


Rzut parteru  
Projekt technologiczny  
Skala 1:100

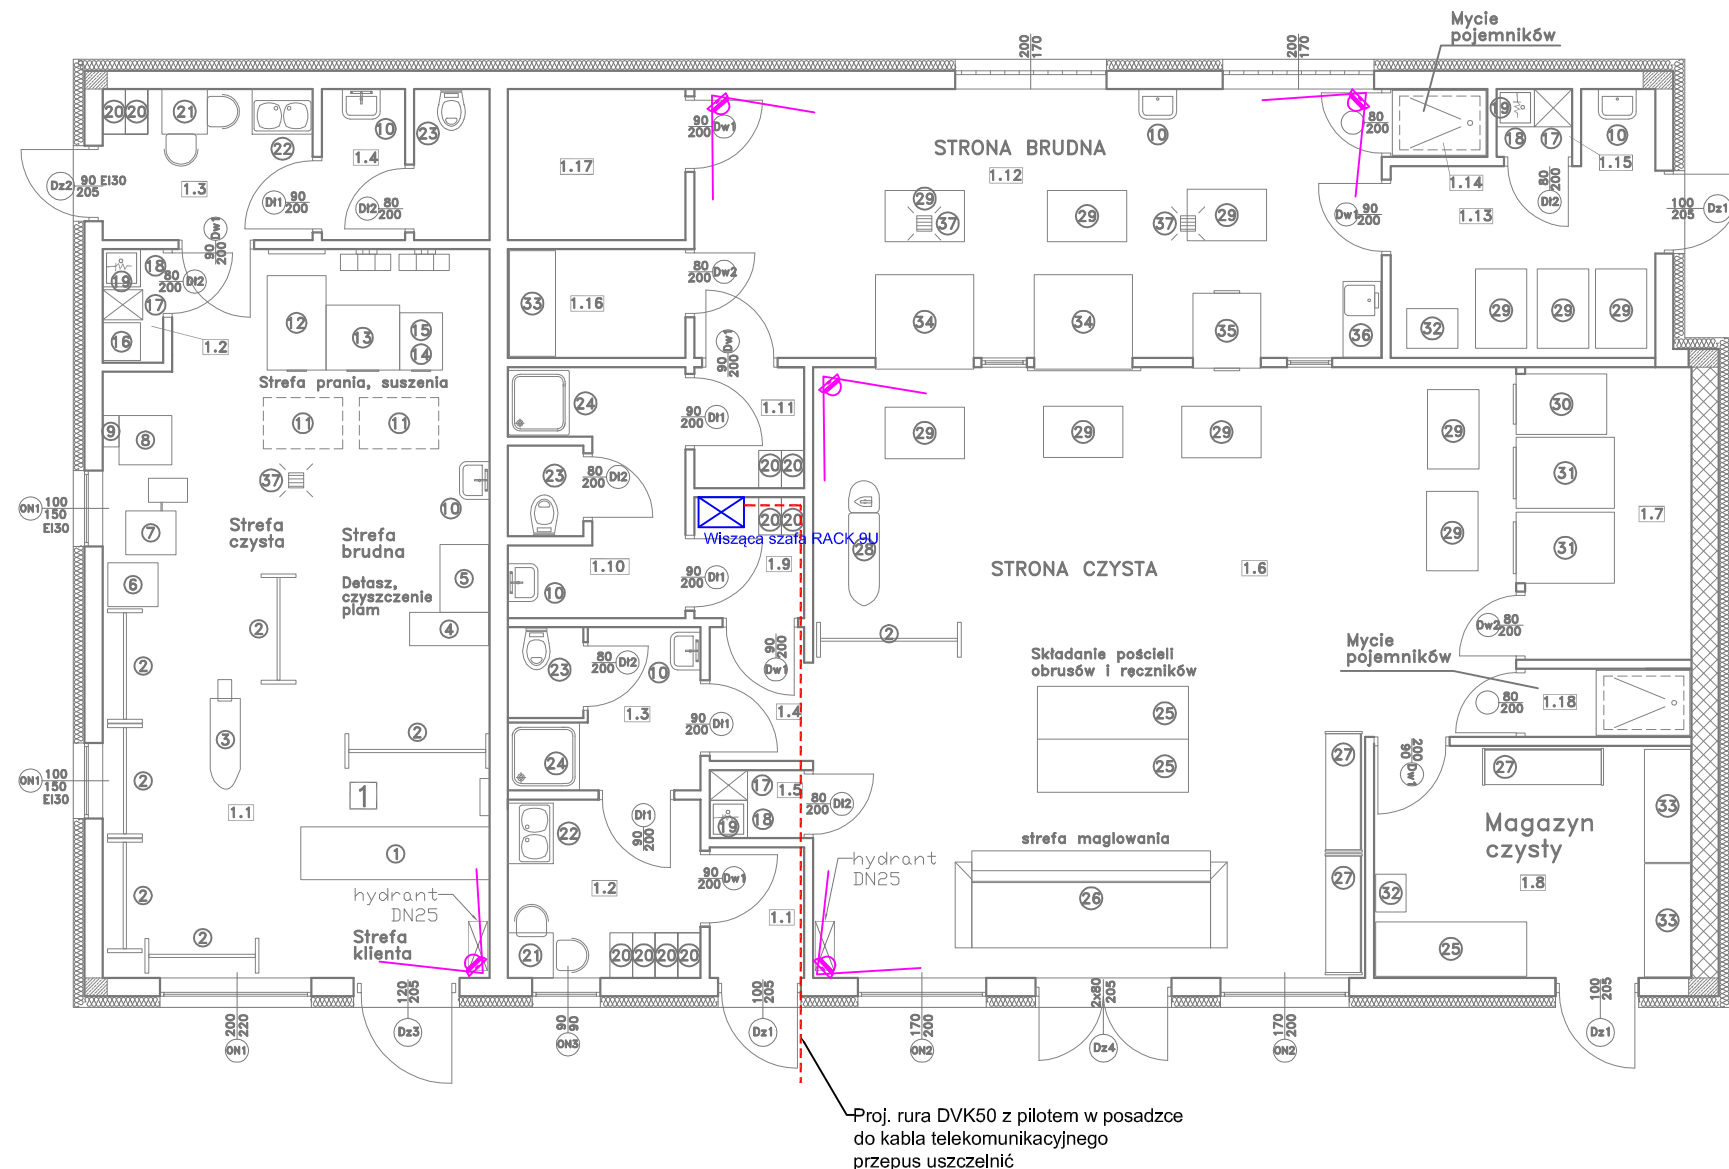

ZESTAWIENIE WYPOSAŻENIA

1	LADA	SZT. 1
2	STOJAK NA UBRANIA NA KÓŁKACH	SZT. 6
3	STÓŁ DO PRASOWANIA FIT2-WC	SZT. 1
4	STÓŁ DETASZERSKI ALUX WA-15	SZT. 1
5	STÓŁ 100X70	SZT. 1
6	PAKOWARKO-FOLIARKA ALUX WA22S	SZT. 1
7	FINISZER Z FUNKCJĄ NAPRĘŻANIA FFT-WC	SZT. 1
8	KOCIOŁ PAROWY FSB18C	SZT. 1
9	ZMIĘKCZACZ WODY	SZT. 1
10	UMYWALKA	SZT. 6
11	POJEMNIK (WÓZEK) TRANSPORTOWY	SZT. 2
12	SUSZARKA ELECTROLUX T5350, GAZOWA	SZT. 1
13	PRALNICO-WIRÓWKA ELECTROLUX W5180H, ELEKTRYCZNA	SZT. 1
14	PRALNICO-WIRÓWKA ELECTROLUX W555H, ELEKTRYCZNA	SZT. 1
15	SUSZARKA ELECTROLUX T5130, ELEKTRYCZNA	SZT. 1
16	KOMPRESOR DENTYSTYCZNY, JWA20	SZT. 1
17	SZAFA NA ŚRODKI CZYSTOŚCI	SZT. 3
18	ZLEWOZMYWAK GOSPODARCZY JEDNOKOMOROWY	SZT. 3
19	ZAWÓR POBORU WODY	SZT. 3
20	SZAFA PRACOWNICZA	SZT.10
21	STÓŁ Z KRZESŁAMI (KOMPLET)	SZT. 2
22	ZLEWOZMYWAK DWUKOMOROWY	SZT. 2
23	MISKA USTĘPOWA	SZT. 3
24	NATRYSK	SZT. 2
25	STÓŁ MOBILNY RB10P W 2000 x D 720 x H 905 mm	SZT. 3
26	MAGIEL PRZEMYSŁOWY IC44825	SZT. 1
27	WÓZKI TRANSPORTOWE TYPU ROLLTAINER	SZT. 3
28	STÓŁ DO PRASOWANIA ALUX WA 10	SZT. 1
29	ALUMINIOWY WÓZEK TRANSPORTOWY Z RUCHOMYM DNEM, 345 l	SZT.11
30	SUSZARKA ELECTROLUX T5350 GAZ	SZT. 1
31	SUSZARKA BĘBNOWA ELECTROLUX T5550	SZT. 2
32	WAGA	SZT. 2
33	REGAŁ Z PÓŁKAMI	SZT. 3
34	PRALNICA Z BARIERĄ HIGIENICZNĄ, SERIA HYVOLUTION, WHB5500H	SZT. 2
35	PRALNICA Z BARIERĄ HIGIENICZNĄ, SERIA EVOLUTION, WSB5180H	SZT. 1
36	STÓŁ ZE ZLEWOZMYWAKIEM JEDNOKOMOROWYM	SZT. 1
37	WPUST DO KANALIZACJI	SZT. 3

1	ZESTAWIENIE POWIERZCHNI DLA PRALNI INDYWIDUALNEJ	2	ZESTAWIENIE POWIERZCHNI DLA PRALNI SZPITALNEJ	1.6	Strona czysta Gres	68.76m <sup>2</sup>	1.13	Magazyn brudny Gres	9,89m <sup>2</sup>
1.1	Sala pralni Gres	1.1	Wiatrotap Gres	1.7	Pom.serw. suszarek Gres	8.51m <sup>2</sup>	1.14	Mycie pojemników Gres	1,15m <sup>2</sup>
1.2	Pom. porządkowe Gres	1.2	Szatnia Gres	1.8	Magazyn czysty Gres	12,89m <sup>2</sup>	1.15	Pom. porządkowe Gres	0.90m <sup>2</sup>
1.3	Szatnia Gres	1.3	Łazienka Gres	1.9	Szatnia czysta Gres	2.32m <sup>2</sup>	1.16	Magazyn chemii Gres	3.38m <sup>2</sup>
1.4	Łazienka Gres	1.4	Komunikacja Gres	1.10	Węzeł sanitarny Gres	7.39m <sup>2</sup>	1.17	Kotłownia Gres	4.70m <sup>2</sup>
		1.5	Pom. porządkowe Gres	1.11	Szatnia brudna Gres	2.32m <sup>2</sup>	1.18	Mycie pojemników Gres	1,98m <sup>2</sup>
	SUMA			1.12	Strona brudna Gres	32.36m <sup>2</sup>		SUMA	173,44m <sup>2</sup>
	58.82m <sup>2</sup>								

JEDNOSTKA PROJEKTOWA:	
<b>PROTON PROJEKT Leszczyńska Anna</b> <b>ul. Sportowa 13, 11-513 MIŁKI</b> <b>tel. 508 324 695 e-mail: kontakt.proton@gmail.com</b>	
INWESTOR: Piski Zakład Aktywności Zawodowej "Wieża" w Pisz ul. Gdańska 11, 12-200 Pisz	ADRES INWESTYCJI: Pisz, ul. Gdańska, dz. nr ew. 323/2
TYTUŁ PROJEKTU: <b>PROJEKT ARCHIT.–BUD. ROZBUDOWY I MODERNIZACJI BUDYNKU GOSPOD. ORAZ ZMIANY SPOSOBU UŻYTKOWANIA NA PRALNIE WODNĄ</b>	
BRANŻA: <b>ELEKTRYCZNA</b>	DATA: <b>LUTY 2018</b>
NAZWA RYSUNKU: <b>INSTALACJA CCTV</b>	SKALA RYSUNKU: <b>1:100</b>
PROJEKTANT:  mgr inż. Artur Leszczyński Upoważnienia budowlane do projektowania bez ograniczeń w specjalności instalacyjnej w zakresie sieci, instalacji i urządzeń elektrycznych i elektroenergetycznych nr ewid. WAM/0179/POOE/14	NUMER RYSUNKU:  <b>E—1</b>