


STAROSTWO POWIATOWE
w Piszcu
12-200 PISZC
WYDZIAŁ
ZAGOSPODAROWANIA PRZESTRZENNEGO
I BUDOWNICTWA

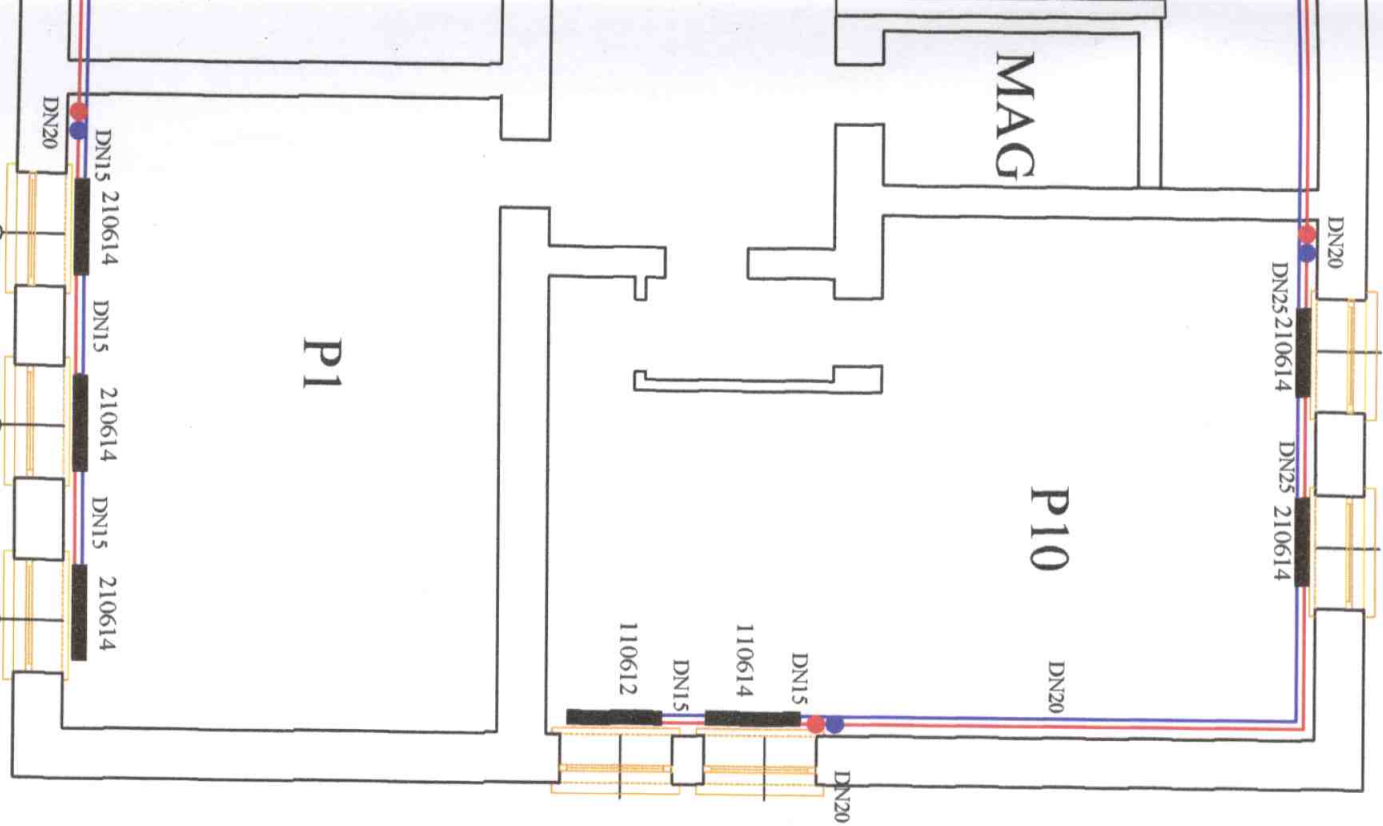

ASYSTENT PROJEKTANTA
mgr inż. Jacek Anusiewicz
12-200 Pisz, MALDANIN 19 A

PROJEKTANT
Nr ewid. WAM/12/3041/02
Instalacje i sieci sanitarne
Janusz Zdobychowicz
ul. Nr St-461/A, SUW-5281, SUW-3391
12-200 Pisz, ul. Chopina 3
tel. 0507 056 088

OBJEKT:	Budynek główny Szkoły Podstawowej nr 1		
Nazwa ys.	RZUT PIĘTRA		
INWESTOR:	UMiG w Piszcu ul. Giszewicza 5		
ADRES INWESTYCJI:	ul. Klementowskiego 2, 12-200 Pisz		
projektant			
Data 2006r.	Budowa SANITARNIA	Skala 1:100	Podpis M/ys A-1