

skala 1:100

ZAPOTRZEBOWANIE NA CIEPŁO
MIESZKANIE I

L.p.	Pomieszczenie	Posadzka	W
1	Pokój	PCV	751
2	Kuchnia	PCV	863
3	Łazienka	gres	595
4	Przedpokój	PCV	-
Suma			2209

ZAPOTRZEBOWANIE NA CIEPŁO
MIESZKANIE II

L.p.	Pomieszczenie	Posadzka	W
1	Przedpokój	PCV	-
2	Pokój	PCV	844
3	Kuchnia	PCV	812
4	Łazienka	gres	484
Suma			2150

ZAPOTRZEBOWANIE NA CIEPŁO
MIESZKANIE III

L.p.	Pomieszczenie	Posadzka	W
1	Przedpokój	PCV	-
2	Łazienka	gres	484
3	Kuchnia	PCV	805
4	Pokój	PCV	463
Suma			1762

ZAPOTRZEBOWANIE NA CIEPŁO
MIESZKANIE IV

L.p.	Pomieszczenie	Posadzka	W
1	Przedpokój	PCV	-
2	Kuchnia	PCV	800
3	Pokój	PCV	746
4	Łazienka	gres	484
Suma			2040


ZAPOTRZEBOWANIE NA CIEPŁO
MIESZKANIE V

L.p.	Pomieszczenie	Posadzka	W
1	Przedpokój	PCV	-
2	Łazienka	gres	587
3	Kuchnia	PCV	863
4	Pokój	PCV	756
Suma			2209
Suma mieszkań			10367

RZUT PARTERU

ROZBUDOWA I NADBUDOWA BUDYNKU
ORAZ ZMIANA SPOSOBU UŻYTKOWANIA
BUDYNKU MIESZKALNO-USŁUGOWEGO
NA BUDYNEK MIESZKALNY WIELORODZINNY
Z PRZEZNACZENIEM NA LOKALE SPOŁECZNE
BORKI DZ. NR 14/111

NAZW./RYS.	RZUT PARTERU	Nr. Upr.
AUTOR	Imię Nazwisko Janusz Antoni Zabłowicz	SUW/52/81 SUW/33/91
BRANŻA P.T.	SANITARNA	
DATA 2007	skala 1:100	NR. RYS. 5

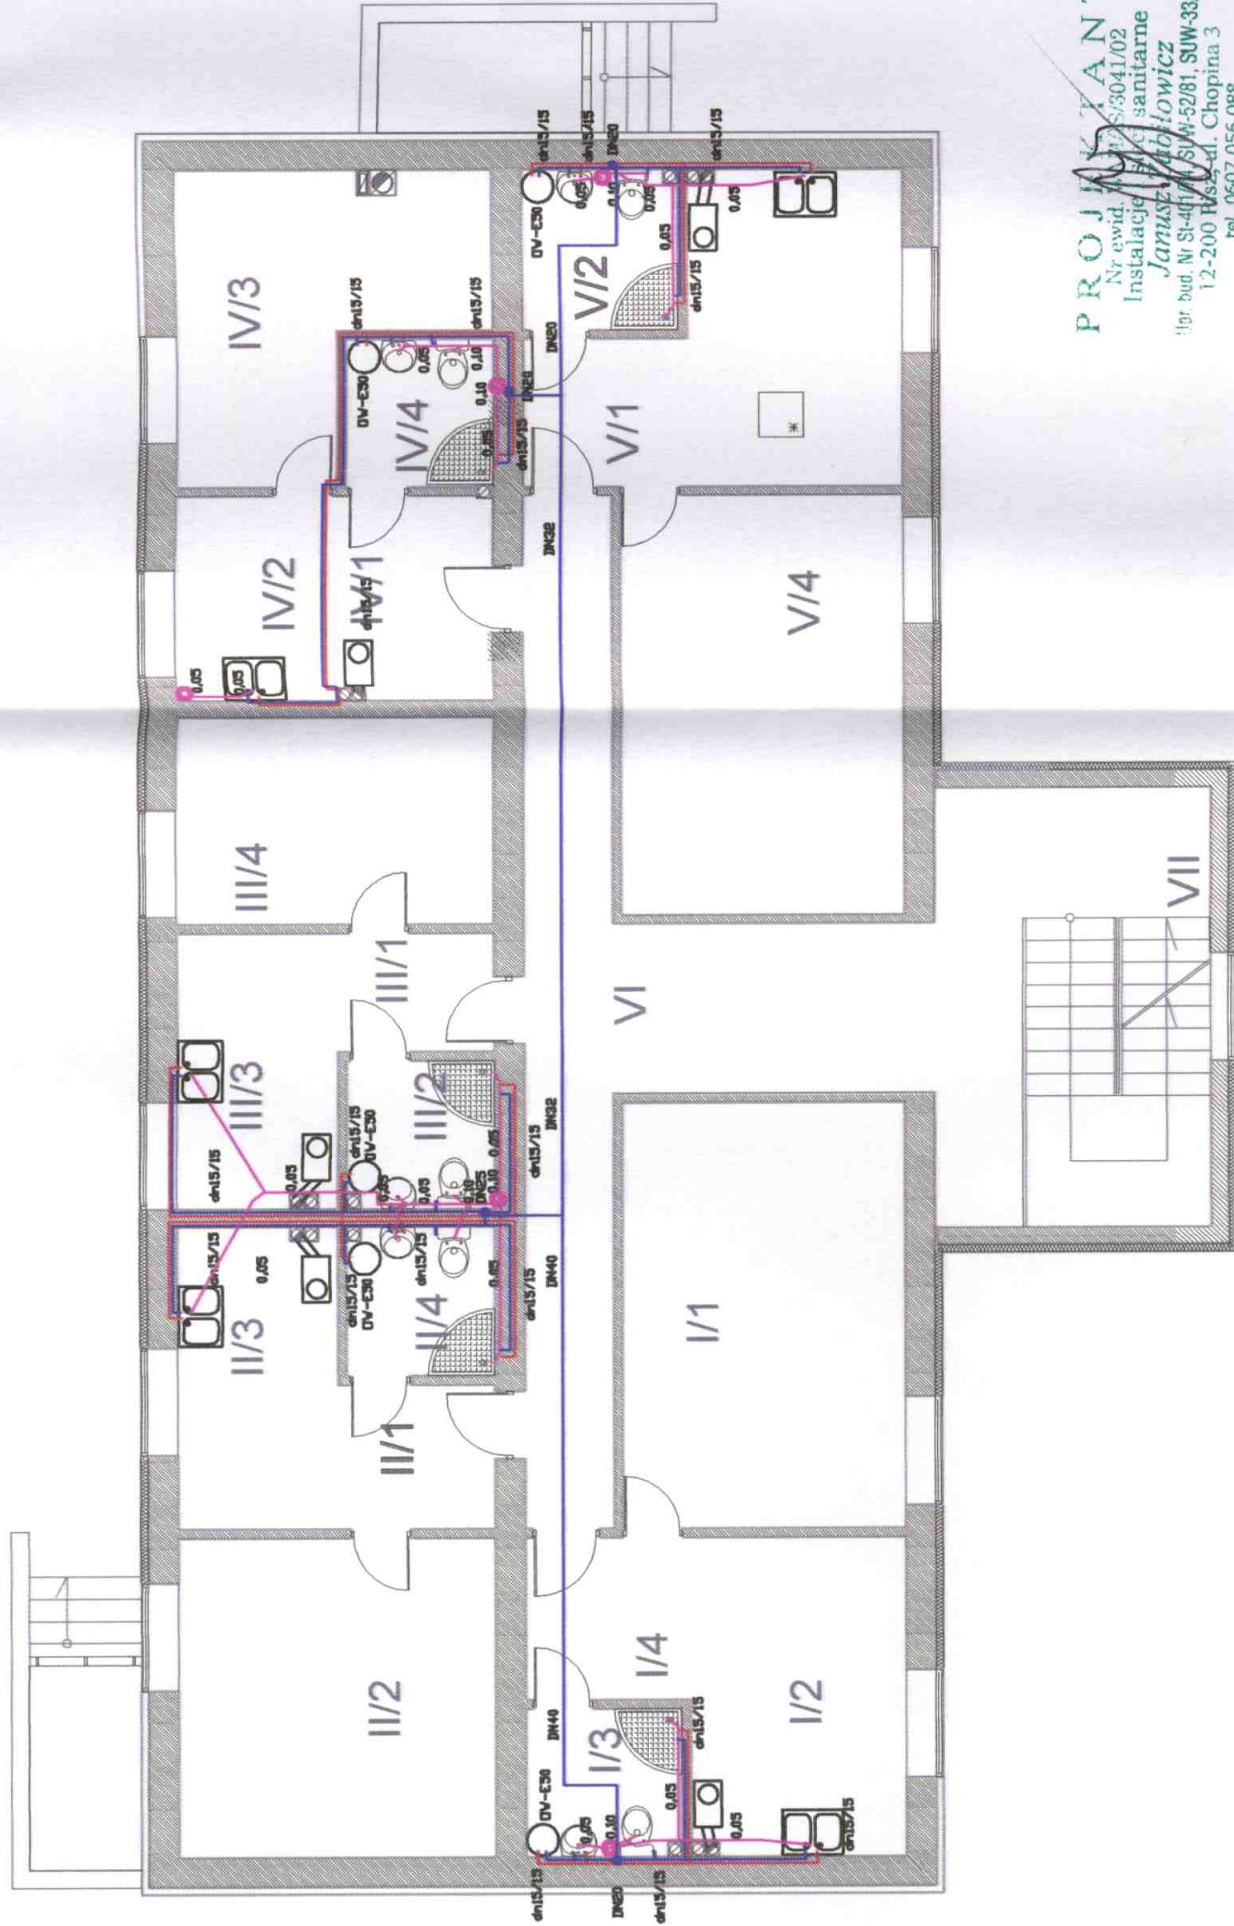

PROJEKTANT
Nr ewid. 123456789
Instalacje sanitarne
Janusz Zabłowicz
ul. bud. Nr 12-200 Pisz, ul. Chopina 3
tel. 0607 056 088