


Kominy wentylacyjne obrotowe Ø200
z ciałem grawitacyjnym wymuszonym

Rzut dachu

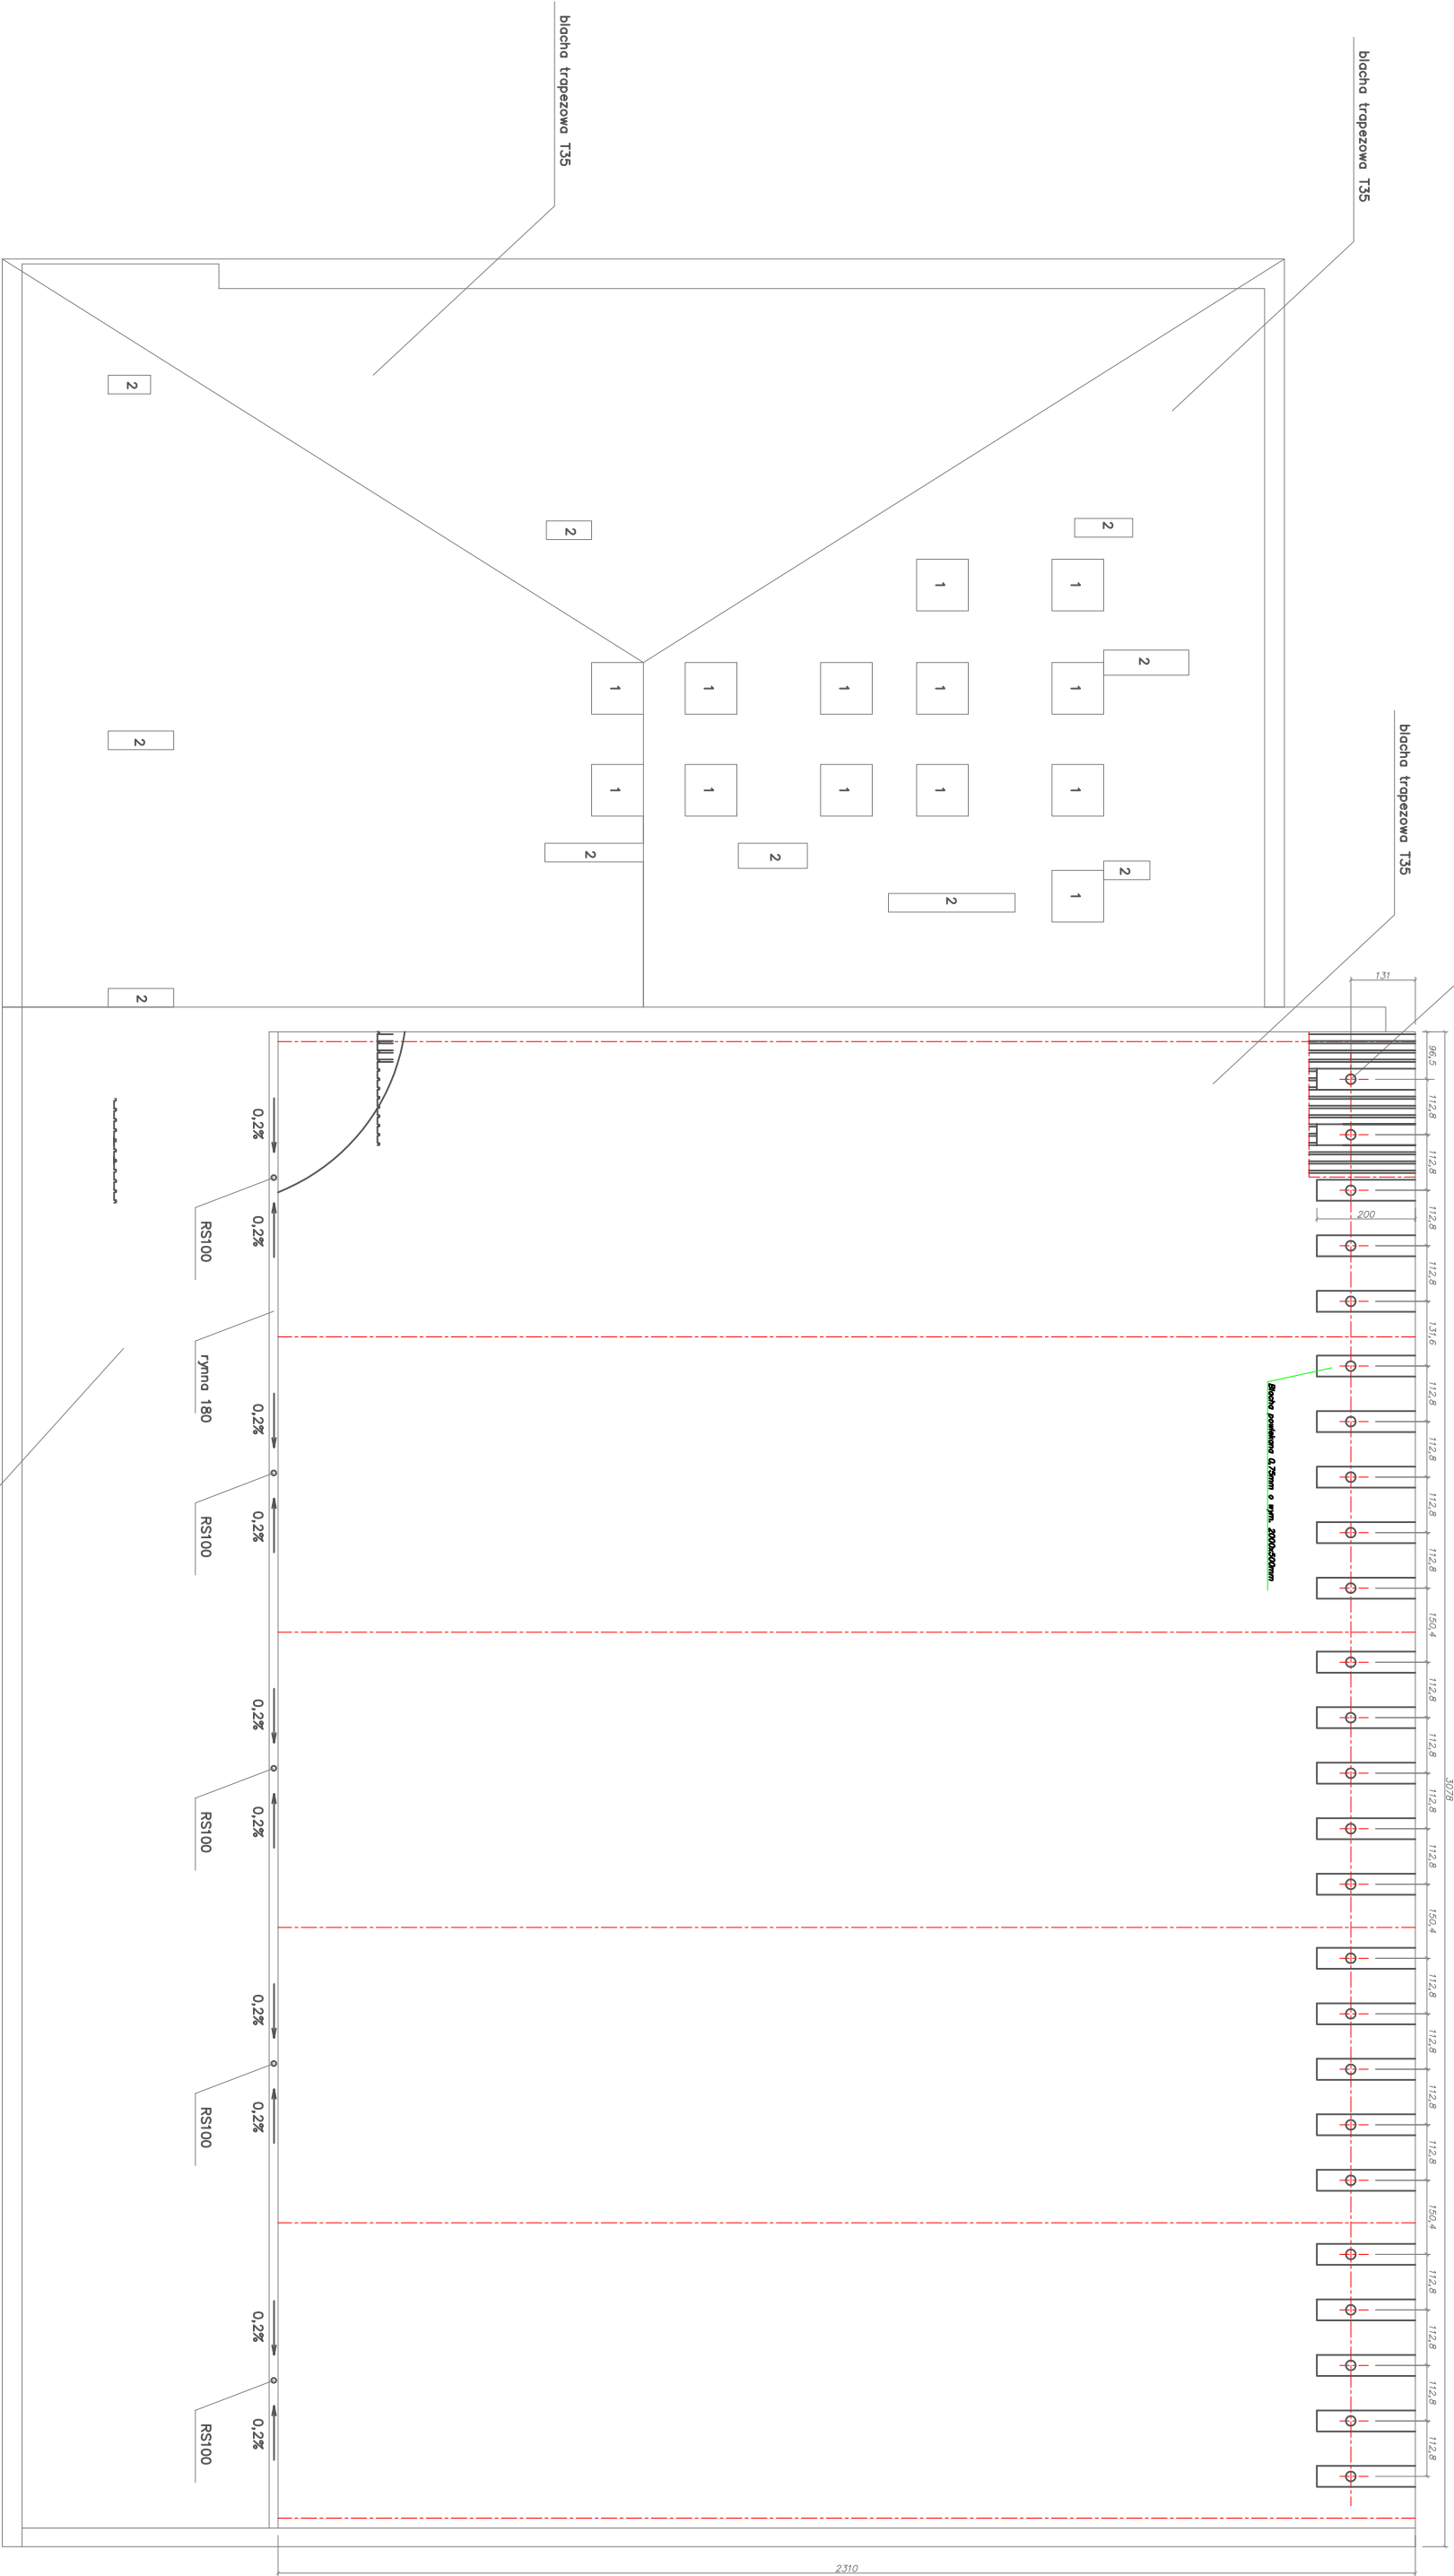

1 – nośniki dachowe z pleksy
2 – kominy z czapką z blachy stalowej

OBIEKT	Remont pływalni miejskiej w Pisz	Nr rys. K-7
ADRES	Pisz, ul. Kwiatowa	Skala 1:100
TEMAT RYS.	Rzut dachu	
BRANŻA	Konstrukcyjna	
PROJEKTOWAŁ		Podpis