


Rzut dachu

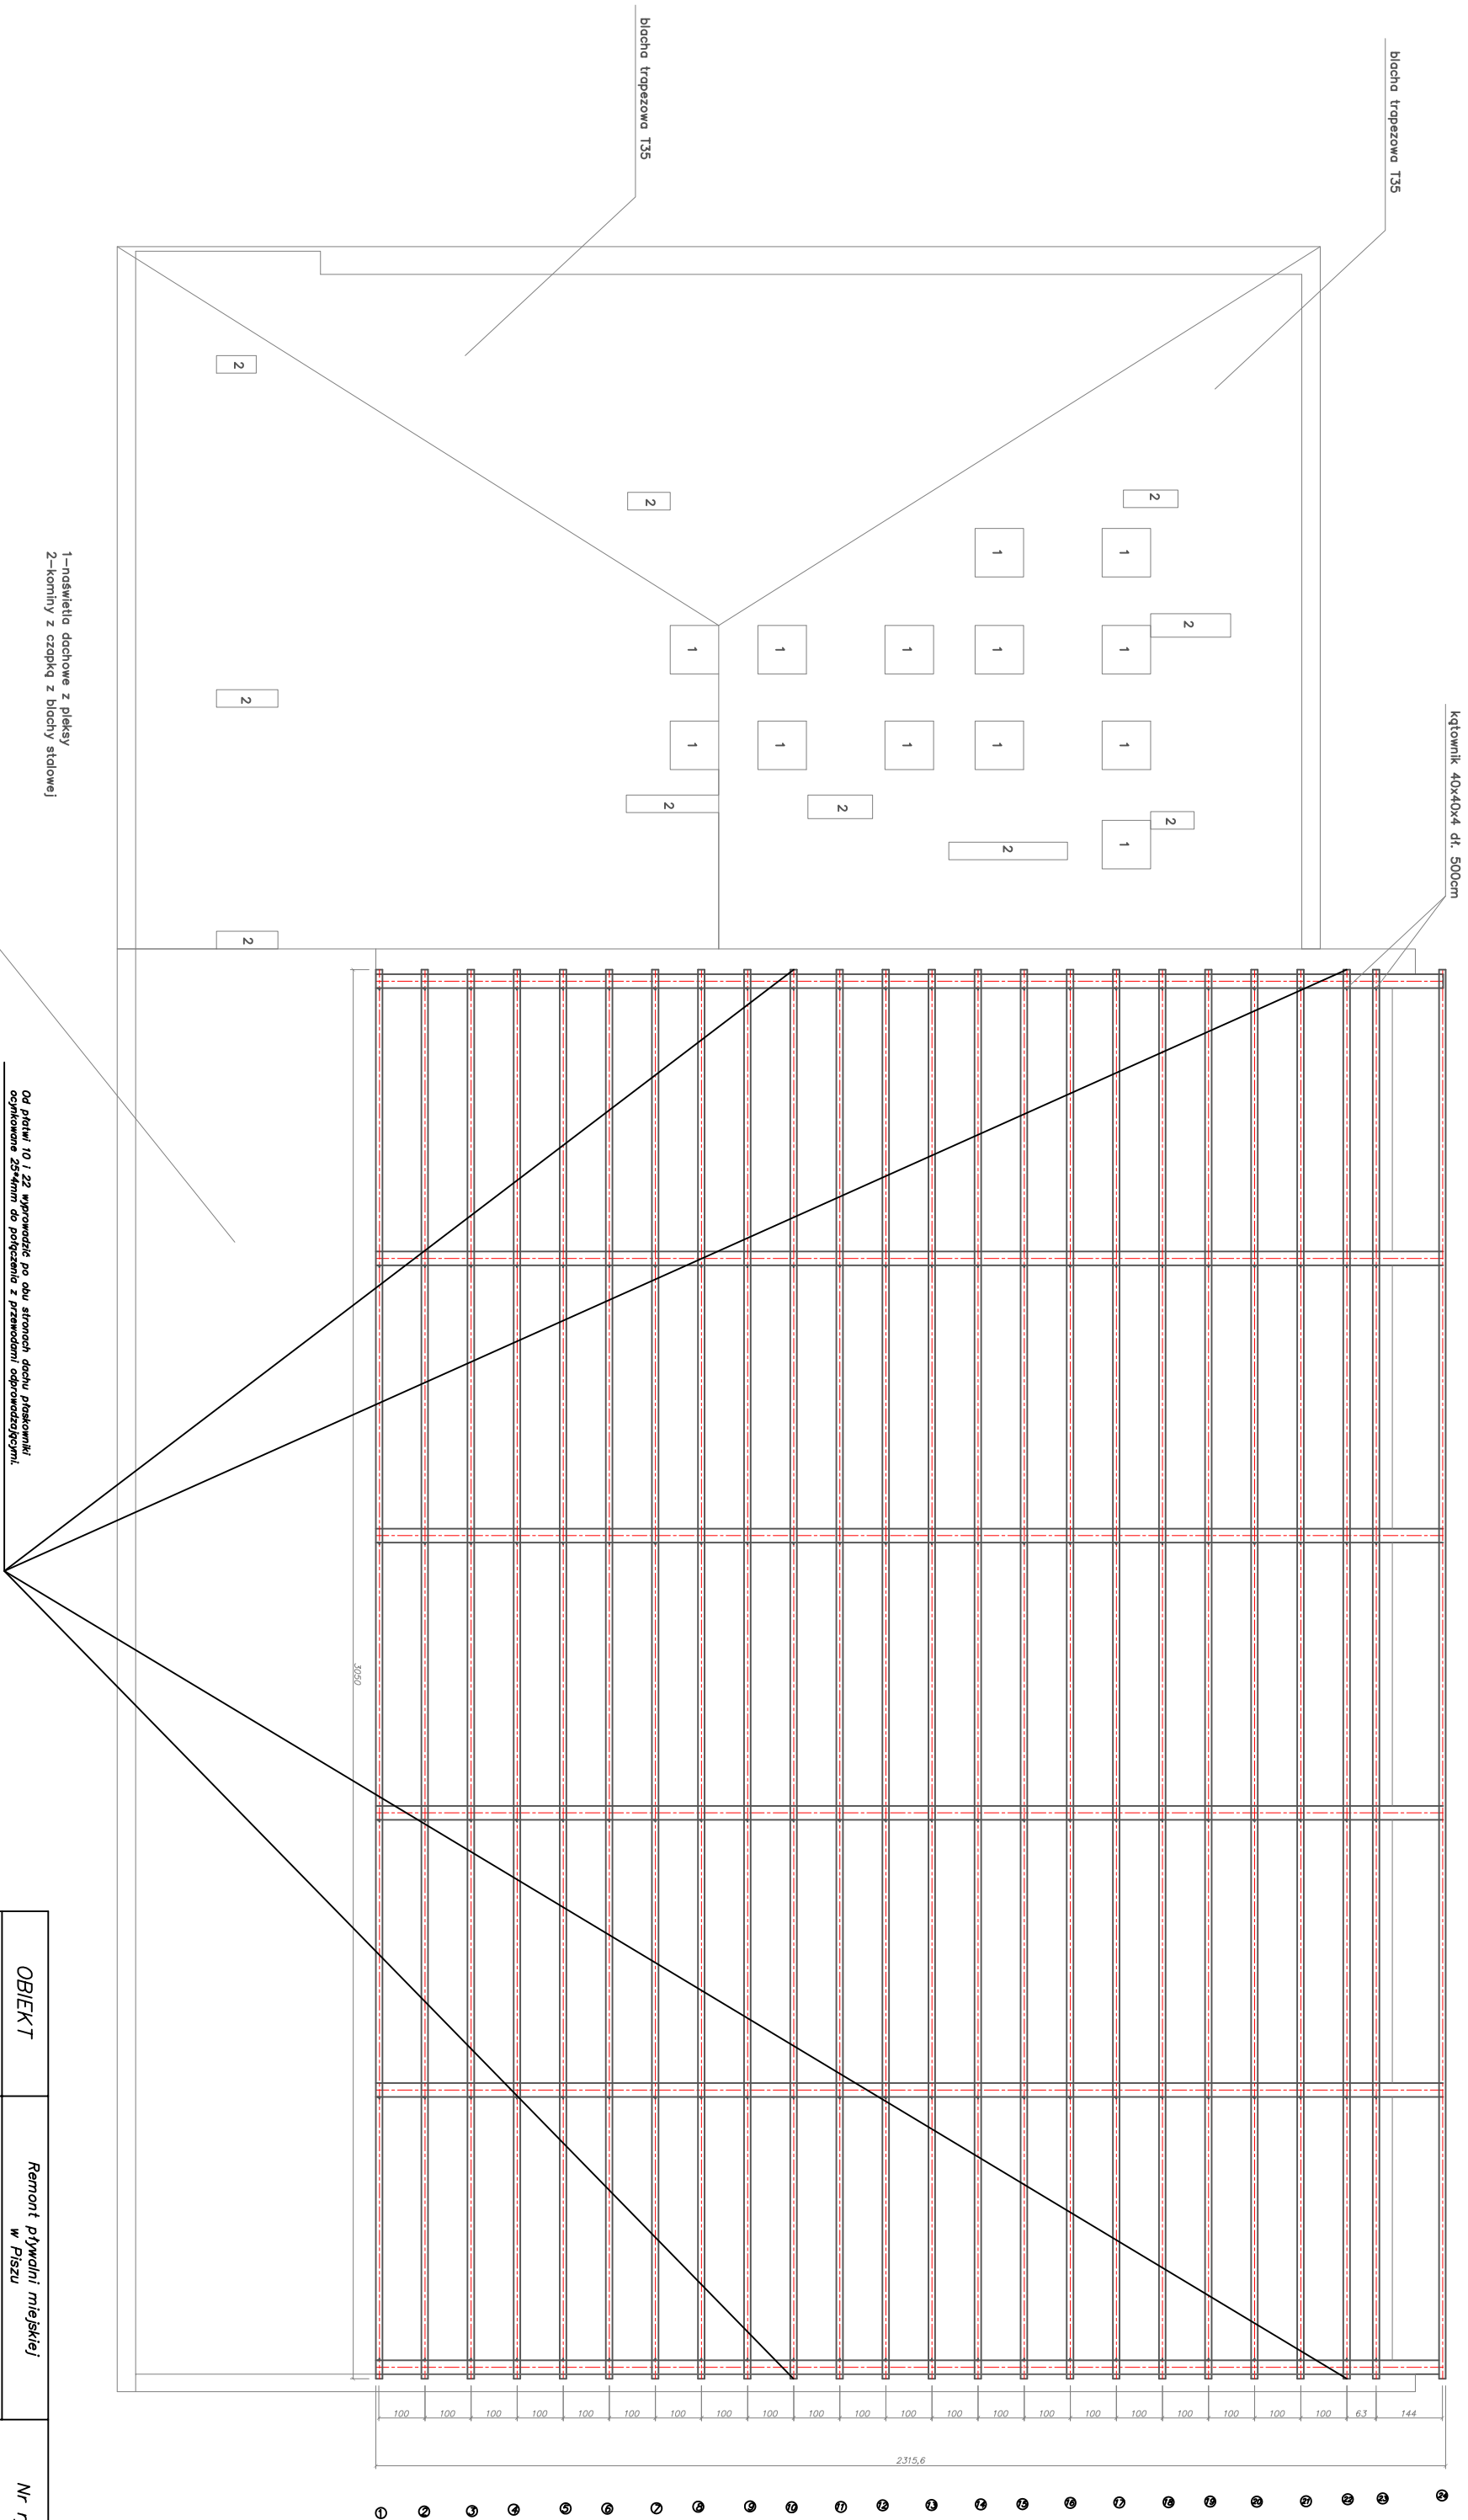

<i>OBIEKT</i>	<i>Remont pływalni miejskiej w Pisz</i>	<i>Nr rys. K-8</i>
<i>ADRES</i>	<i>Pisz, ul. Kwiatowa</i>	
<i>TEMAT RYS.</i>	<i>Rzut konstrukcji dachu</i>	<i>Skala 1:100</i>
<i>BRANŻA</i>	<i>Konstrukcyjna</i>	
<i>PROJEKTOWAŁ</i>		
		<i>Podpis</i>