


Rzut piwnic
skala 1:100

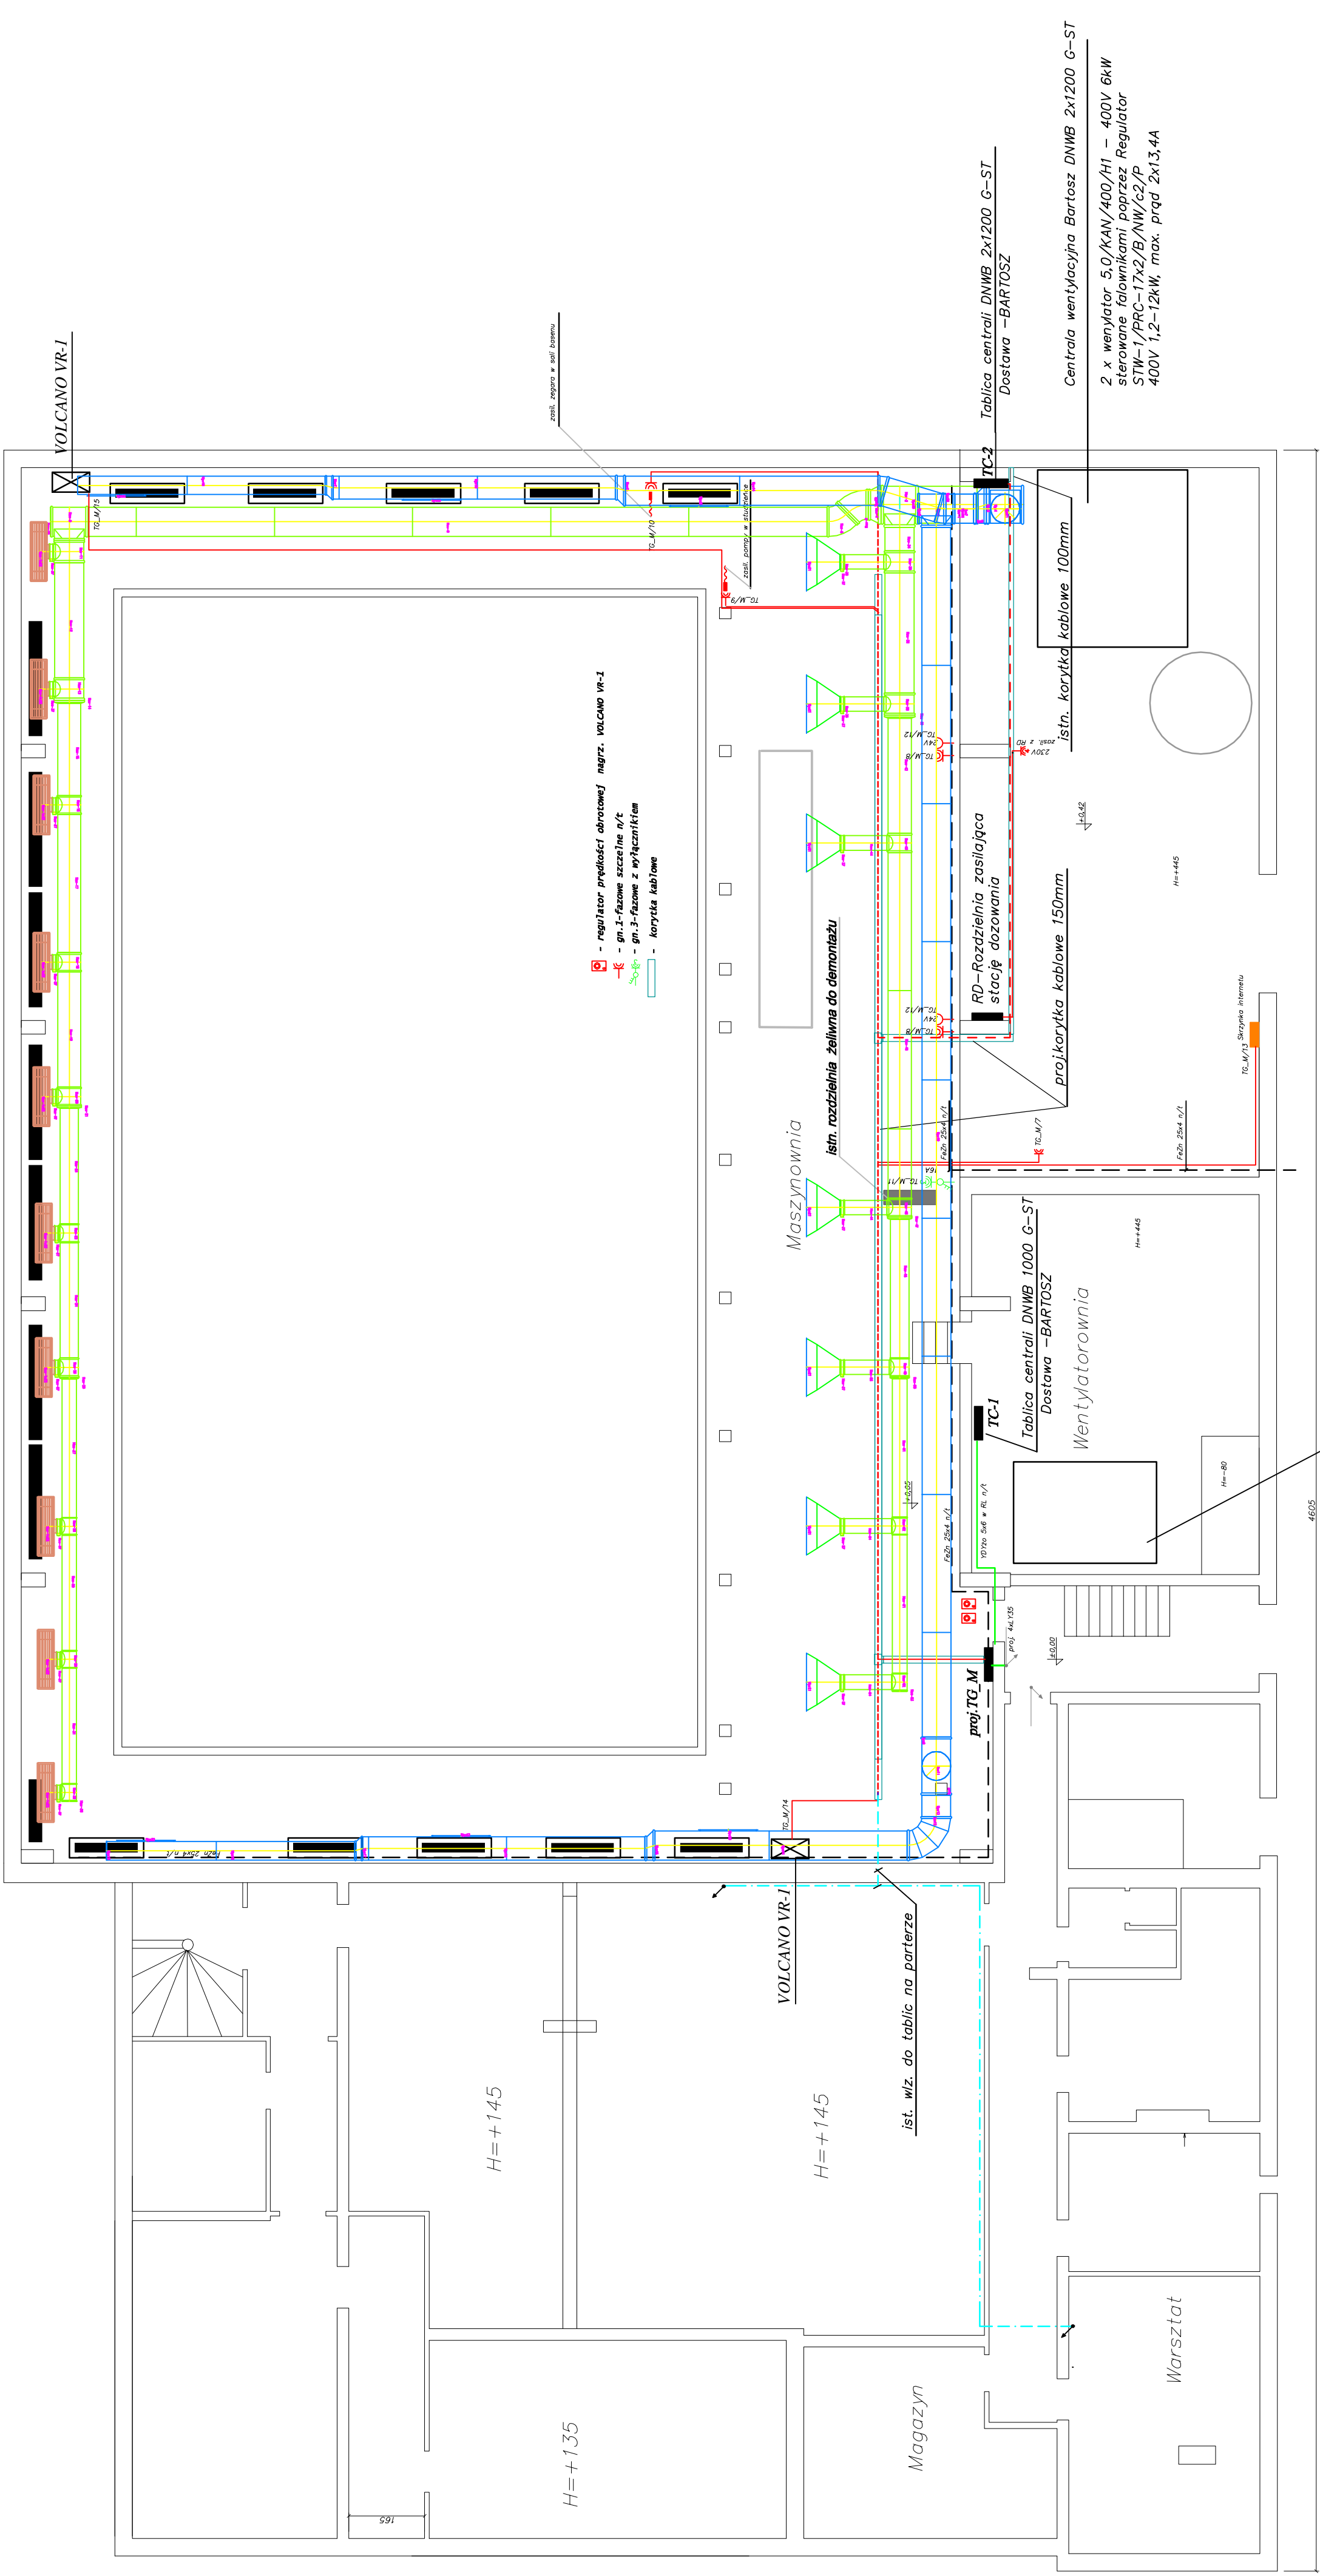

Centrala wentylacyjna Bartosz DNWB 1000 G-ST
2 x wentylator 5,0/KAN/B/30/H – 400V 2,2kW 4,84A
sterowane falownikami poprzez Regulator STW-1/PRC-10x2/B/c2/P
400V 0,44–4,4kW, max. prąd 2x4,84A

OBIEKT	Remont pływalni miejskiej w Pisz	Nr rys.
ADRES	Pisz, ul. Kwiatowa	E – 1
TEMAT RYS.	Inst. elektryczne wewnętrzne – gn.	Skala
BRANŻA	Elektryczna	1:100
PROJEKTOWAŁ	mgr inż. Piotr Ciołowski	Podpis
SPRAWDZIŁ		Podpis