


STAROSTWO POWIATOWE w PISZU
Załącznik nr 1 do uchwały nr 10/2008/2008 Sejmiku Powiatu Pisz
2008-03-07

STAROSTWO POWIATOWE w PISZU
Załącznik nr 1 do uchwały nr 10/2008/2008 Sejmiku Powiatu Pisz
2008-03-07

MAPA DO CELÓW PROJEKTOWYCH
SKALA 1:1000
woj. warmińsko-mazurskie
powiat: piski
gmina: Pisz / miasto Pisz
obręb: Łupki / m. Pisz 1
KRO: 16-58/2008
Rob. nr 14025/6/2008
Mapa aktualna na dzień 2008-02-21
Wyk. [signature]
Pisz dnia 2008-02-21

ARKUSZ nr 2(6)
SZKIC PRZEGŁĄDOWY ARKUSZY
Gmina Pisz

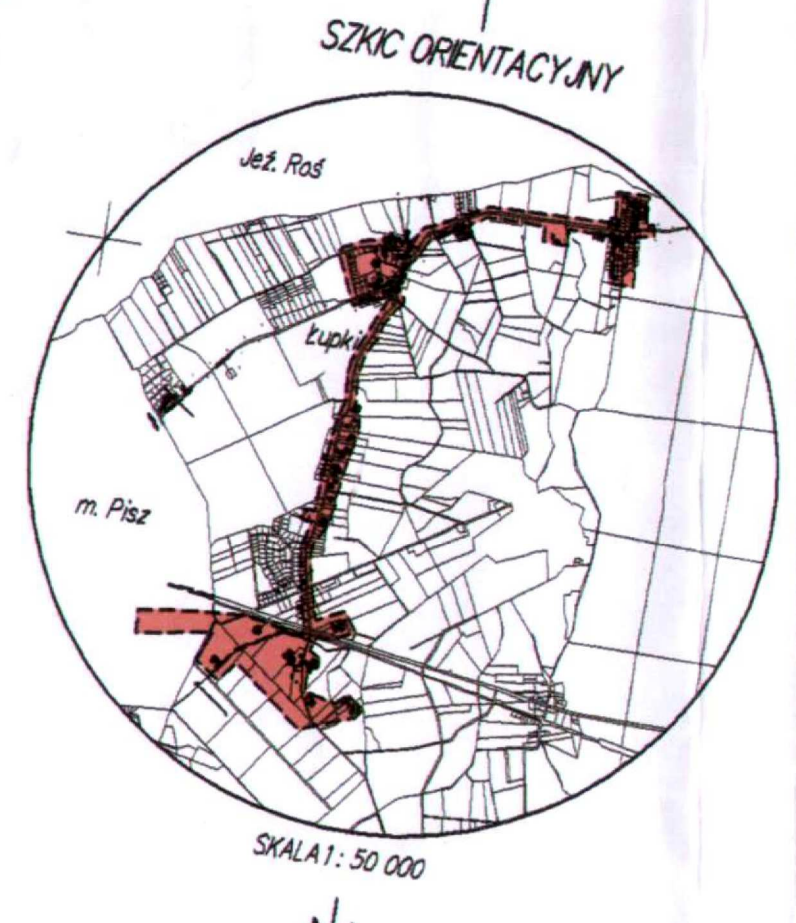

PROJEKT ZAGOSPODAROWANIA TERENU
1:1000
SIEĆ I PRZYŁĄCZA WODOCIĄGU I KANALIZACJI SANITARNEJ
m. ŁUPKI gm. PISZ

OZNACZENIA
- SIEĆ I PRZYŁĄCZA WODOCIĄGU
- SIEĆ I PRZYŁĄCZA KANALIZACJI SANITARNEJ
- SIEĆ I PRZYŁĄCZA KANALIZACJI SANITARNEJ TŁOCZNA

AB PRACOWNIA PROJEKTOWO-TECHNOLOGICZNA			
PROJEKTOWAŁ	ANDRZEJ BORKOWSKI	DATA	04.2008
SPRAWDZIŁ	MAŁGORZATA NISZKOWSKA	SKALA	1:1000
TYTUŁ	SIEĆ I PRZYŁĄCZA WODY I KANALIZACJI SANITARNEJ	PLAN	REALIZACJI
ADRES	m. ŁUPKI GMINA PISZ		