


PROJEKT ZAGOSPODAROWANIA TERENU
1 : 1000
SEĆ I PRZYLĄCZA WODOCIĄGU I KANALIZACJI SANITARNEJ
m. ŁUPKI gm. PISZ.

OZNACZENIA
— SIEĆ I PRZYLĄCZA WODOCIĄGU
— SIEĆ I PRZYLĄCZA KANALIZACJA SANITARNIA GRAWITACYJNA
— SIEĆ I PRZYLĄCZA KANALIZACJA SANITARNIA TŁOCZNA

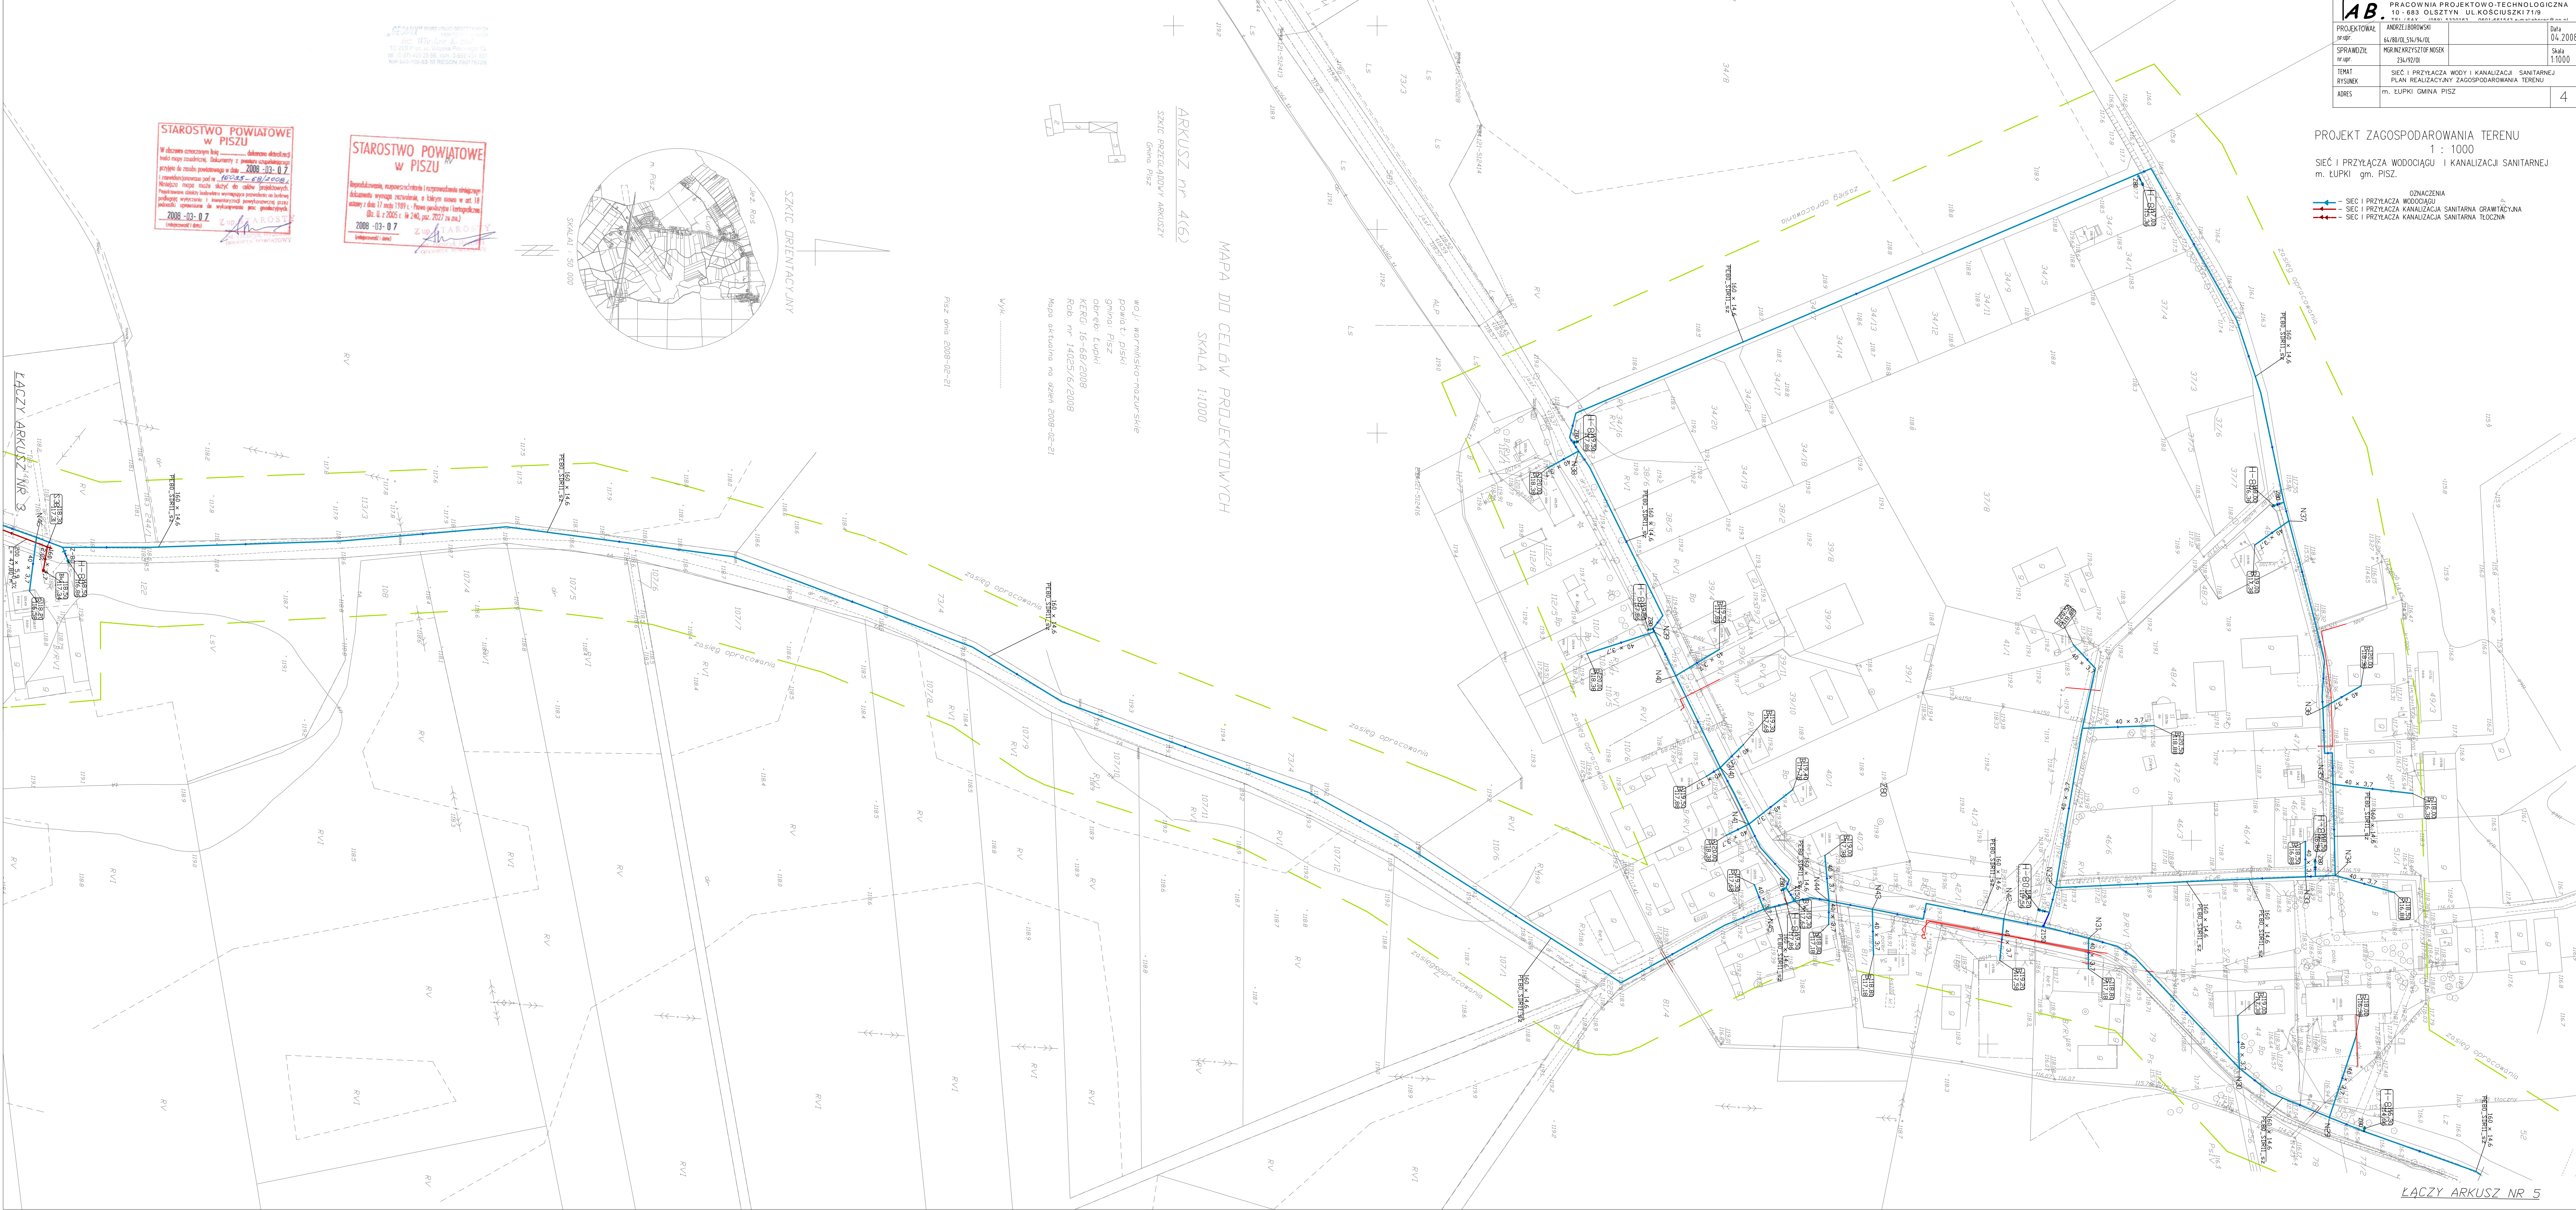

MAPA DO CELÓW PROJEKTOWYCH
SKALA 1:1000

ARKUSZ nr 4(6)

SKIC PRZELADUNKOWY ARKUSZY

Gmina Pisz

WOJ. WARMIŃSKO-MAZURSKIE
powiat: Pisz
gmina: Pisz
osiedle: Łupki
KRG-16-68/2008
Rob. nr 14025/6/2008
Mapa aktualna na dzień 2008-02-21

Wsk.

Pisz dnia 2008-02-21

SZCZEGÓLNY DRENIAŻYJNY



SKALA: 1 : 50 000

STAROSTWO POWIATOWE
w PISZU
Dziś: 2008-03-07
Zawartość: 2008-03-07
Zawartość: 2008-03-07

STAROSTWO POWIATOWE
w PISZU
Dziś: 2008-03-07
Zawartość: 2008-03-07
Zawartość: 2008-03-07