




PLYTA FUND. POD URZĄDZENIA DEZODORYZACJI – ob. nr 18 1:25

plyta żelbetowa 7.0 x 5.5 m

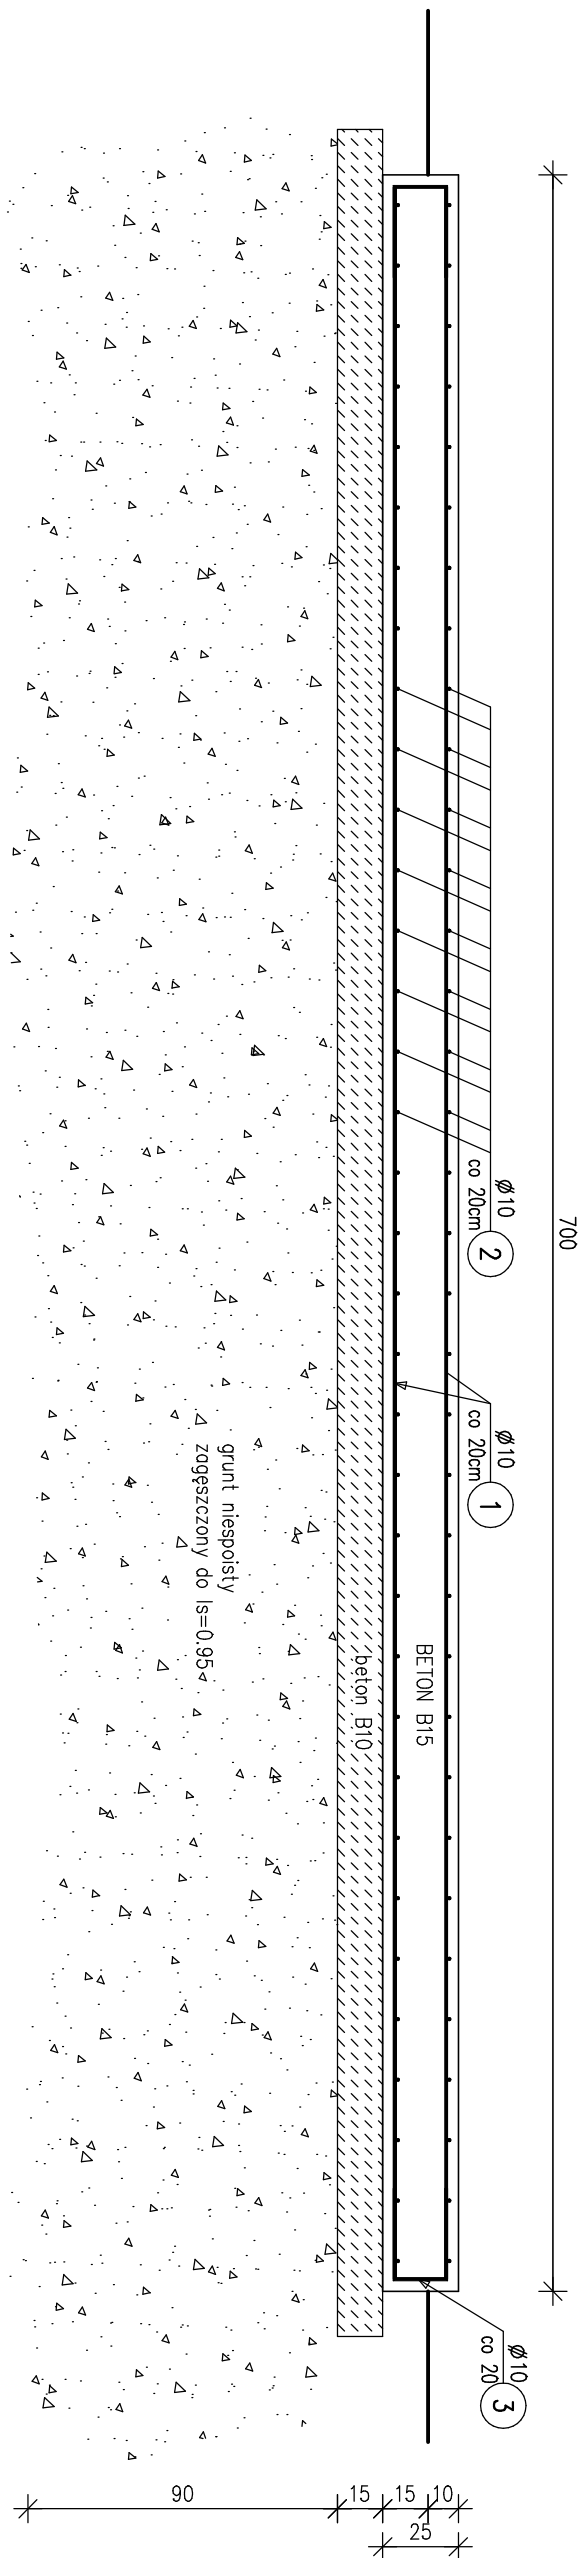

WYKAZ ZBROJENIA						
Nazwa elementu:		Wykonanie:		Masa 1 elementu:		Masa całkowita:
FUND		1 szt		598 kg		598 kg
Nr pręta	Średnica	Liczba	Długość	Długość ogólna [m]		Uwagi
	[mm]			[szt]	[cm]	
1	Ø10	64	692		442.88	
2	Ø10	54	542		292.68	
3	Ø10	124	77		95.48	
4	Ø10	115	120		138	3 szt./m2
Długość razem					969.04	
Masa jednostkowa					0.617	
Masa razem					597.9	
Masa ogólna					598	

UWAGA:
1. górę płyty zatrzeć na gładko ze spadkiem kopertowym 0.5%

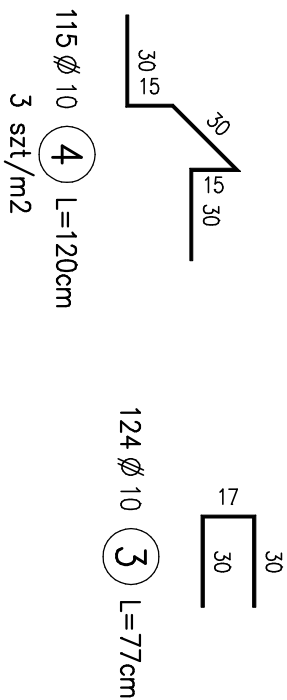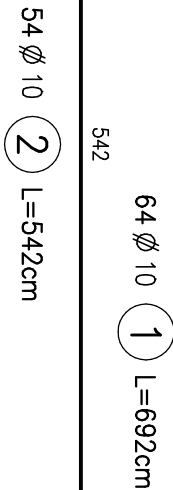

BETON B15
STAL A-II 18G2

PROEKO BIURO PROJEKTOWO – BADCWCE S.C. 15-668 BIAŁYSTOK ul. Upolna 2/2		Przebudowa z rozbudową oczyszczalni ścieków w Piszcu	
		–Dezodoryzacja – ob. nr 18	
Treść rysunku: Płyta fundamentowa			
Opracował:	mgr inż. Stanisław Trąsko nr upr. Bt./102/79	23.02.09	stadium: proj. wyk.
Współpraca:	mgr inż. Anna Korolczuk	23.02.09	
Sprawdzący:	inż. Jerzy Juchimiuk nr upr. Bt. 179/82	23.02.09	Skala 1:25
			Nr rys.