

woj.: warmińsko-mazurskie
powiat: piski
miasto: Pisz
obwód: m. Pisz 2

MAPA
DO CELÓW PROJEKTOWYCH

Skala 1: 500


KERG 16-1201 /08
Rob. nr 18964/ 24 /08

Wyk.

“GEO-KART”
USŁUGI GEODEZYJNE I KARTOGRAFICZNE
ul. Piłsudskiego 12-200 Pisz, ul. Dworcowa 4d
NIP 849-129-12-92 REGON 51139810

dnia 14.10. 2008r.
Mapa aktualna na dzień 10.10.2008 r.


Nie wyklucza się istnienia w terenie również urządzeń podziemnych,
ułożonych, a nie zgłoszonych do inwentaryzacji geodezyjnej.
Wszelkie trwałe obiekty budowlane podlegają wytyczeniu
przez jednostkę wykonawstwa geodezyjnego.

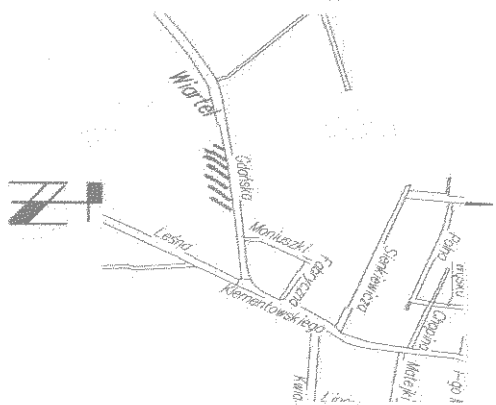

Szkie orientacyjny
Skala 1 : 10000

PROJEKT ZAGOSPODAROWANIA
TERENU

skala 1:500

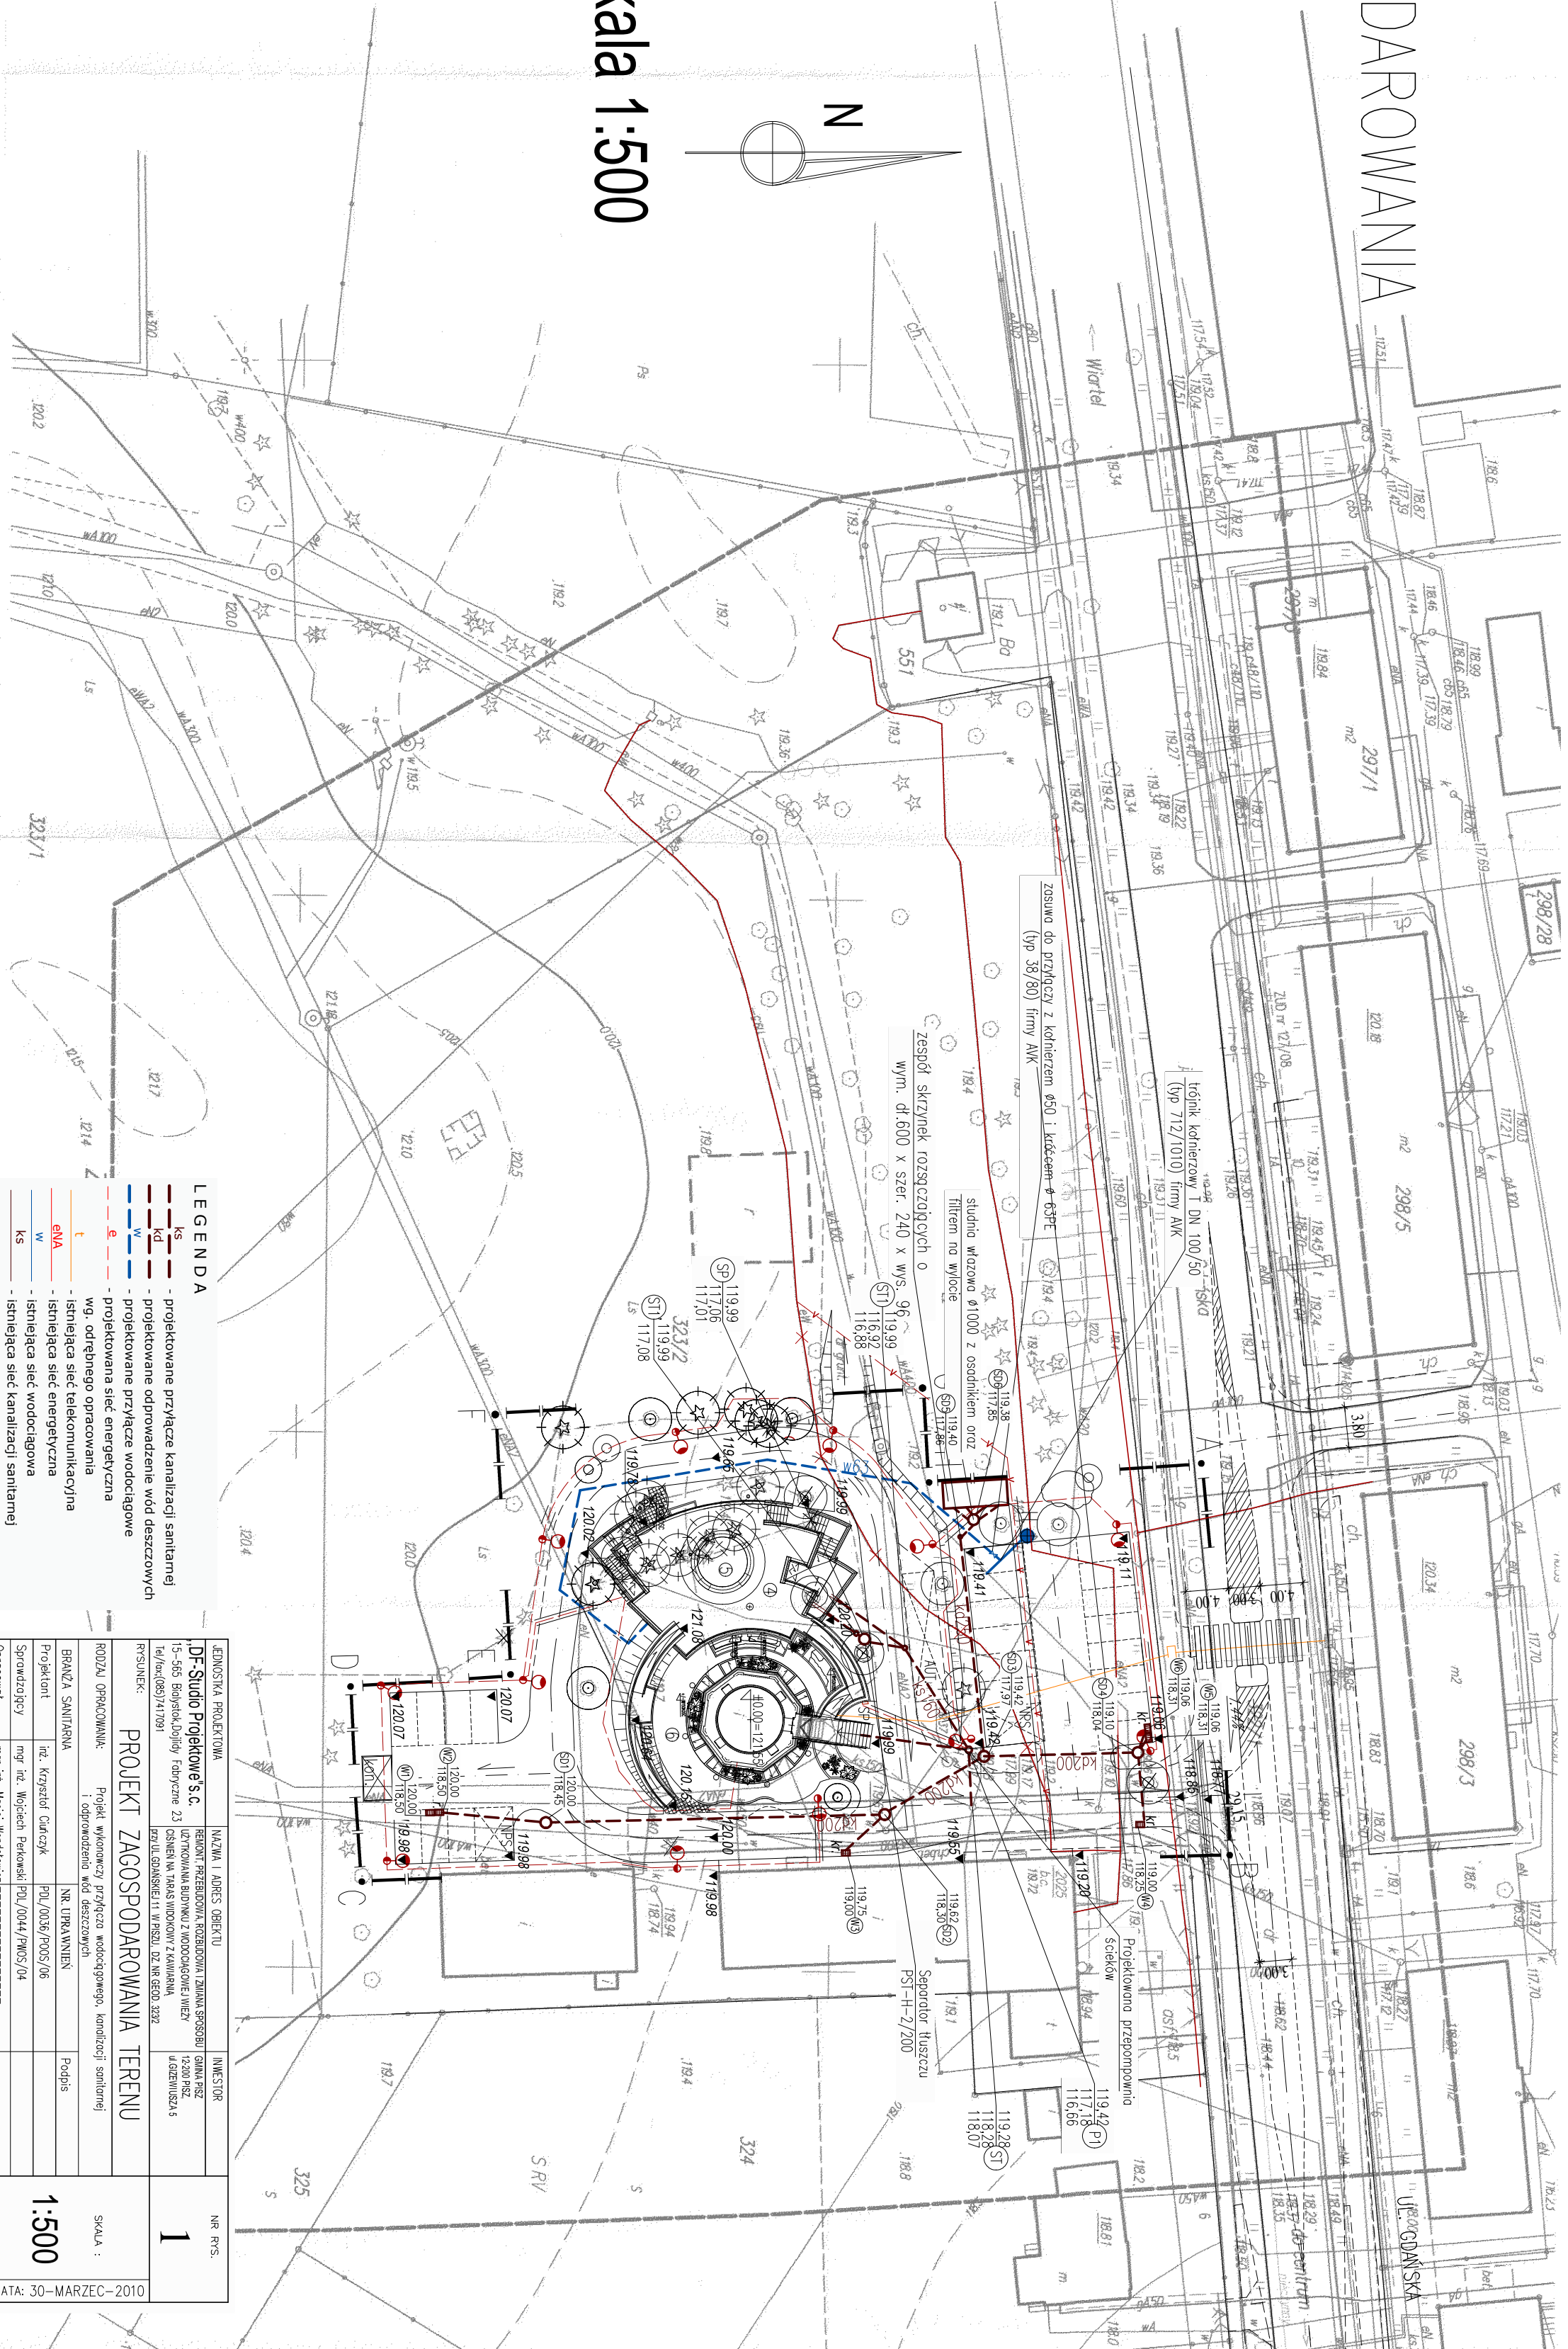

LEGENDA

- ks - projektowane przyłącze kanalizacji sanitarnej
- ks - projektowane odprowadzenie wód deszczowych
- w - projektowana sieć wodociągowa
- e - projektowana sieć energetyczna
- t - projektowana sieć telekomunikacyjna
- gNA - istniejąca sieć energetyczna
- w - istniejąca sieć wodociągowa
- ks - istniejąca sieć kanalizacji sanitarnej

JEDNOSTKA PROJEKTOWA		INWESTOR	
DF-Studio Projektowe S.C.		GMA Pisz	
15-565 Bogusław Doleżyński		12-007 Pisz	
ul. Piłsudskiego 12-200 Pisz		ul. Dworcowa 4d	
tel./fax (055) 741 7091		tel./fax (055) 741 7091	
RYSUNEK:		PROJEKT	
ROZDZIAŁ OPRACOWAŃ:		PROJEKT ZAGOSPODAROWANIA TERENU	
BUDOWA SANITARNIA		NR. OPRACOWAŃ	
Projektant		Podpis	
Sprawdzający		Podpis	
Opracował		Podpis	

SKALA :
1:500
DATA: 30-MARZEC-2010