


# RZUT PIĘTRA 3

## skala 1:50

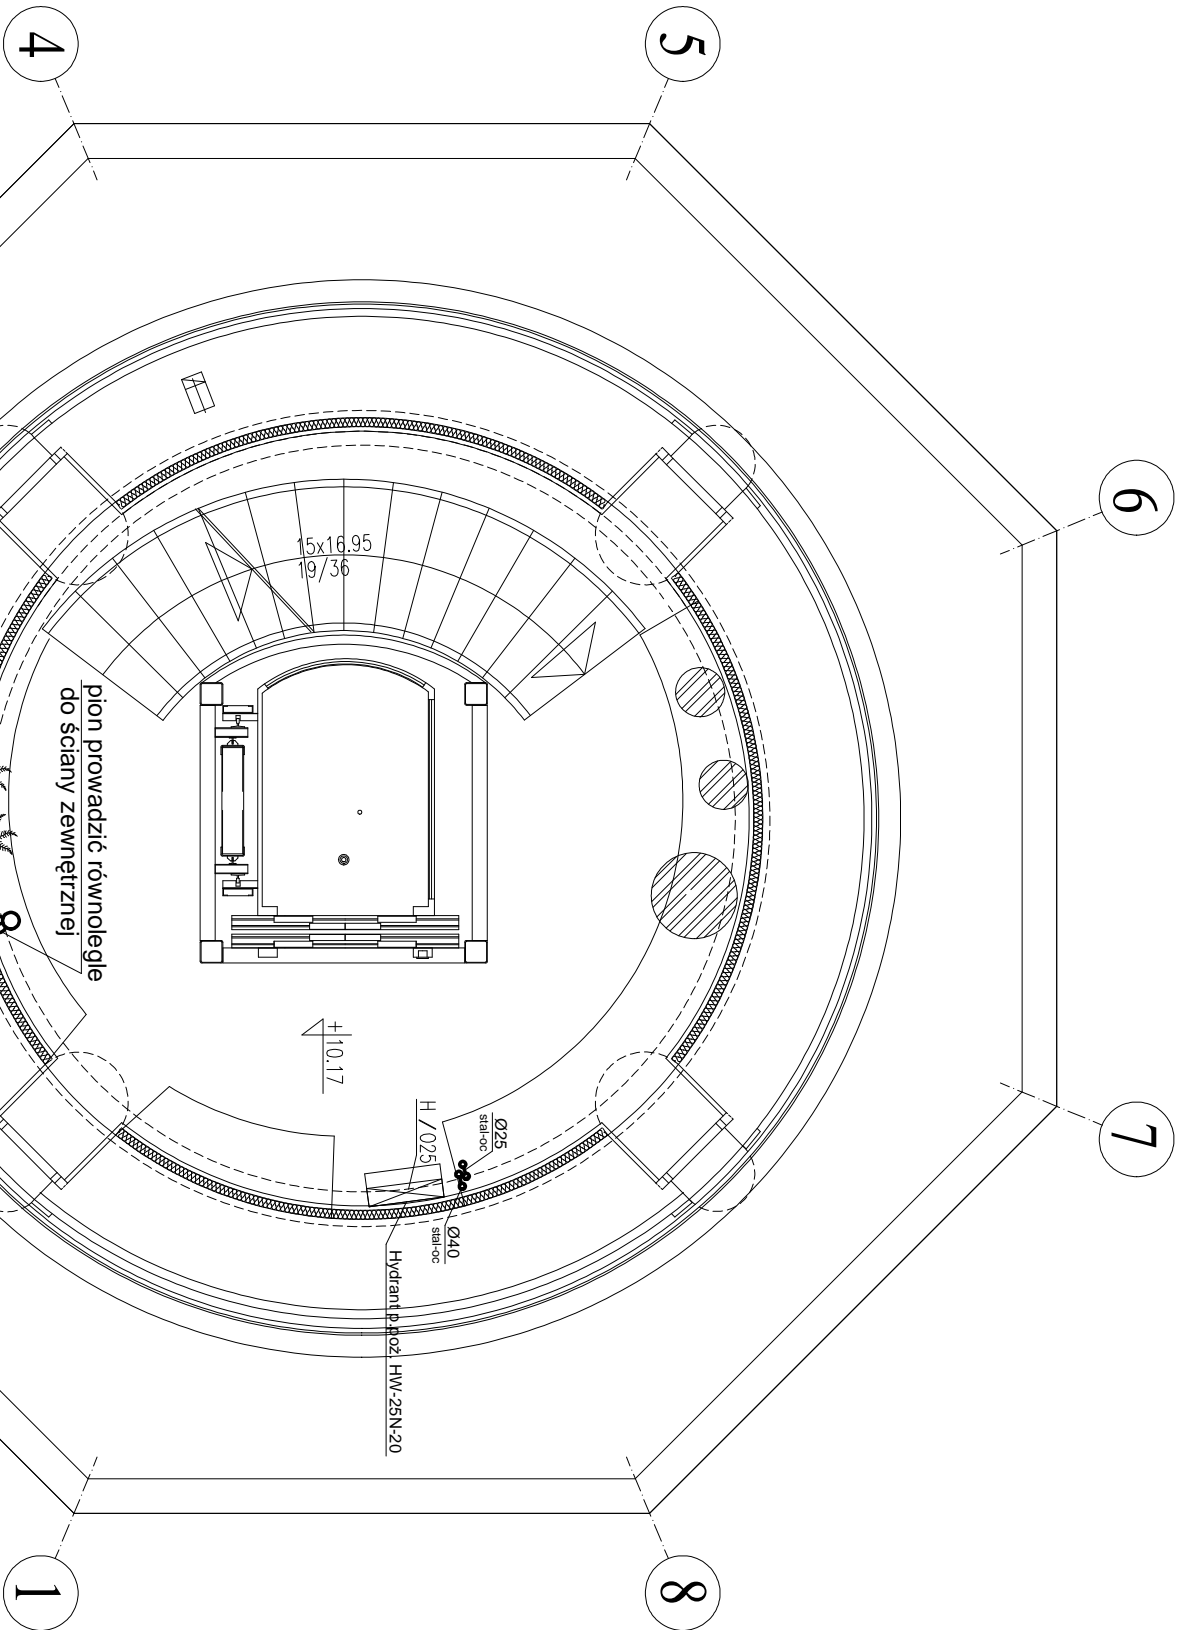

UWAGA:

- przewody instalacji p.poż. z rur stalowych ocynkowanych
- piony wody zimnej z rur stalowych ocynkowanych
- piony prowadzić równoległe do ścian zewnętrznych

JEDNOSTKA PROJEKTOWA		NAZWA I ADRES OBIEKTU		INWESTOR	NR RYS.
„DF-Studio Projektowe”s.c.		REMONT, PRZEBUDOWA, ROZBUDOWA I ZMIANA SPOSOBU UŻYTKOWANIA BUDYNKU Z WODOCIĄGOWEJ WIEŻY		GINIA PI SZ 12-200 PI SZ, ul.GIZIEWIUSZA 5	7
15–565 Białystok,Drożydy Fabryczne 23 Tel/fax:(085)7417091		CISNIENI NA TARAS WIDOKOWY Z KAWIARNIĄ przy UL.GDANSKIEJ 11 w PI SZU. DZ. NR GEOD. 323/2			
RYSUNEK: RZUT PIĘTRA 3 – inst. wod.–kan.					
RODZAJ OPRACOWANIA: Projekt budowlany					
BRANŻA SANITARNA		PROJEKTANT	NR UPR.PROJ.	Podpis	DATA:
Projektant	inż. Ciuńczyk Krzysztof		PDL/0036/P00S/06		26-luty–2010
Sprawdzający	mgr inż. Wojtek Perkowski		PDL/0044/PWOS/04		
Opracował	mgr inż. Maciej Wendtowicz		-----		