


# RZUT PIĘTRA 3

## skala 1:50

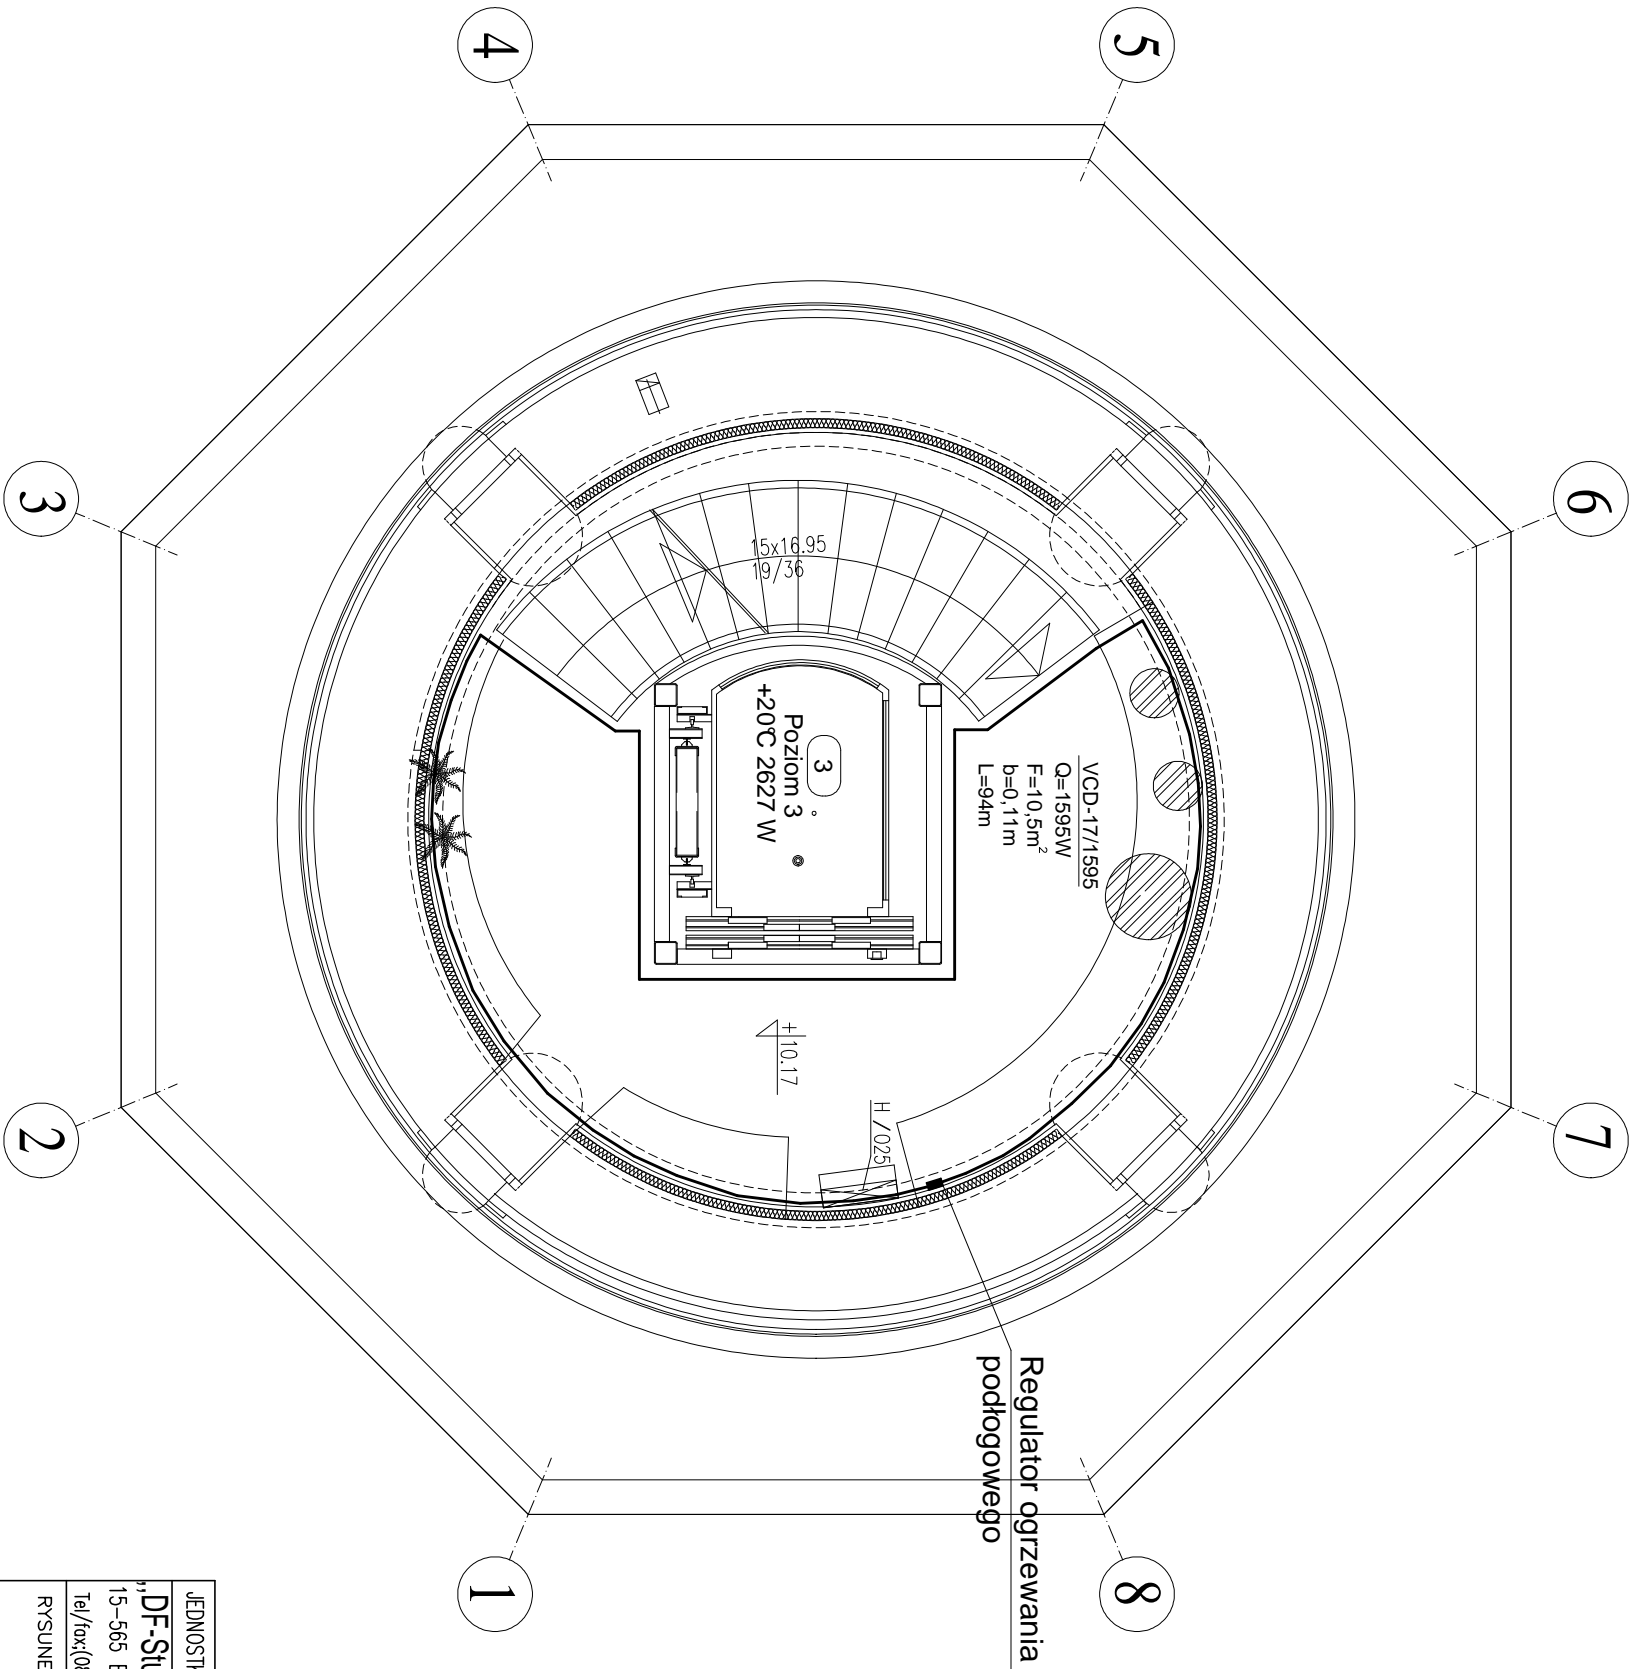

JEDNOSTKA PROJEKTOWA			NAZWA I ADRES OBIEKTU	INWESTOR	NR RYS.	
„DF-Studio Projektowe”s.c. 15–565 Białystok,Dziłdy Fabryczne 23 Tel./fax:(085)7417091			REMONT, PRZEBUDOWA, ROZBUDOWA I ZMIANA SPOSOBU UŻYTKOWANIA BUDYNKU Z WODOCIĄGOWEJ WIEŻY CISNIENI NA TARAS WIDOKOWY Z KAWIARNIĄ przy UL.GDAŃSKIEJ 11 W PIŚSZU. DZ. NR GEOD. 323/2	GINIA PIŚZ 12-200 PIŚZ. ul/GIŻEWIUSZA 5	20	
RYSUNEK:			RZUT PIĘTRA 3 – inst. C.O.			SKALA :  1:50
RODZAJ OPRACOWANIA: Projekt budowlany						
BRANŻA SANITARNA	PROJEKTANT		NR UPR.PROJ.	Podpis	DATA:	
Projektant	inż. Ciuńczyk Krzysztof		PDL/0036/P00S/06		26–luty–2010	
Sprawdzający	mgr inż. Wojtek Perkowski		PDL/0044/PWOS/04			
Opracował	mgr inż. Maciej Wendtowicz		-----			