


ZAL 10  
204


Projektowana rozdzielnica oświetlenia  
drogowego SO-3

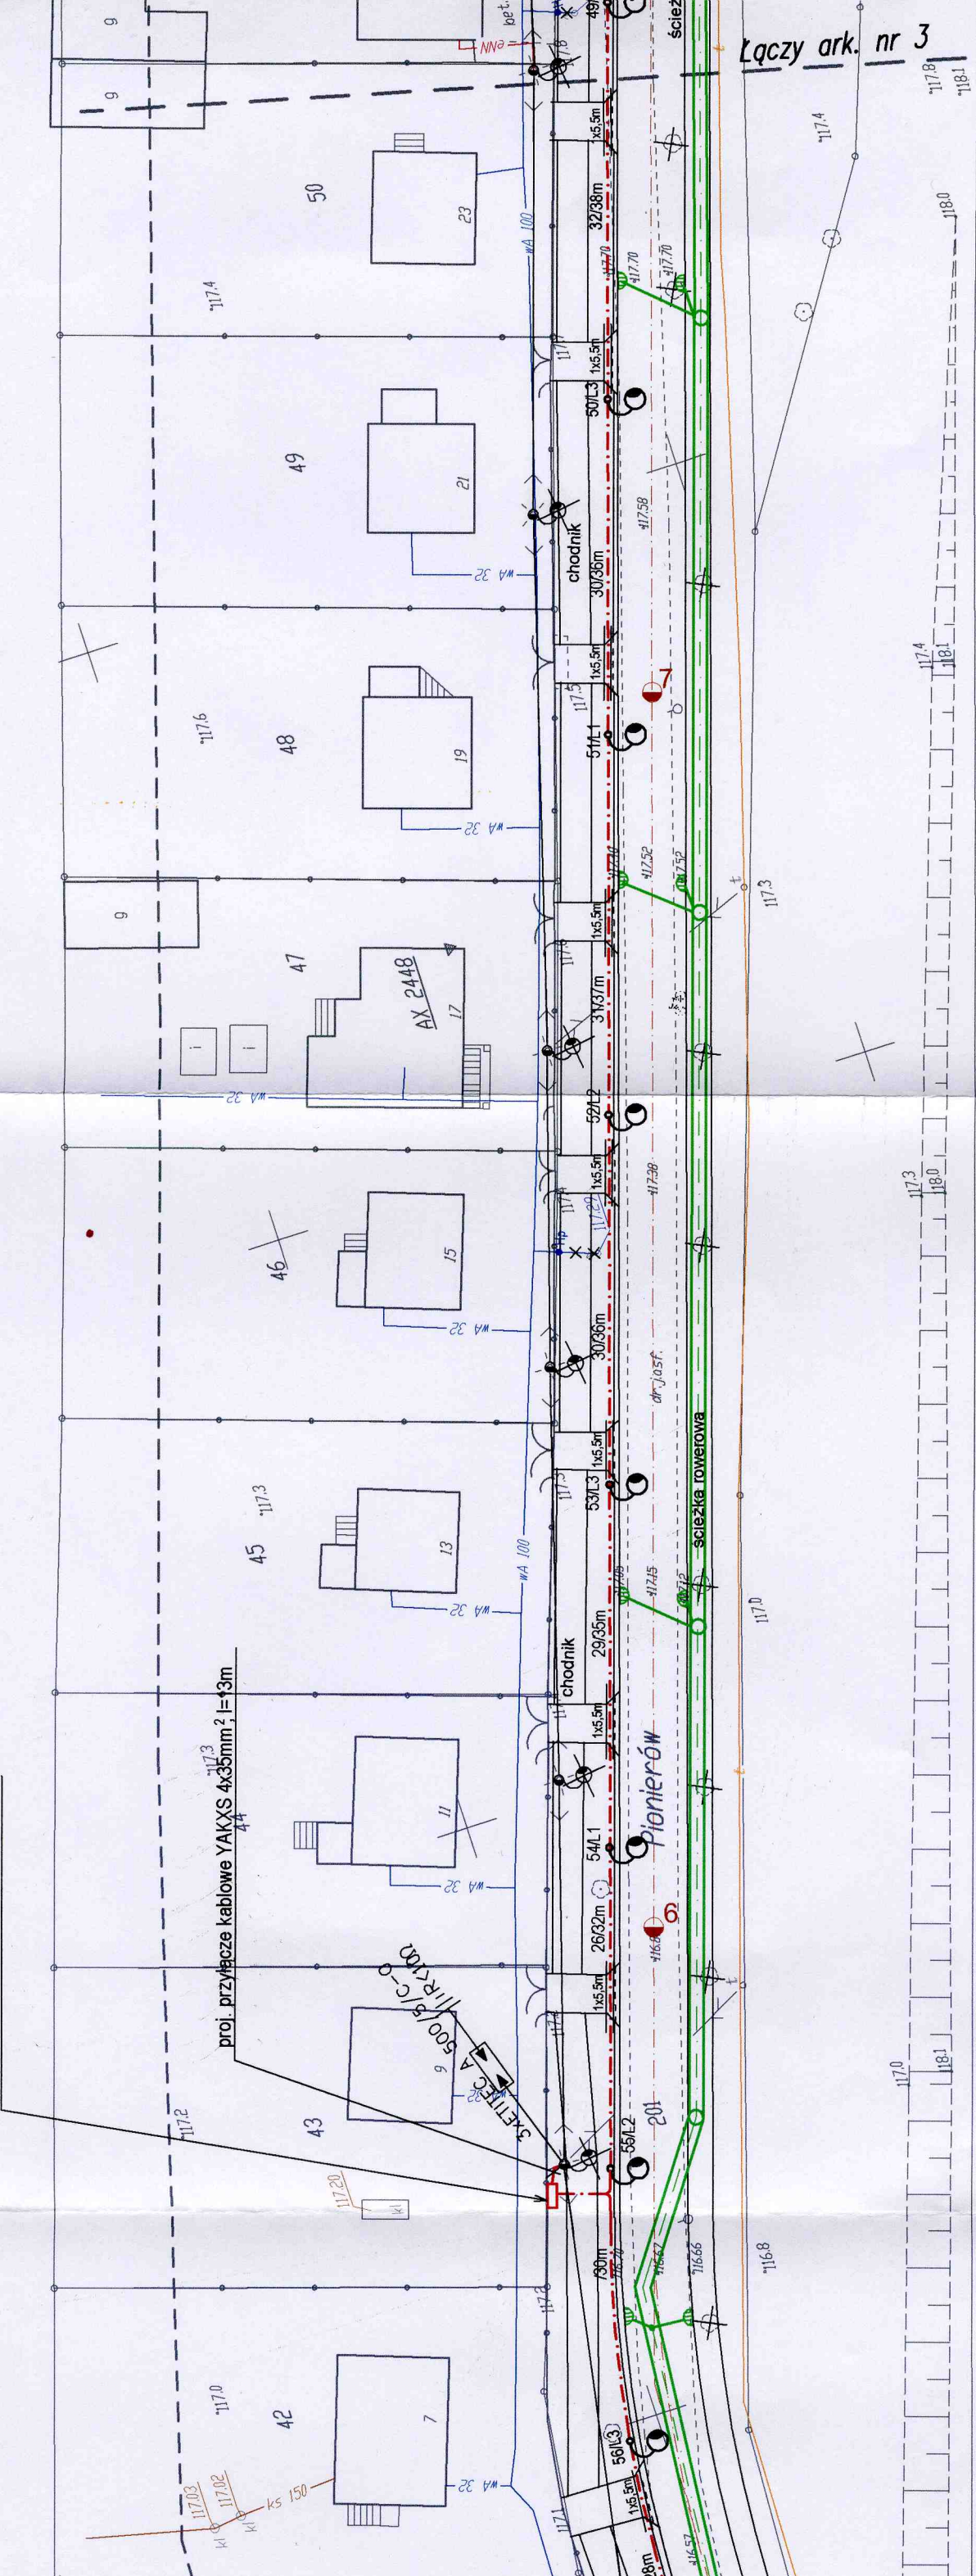

324

OZNACZENIA:

- proj. kanalizacja deszczowa o średnicy większej lub równej 600mm
- proj. kanalizacja deszczowa o średnicy mniejszej od 600mm
- projektowana linia kablowa oświetlenia drogowego ze słupami oświetleniowymi
- proj. nowa trasa kabli telefonicznych
- proj. osłony kabli energetycznych
- proj. osłona kabli telefonicznych wykonana z rur dwudzielnych
- proj. przełożenie kanalizacji sanitarnej
- istniejące napow. linia niskiego napięcia
- istniejące oprawy oświetlenia drogowego przeznaczone do demontażu
- istniejące drzewa przeznaczone do wycięcia
- proj. hydrant

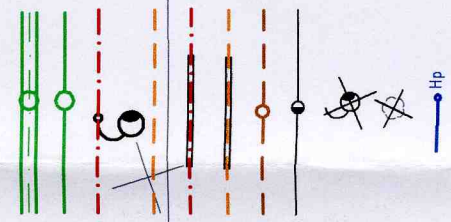

NOWDROG Usługi Projektowe – Janusz Nowakowski 18-400 Łomża, ul. Zdrojowa 31			
Obiekt: ul. Długa i Pionierów w Pisz			
Adres: Pisz, ul. Długa i Pionierów			
Opracowanie: PT MODERNIZACJI DRUGI POWIATOWEJ NR 40252 – UL. PIONIERÓW I DRUGA W PISZU			
Tytuł rysunku: PROJEKT ZAGOSPODAROWANIA TERENU			
ZESPÓŁ AUTORSKI			
Imię i nazwisko	Nr uw. proi.	Data	Podpis
mgr inż. Janusz Nowakowski UAN-7342-113/92		12.2004r.	
mgr inż. Krzysztof Duda LOM-42		12.2004r.	
mgr inż. Marek Wojnarowski UAN-7342-35/92		12.2004r.	
mgr inż. Janusz Majnowski 10280/W/96		12.2004r.	
SPRAWDZAJĄCY			
mgr inż. Dariusz Lendźkoszek LOM-59		12.2004r.	
mgr inż. Wiesław Głinski LOM-81		12.2004r.	
mgr inż. Ryszard Piórkowski 223/84/WBPP		12.2004r.	
Faza: PT	Skala: 1:500	Nr rysunku: 1/ark2	

