


STAROSTWO POWIATOWE  
w Pisz  
12-200 PISZ  
WYDZIAŁ  
ZAGOSPODAROWANIA PRZESTRZENNEGO  
I BUDOWNICTWA

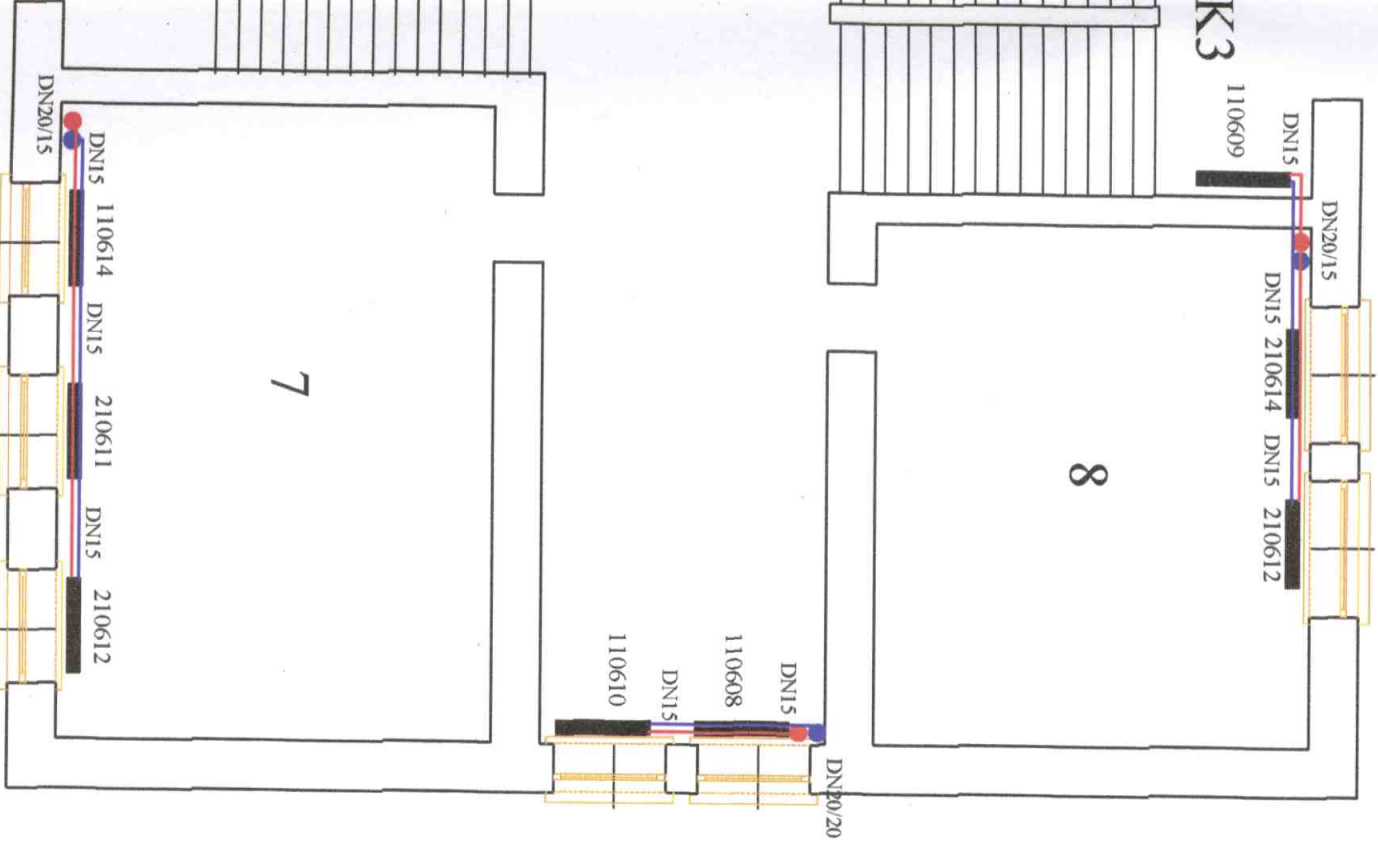

ASYSTENT PROJEKTANTA  
mgr inż. Jacek Anusiewicz  
12-200 Pisz, MALDANIN 19 A

PROJEKTANT  
Nr ewid. WAM/IS/3041/02  
Instalacje i sieci sanitarne  
Janusz Kociołkowicz  
bud. Nr 51-401/11/31W-52/81, SIW-33/91  
12-200 Pisz, ul. Chopina 3  
tel. 087 056 088

OBIEKT:	Budynek główny Szkoły Podstawowej nr 1
Nazwa yrs.	RZUT PARTERU
INWESTOR:	UMiG w Pisz ul. Giszewicza 5
ADRES INWESTYCJA:	ul. Klementowskiego 2, 12-200 Pisz
projektant	
Data 2006:	Baza SANITARNA
Skala 1:100	Podoba Nr.rys. A-1