


Projekt instalacji C.O.	
Adres:	Szkoła Podstawowa Trzozki gm. Piż
Rys 1	
Projektował: mgr inż. J. Anusiewicz	
Kreślił: Wydział IMI C.O.	
Weryfikował:	

PROJEKTOWE
12-200 PISZ
12-200 PISZ
12-200 PISZ

RZUT PIWNIC
SKALA 1 : 100

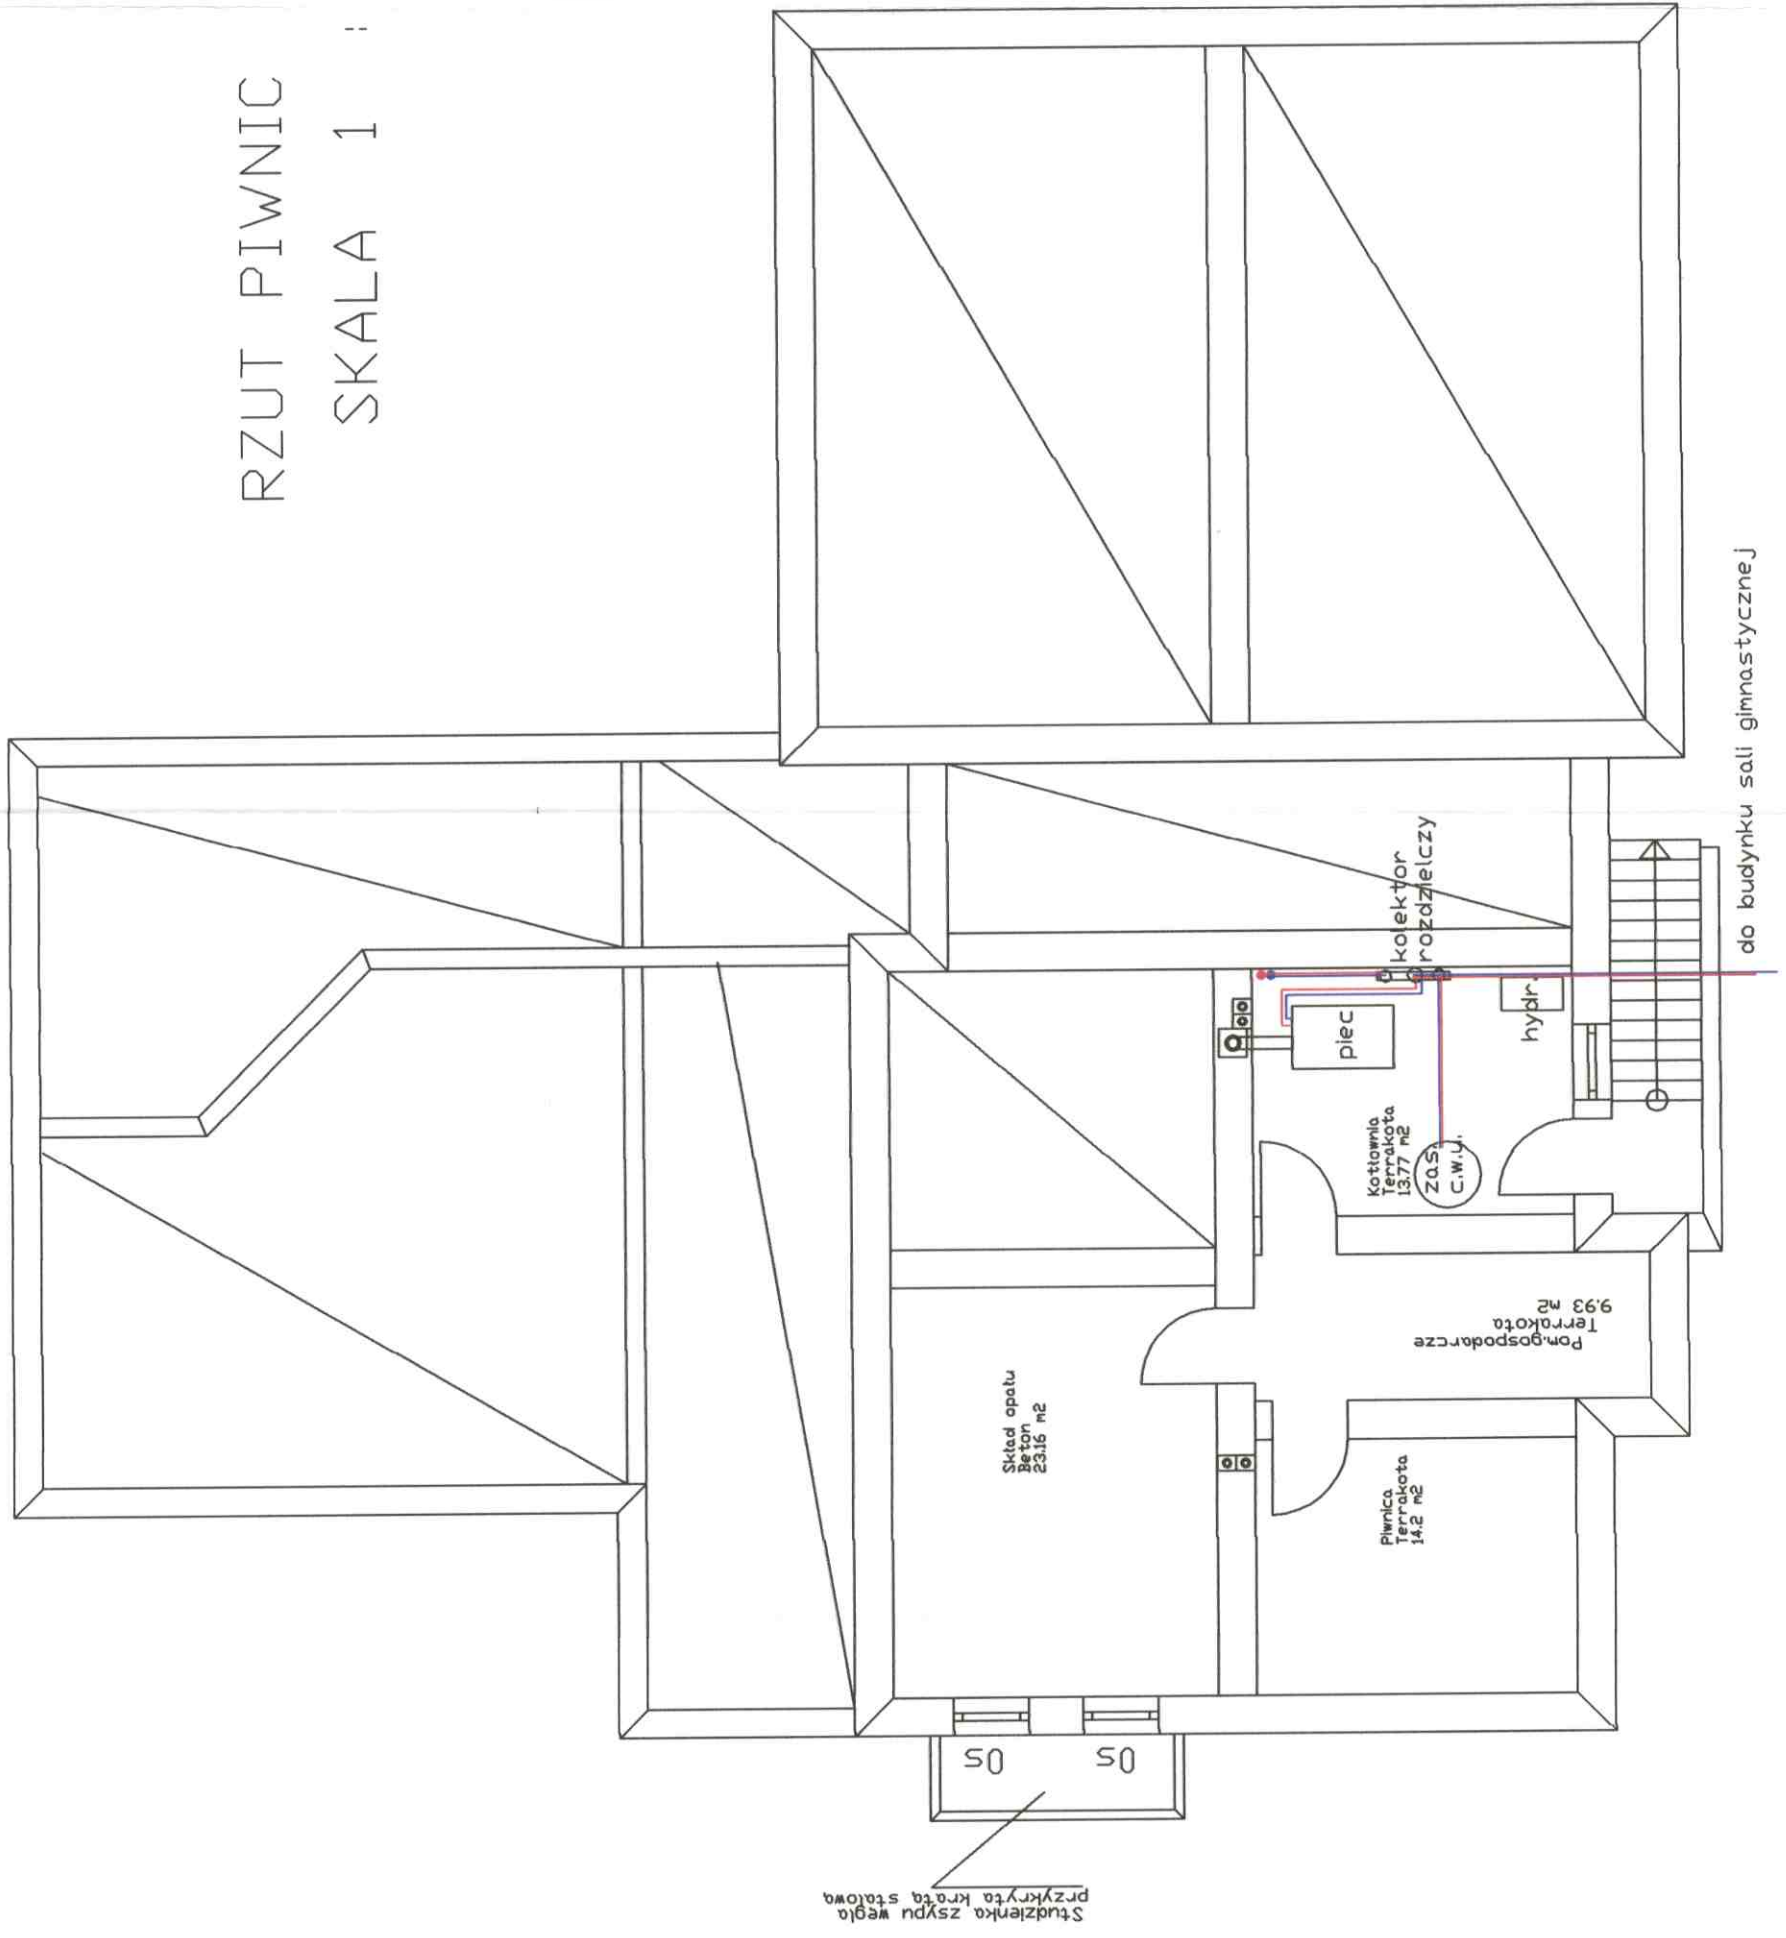


PROJEKTANT
Nr ewid. inż. 3041/02
Instalacje i sieci sanitarne
Janusz Zabłotowicz
Upr. bud. Nr St-401/SUW-5281, SUW-33/91
12-200 Pisz, ul. Chopina 3
tel. 0607 056 088

ASYSTENT PROJEKTANTA
mgr inż. Jarosław Amsiewicz
12-200 Pisz, MALDANIN 19 A

Rzut parteru


Skala 1:100

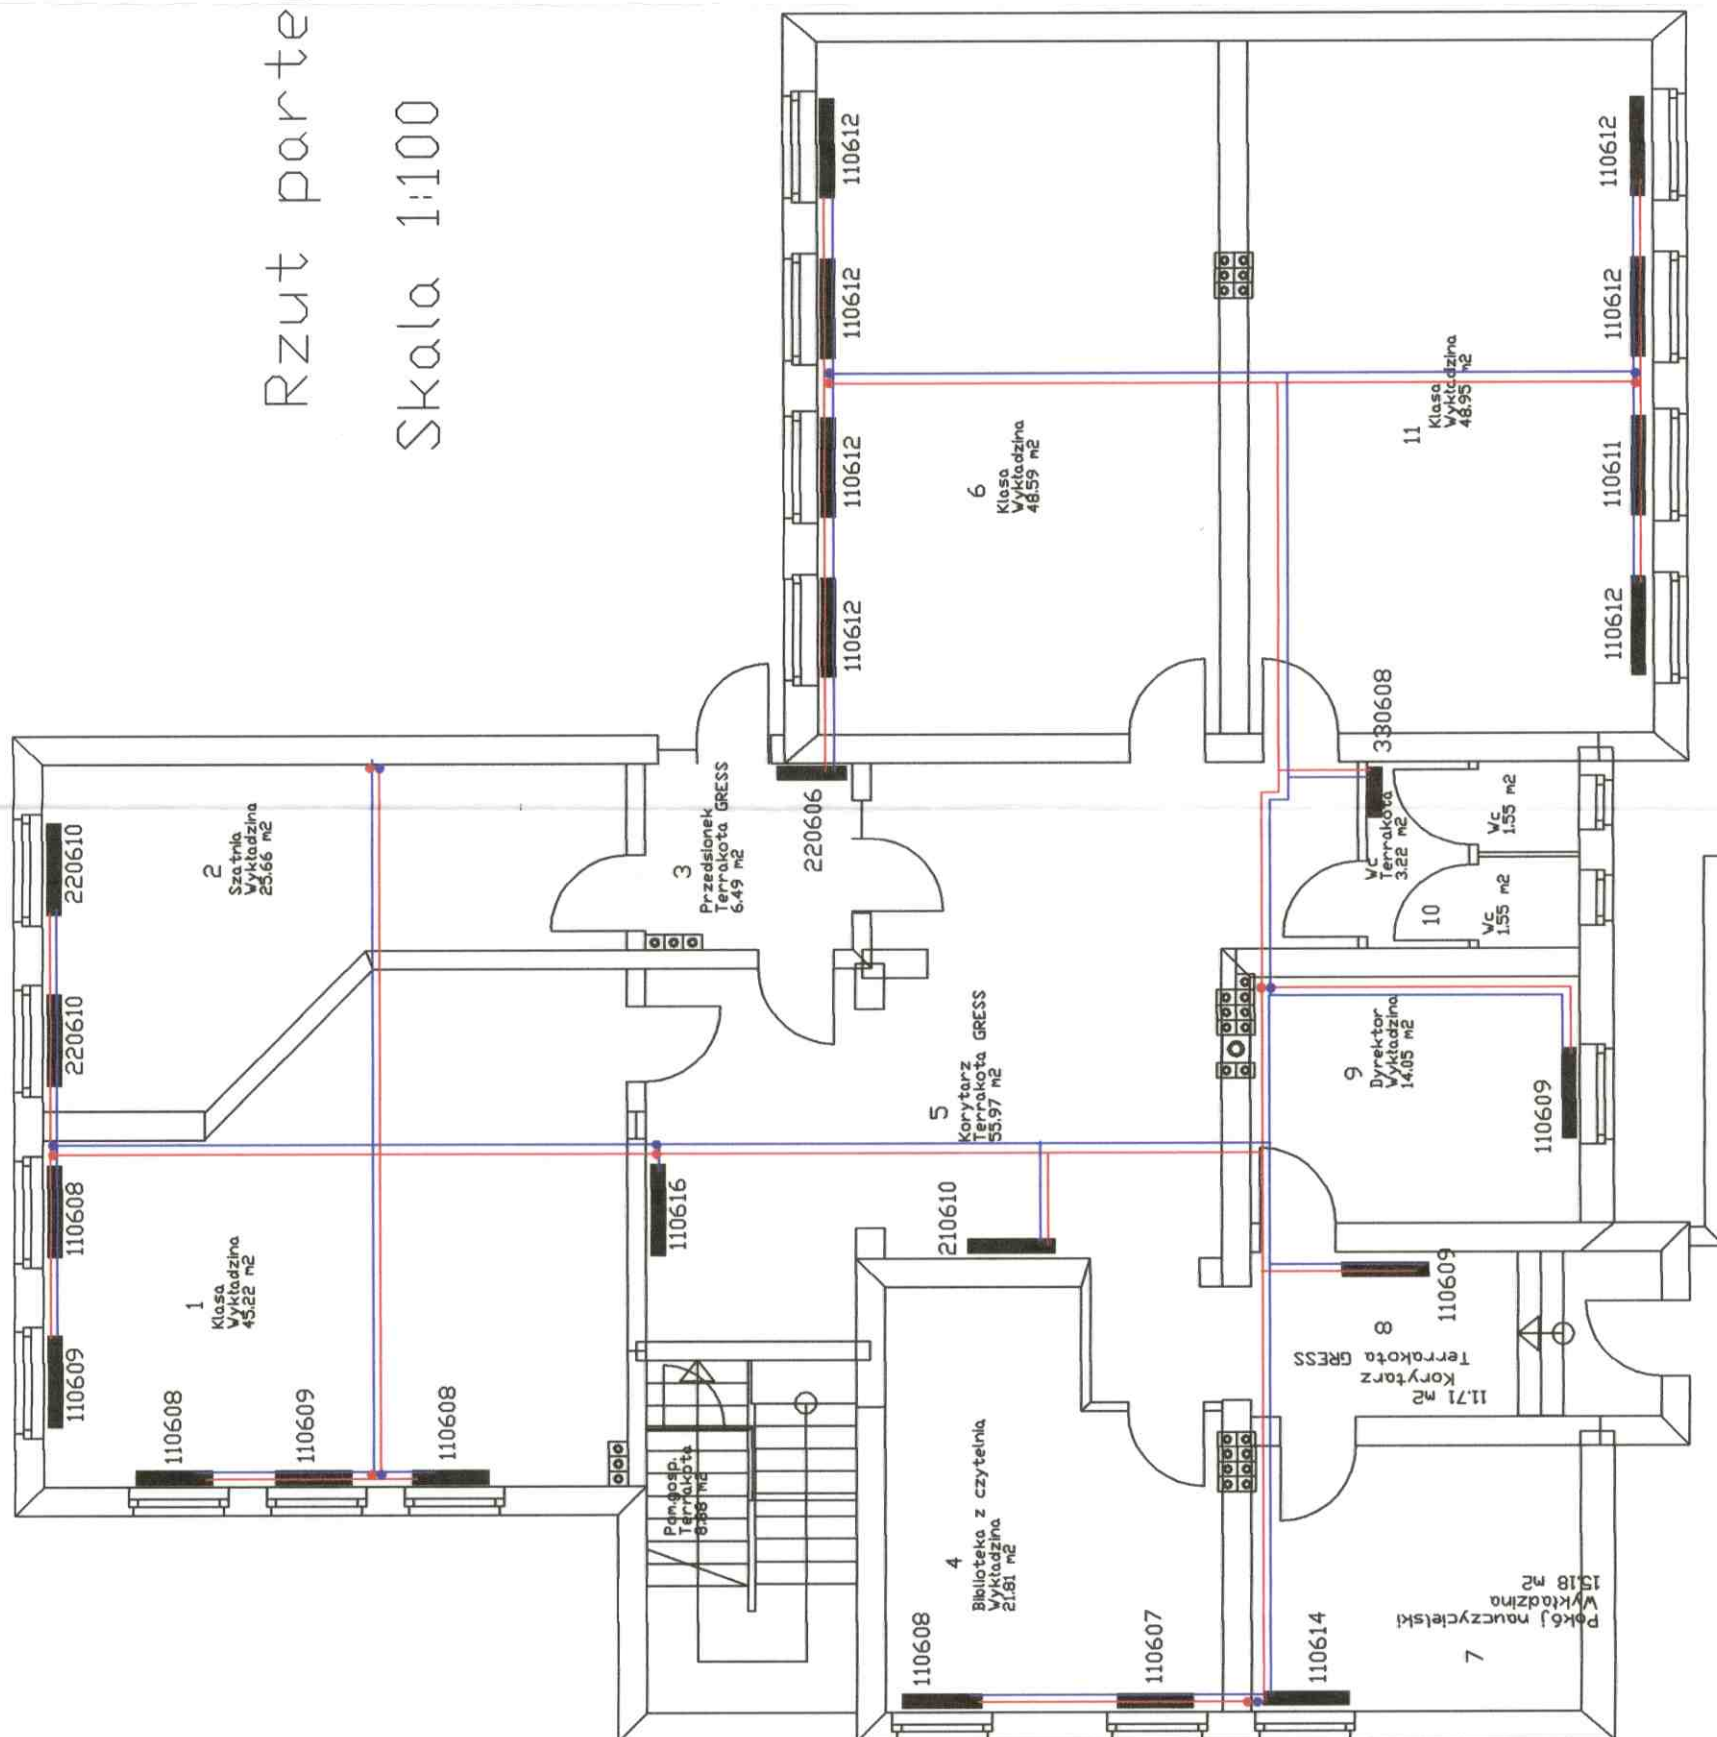

OFISOWA PRACOWNIA
W PISZU
12-200 PISZ
UL. DZIAŁ
ZAGRODOWA 1
Białowiedza

Rzut poddasza

Skala 1:100

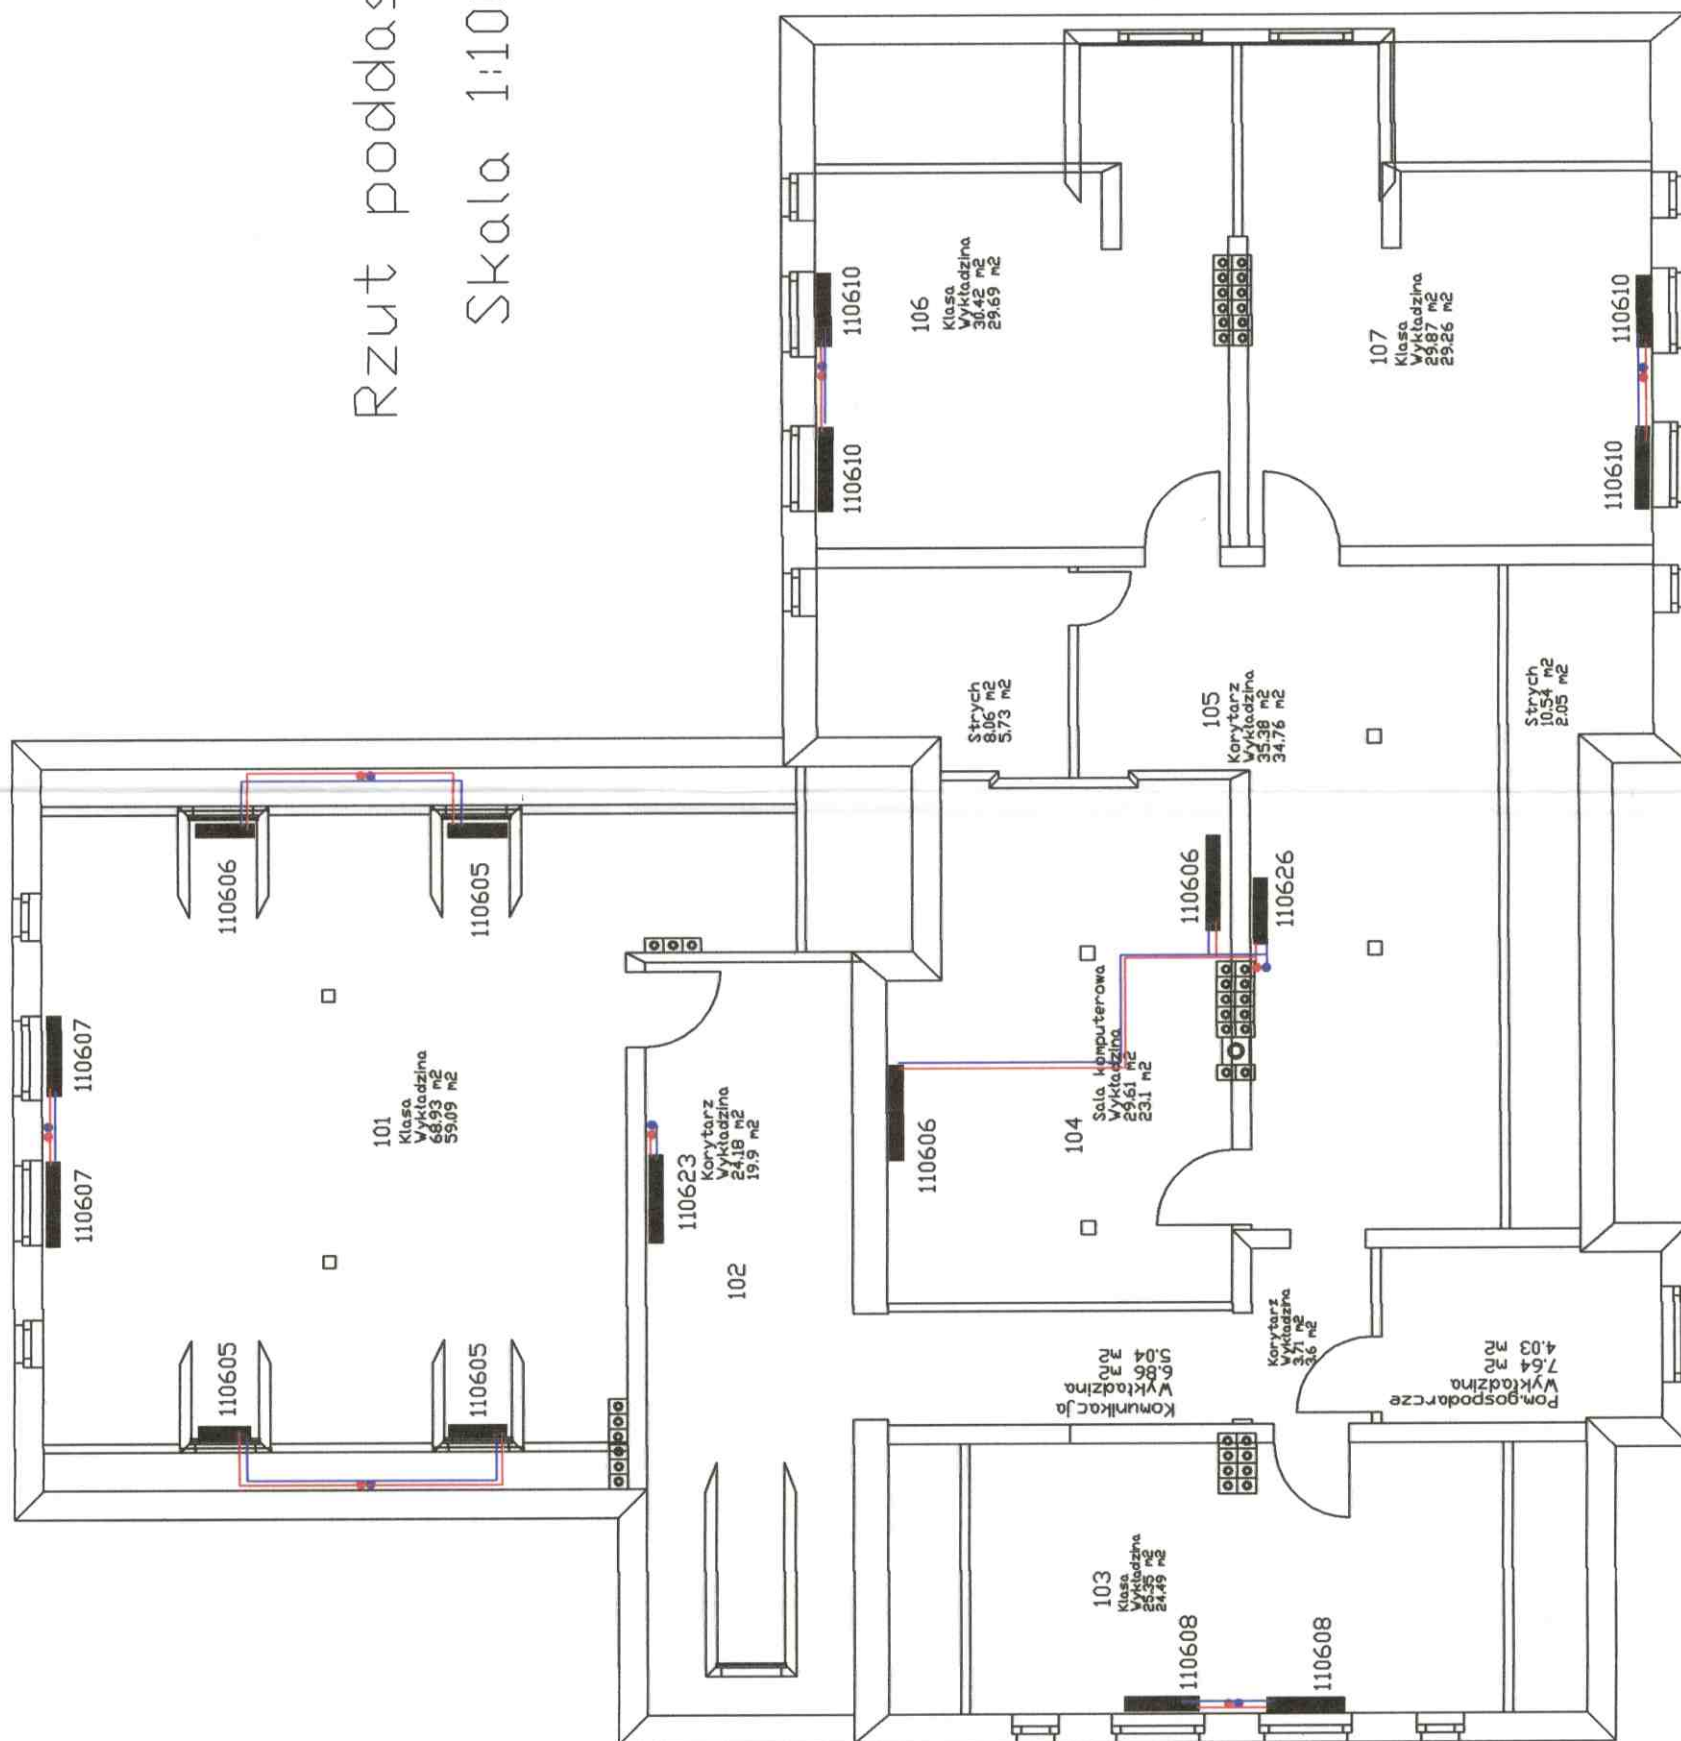

PROJEKTANT
Nr ewid. WAM/15/3041/02
Instalacje i systemy sanitarne
Janusz Janowski
Upr. bud. Nr St-403/16, SUW-52/81, SUW-33/91
12-200 Pisz, ul. Chopina 3
tel. 0667 056 088

ASYSTENT PROJEKTANTA
mgr inż. Janusz Janowski
12-200 Pisz, MALDANIN 19 A