



PROJEKT ZAGOSPODAROWANIA TERENU  
1 : 1000

SIĘĆ PRZYLĄCZA WODOCIĄGU I KANALIZACJI SANITARNEJ  
m. ŁUPKI gm. PISZ.

- LEGENDA
- SIĘĆ PRZYLĄCZA WODOCIĄGU
  - SIĘĆ PRZYLĄCZA KANALIZACJI SANITARNEJ
  - SIĘĆ PRZYLĄCZA KANALIZACJI SANITARNEJ

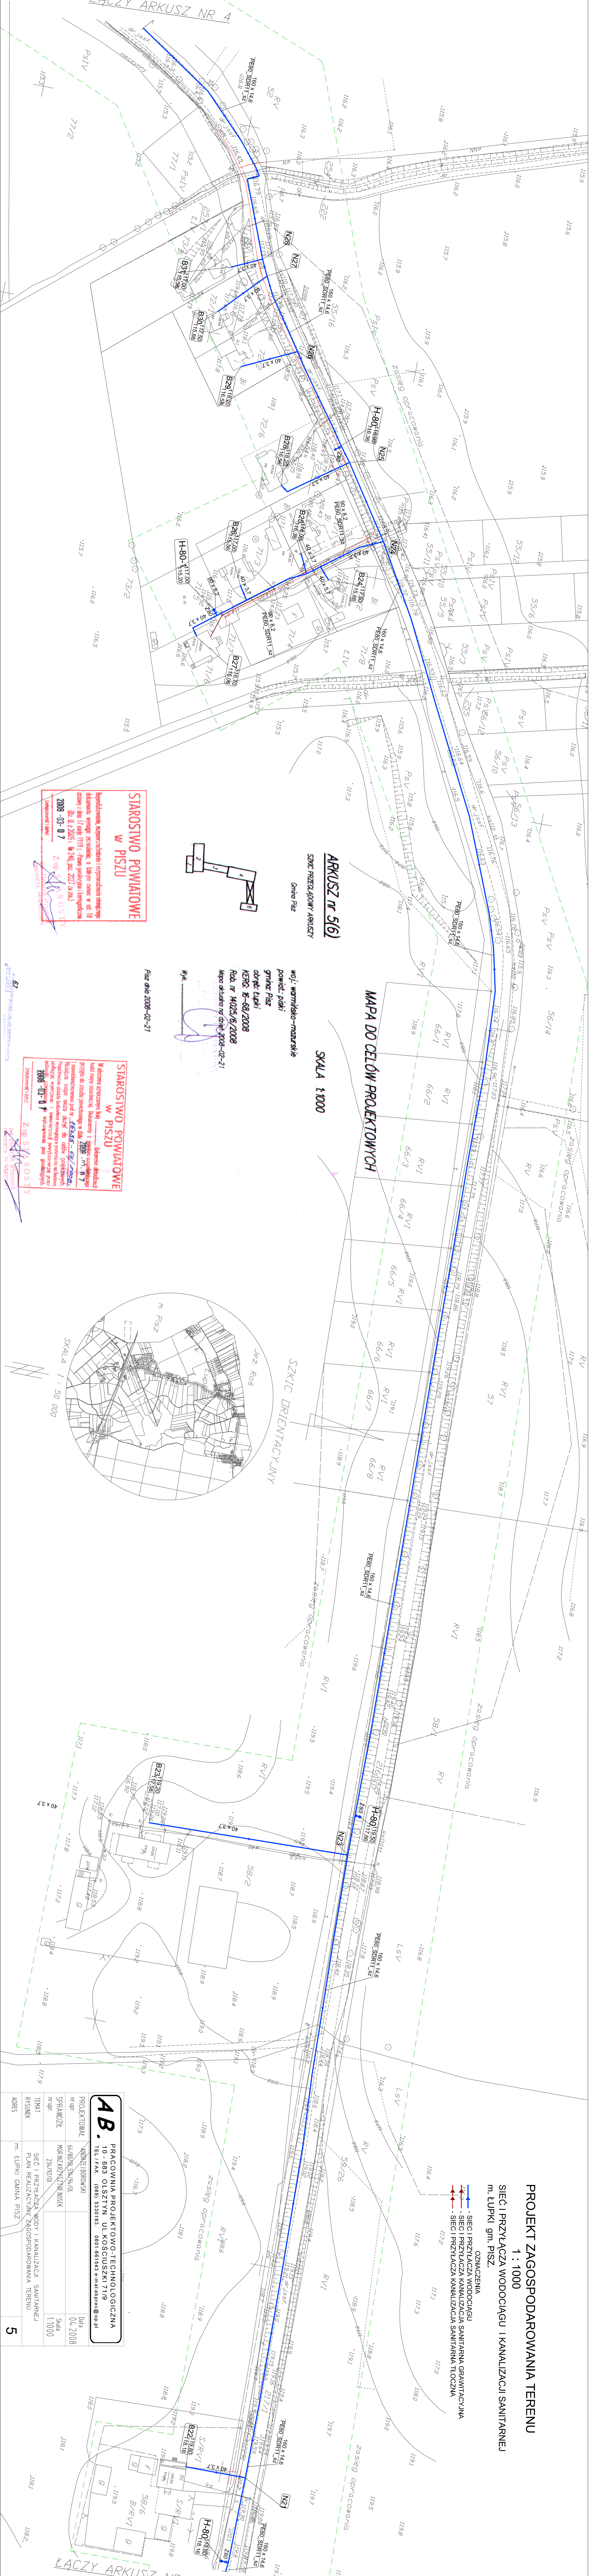

SKALA 1:1000

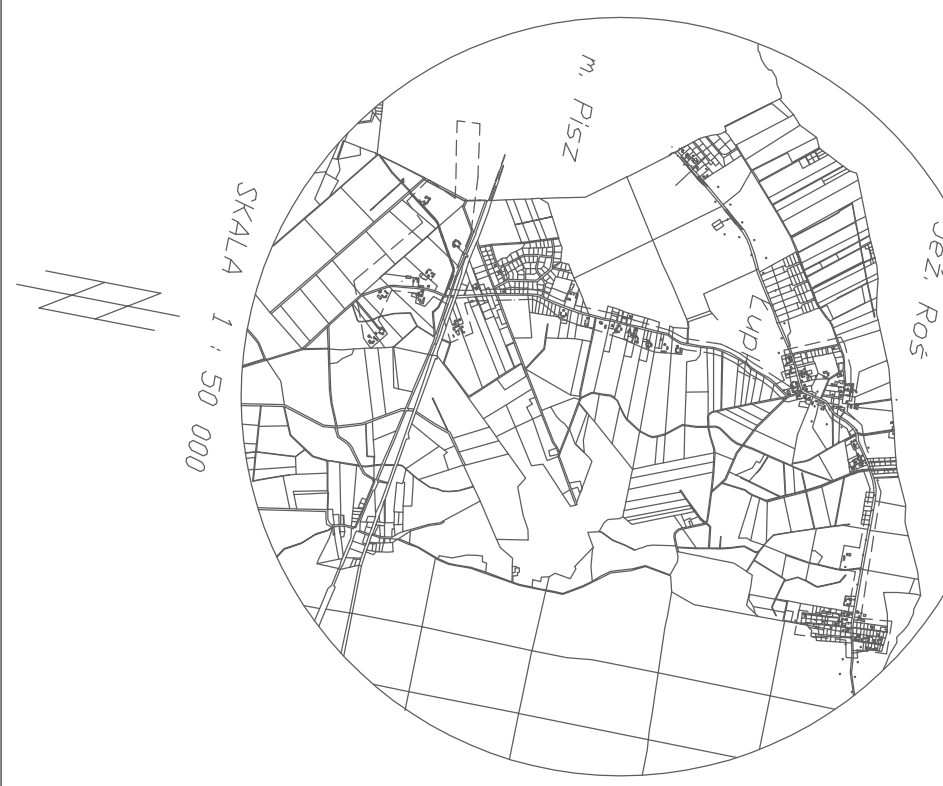

<b>AB.</b> PRACOWNIA PROJEKTOWO-TECHNOLOGICZNA 10-683 OLSZTYN UL. KOŚCIUSZKI 71/9 TEL./FAX: (089) 5330193, 0601 661543 e-mail: ab@abp.pl	
PROJEKTOWAŁ	DATA
NADZORCA PRAC	04.2008
WYKONAŁ	04.2008
SPRACOWAŁ	04.2008
RYSUJEK	04.2008
ADRES	m. ŁUPKI GMINA PISZ
5	

**STAROSTWO POWIATOWE  
W PISZU**

Województwo mazowieckie, powiat piski  
dokonała wyznaczenia, o którym mowa w art. 18  
ustawy z dnia 17 maja 1991 r. - Prawo gminne (Dz. Urz. nr 10, poz. 221 z 1991 r.)  
Dz. Urz. nr 2005, W 744, poz. 221 z 2005 r.

2008-03-07

Z upr. STAROSTY  
m. Łupki gm. Pisz

**STAROSTWO POWIATOWE  
W PISZU**

Województwo mazowieckie, powiat piski  
dokonała wyznaczenia, o którym mowa w art. 18  
ustawy z dnia 17 maja 1991 r. - Prawo gminne (Dz. Urz. nr 10, poz. 221 z 1991 r.)  
Dz. Urz. nr 2005, W 744, poz. 221 z 2005 r.

2008-03-07

Z upr. STAROSTY  
m. Łupki gm. Pisz

**STAROSTWO POWIATOWE  
W PISZU**

Województwo mazowieckie, powiat piski  
dokonała wyznaczenia, o którym mowa w art. 18  
ustawy z dnia 17 maja 1991 r. - Prawo gminne (Dz. Urz. nr 10, poz. 221 z 1991 r.)  
Dz. Urz. nr 2005, W 744, poz. 221 z 2005 r.

2008-03-07

Z upr. STAROSTY  
m. Łupki gm. Pisz