


RZUT PARTERU

Skala 1:100

ZESTAWIENIE POMIESZCZEŃ

Numer pom.	Nazwa pomieszczenia	Powierzchnia [m2]
1	Stanowisko postojowe	202,81
2	Wiatrołap	1,06
3	Komunikacja	20,62
4	Komunikacja	4,96
5	Łazienka	13,71
6	Szafnia	9,91
7	Pralnia	7,23
8	Magazyn	10,33
9	Kuchnia	7,26
10	Wiatrołap	7,31
11	Biuro	14,41
12	Komunikacja	50,31
13	Światlica	66,16
14	Sala komputerowa	34,92
15	Klatka schodowa	9,83
16	WC męskie	3,99
17	WC damskie	3,99
18	Magazyn	11,83
19	WC inwalida	3,72
20	WC męskie	3,72
21	Komunikacja	11,28
22	Biuro	17,78
23	Pom.gospodarcze	5,92
RAZEM		517,14

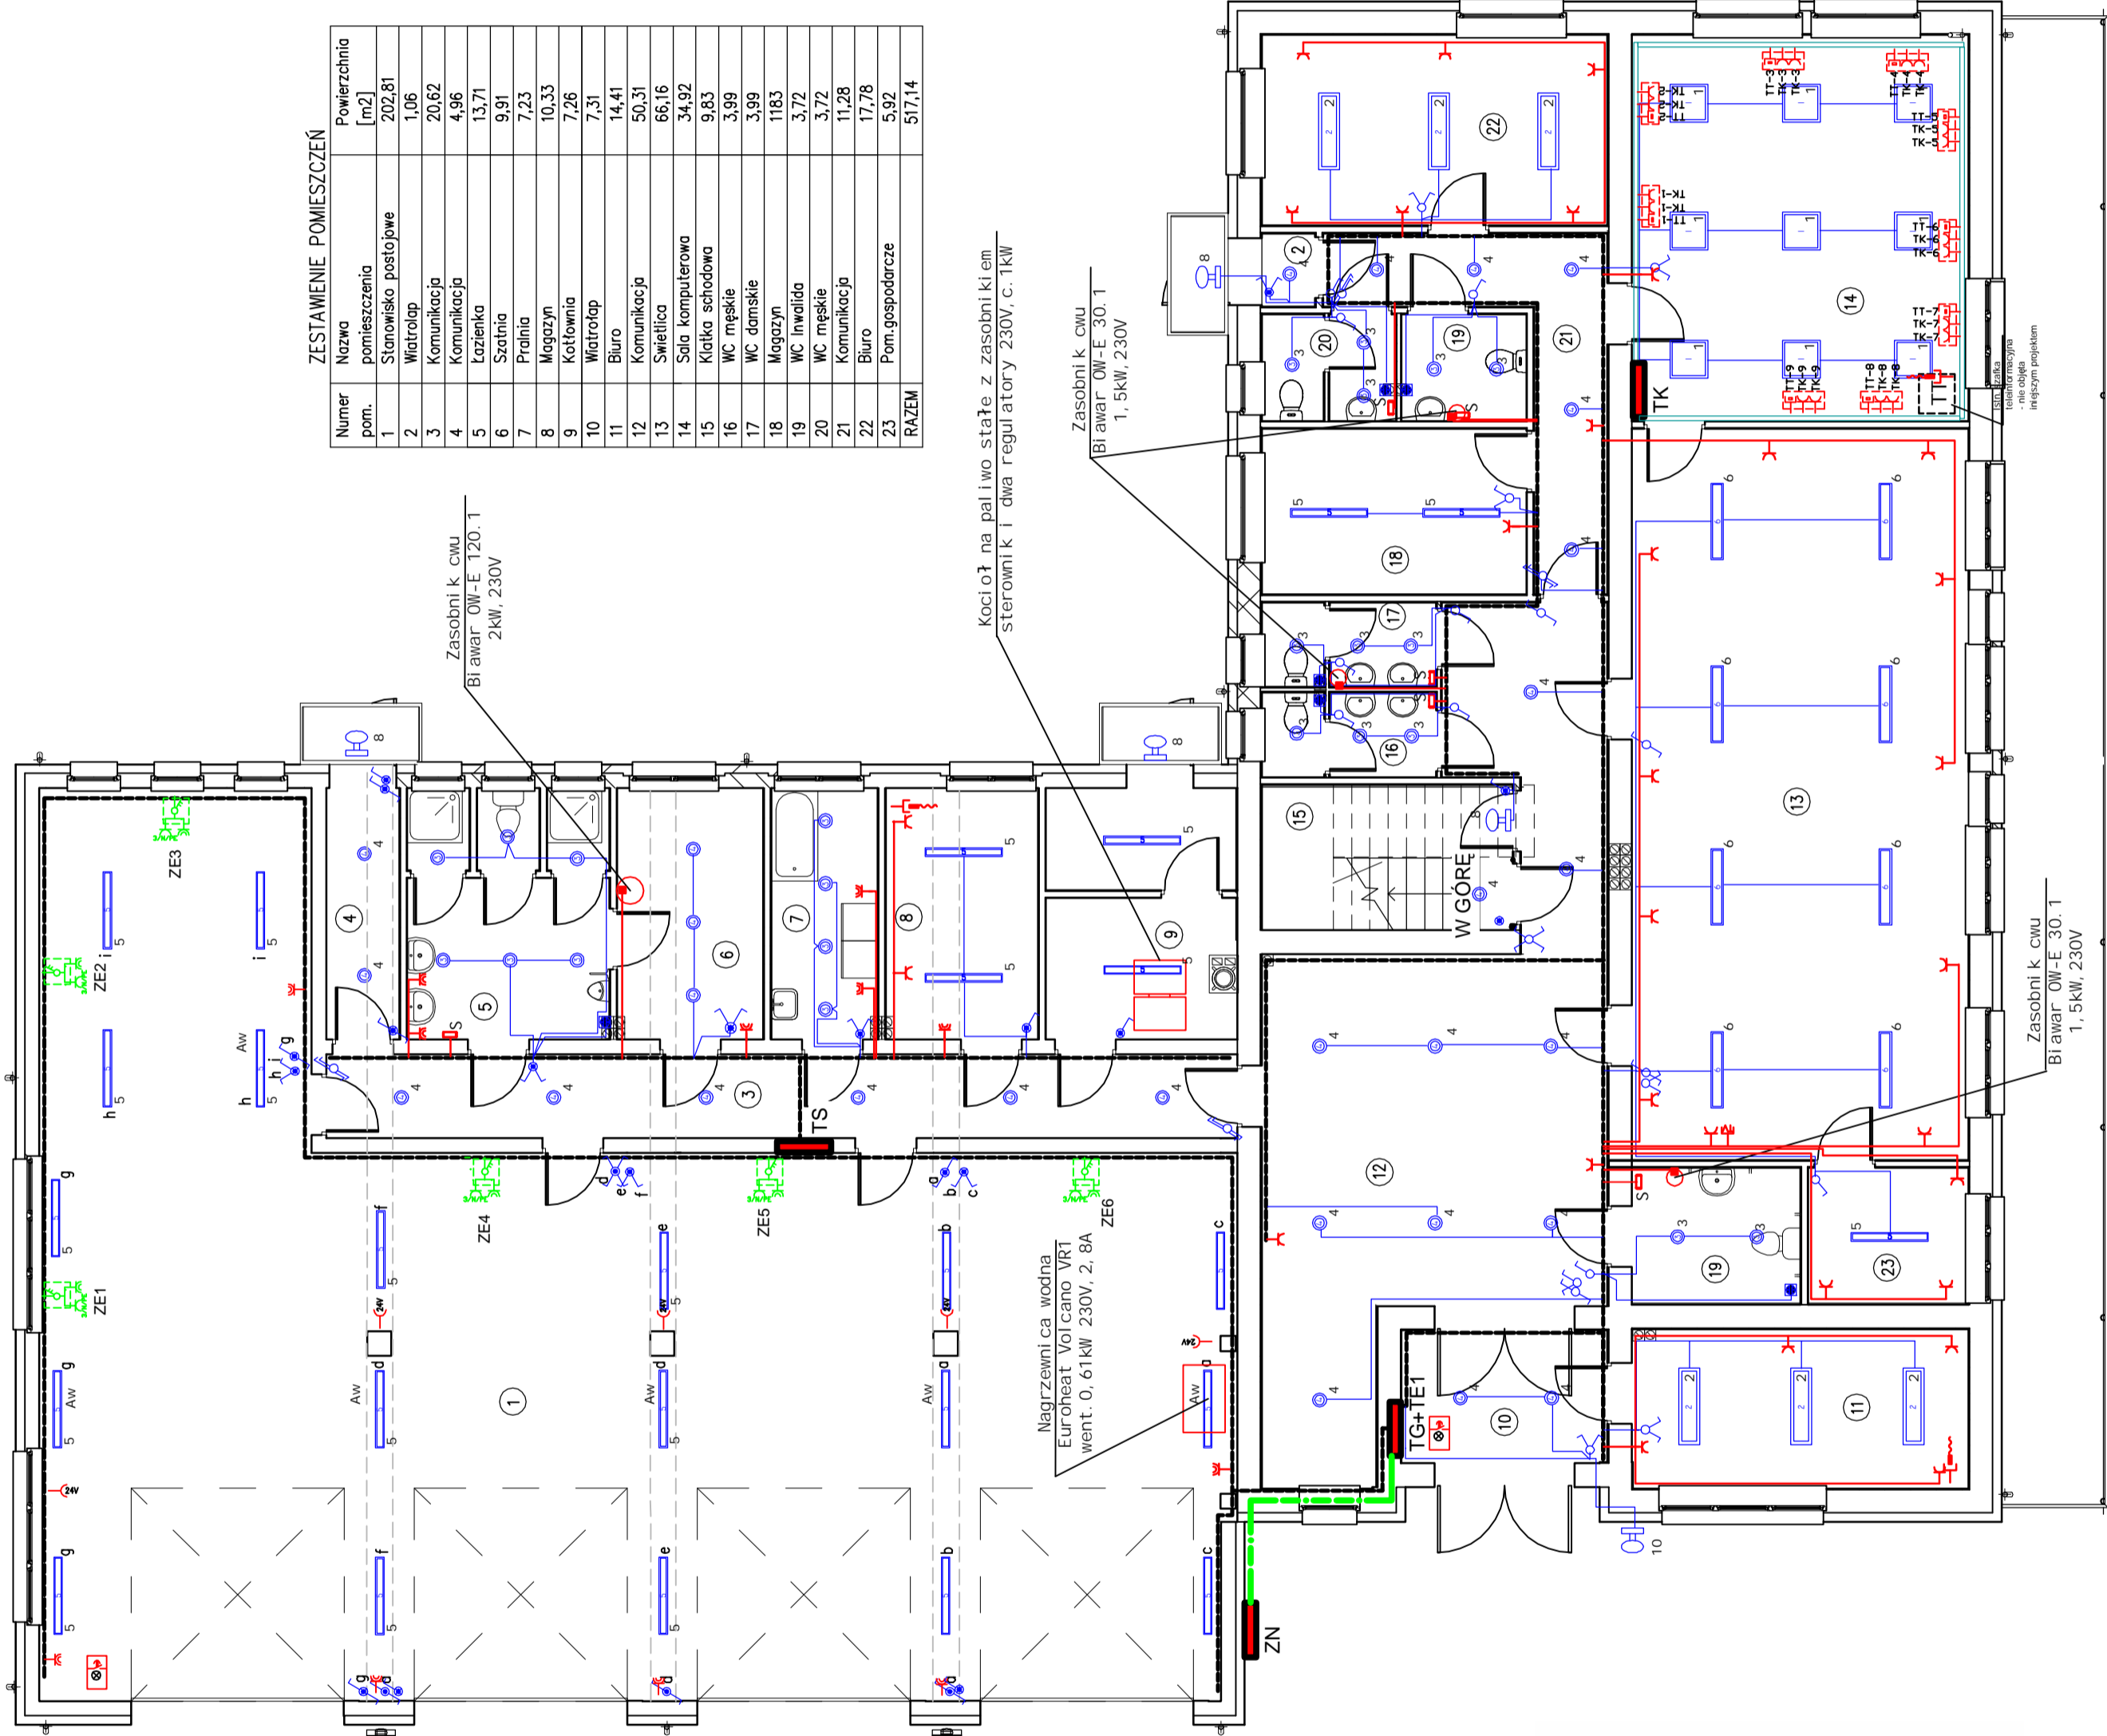

- gn. telefoniczne p/t
- gn. RTV p/t
- gn.1-fazowe 16A p/t
- gn.1-fazowe 16A szczelne p/t

- łącznik 1-bieg, zwłerny "światła" p/t
- łącznik 1-bieg p/t
- łącznik 1-bieg szczelny n/t
- łącznik 1-bieg, świecznikowy p/t
- łącznik 1-bieg, świecznikowy szczelny n/t
- łącznik 1-bieg, schodowy p/t
- łącznik 1-bieg, schodowy szczelny n/t
- wentylator łazienkowy
- suszarka do rąk -np. ZEFIR 1,3kW

Legenda opraw :

- 1 LugoClassic New PAR 4x18 EVG/BC.014.20/
- 2 LugoClassic New PAR 2x36 EVG/BC.022.20/
- 3 LugoStar n/t z szyba IP44 2x26 EVG /D0.004.20-CS.006/
- 4 LugoStar n/t 2x26 EVG/D0.004.20/
- 5 AtlantyK3 PC IP65 2x36 EVG/ED.050PC.20/
- 6 Raylux Dpal 2x28/ES.019/
- 7 Aruba 2x max60W/EP.211/
- 8 Plafon zewnętrzny
- 9 PD2 150H-AL
- 10 Oprawa AVR71+AVL68

Investor:	GMINA PISZ ul.Gizewiusza 5 12-200 Pisz	
Projekt:	REMONT I ROZBUDOWA BUDYNKU BYŁEGO OŚRODKA KULTURY dz.nr 5/1 Wiertel gm.Pisz	
Nazwa rys:	RZUT PIĘTRA I	branża: ELEKTRYCZNA
data:	05/2010	nr rys.: 1:100
Projektant:	mgr inż. Piotr Ciotrowski	
Sprawdził:	mgr inż. Czesław Kołodziejczyk	

- Inst. gniazd wtyczkowych 1-faz.
- Inst. oświetleniowa
- Inst. siłowa