

AB.

PRACOWNIA PROJEKTOWO-TECHNOLOGICZNA  
10-552 OLSZTYN UL.KOŚCIUSZKI 71/9  
TEL/FAX. 089 5330163. 0601 661543 e-mail: abprac@op.pl


PROJEKTOWAŁ nr upr.	ANDRZEJ BOROWSKI 64/80/OL.514/94/OL	Data 10.2010
SPRAWDZIŁ nr upr.	MGR INŻ. KRZYSZTOF NOSEK 234/92/OL	Skala 1:500
TEMAT RYSUNEK	PRZYŁĄCZA KANALIZACJI SANITARNEJ PLAN REALIZACYJNY ZAGOSPODAROWANIA TERENU	
ADRES	PISZ UL.SPACEROWA, UROCZA, JAGIEŁŁY, POLNA. SKRZETUSKIEGO, MIESZKA I.	

2

ul.Spacerowa

**OZNACZENIA**

KANALIZACJA SANITARNA PRZYŁĄCZE PROJEKTOWANE  
KANALIZACJA SANITARNA ISTNIEJĄCA ODBIORCZA

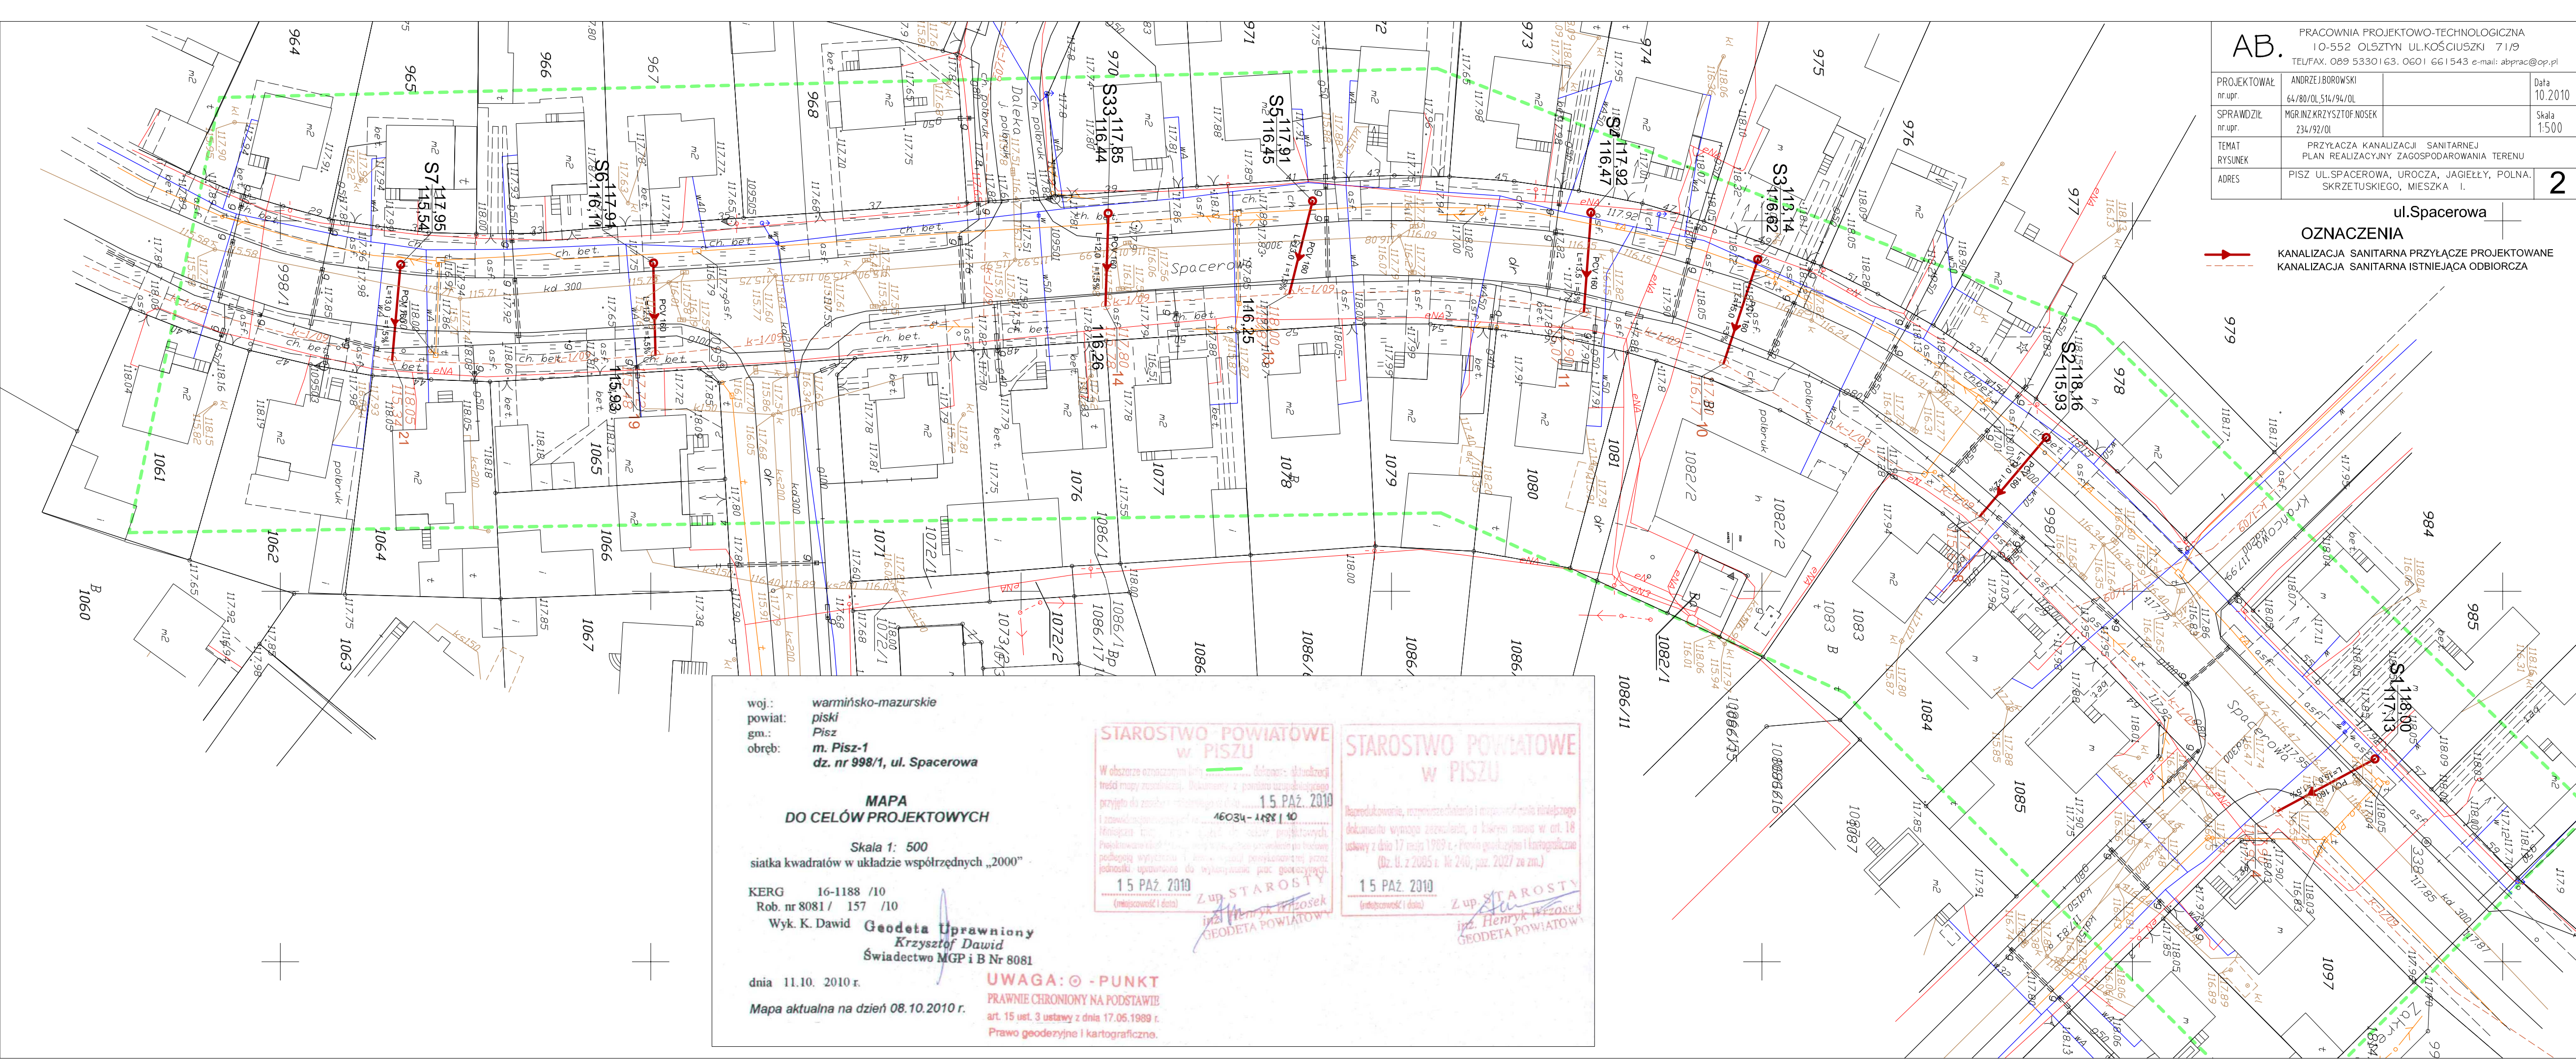

woj.:  
powiat:  
gm.:  
obręb:

warmińsko-mazurskie  
piski  
Pisz  
m. Pisz-1  
dz. nr 998/1, ul. Spacerowa

MAPA  
DO CELÓW PROJEKTOWYCH

Skala 1: 500  
siatka kwadratów w układzie współrzędnych „2000”

KERG 16-1188 /10  
Rob. nr 8081 / 157 /10  
Wyk. K. Dawid  
Geodeta Uprawniony  
Krzysztof Dawid  
Świadectwo MGP i B Nr 8081

dnia 11.10. 2010 r.  
Mapa aktualna na dzień 08.10.2010 r.

UWAGA: © - PUNKT  
PRAWNIE CHRONIONY NA PODSTAWIE  
art. 15 ust. 3 ustawy z dnia 17.05.1989 r.  
Prawo geodezyjne i kartograficzne.

STAROSTWO POWIATOWE  
w PISZU

W obszarze oznaczonym kolorem zielonym... datowa: aktualnej  
treści mapy zasadniczej. Dokumenty z planu uwzględniono  
przyjęto do zrealizacji... 15 PAŹ 2010  
46034-1428110

15 PAŹ 2010  
(miejscowość i data)

Z up. STAROSTY  
inż. Henryk Wzrostek  
GEODETA POWIATOWY

STAROSTWO POWIATOWE  
w PISZU

Reprodukcje, rozpowszechnianie i rozprowadzanie niniejszego  
dokumentu wymaga zezwolenia, o którym mowa w art.18  
ustawy z dnia 17 maja 1989 r. - Prawo geodezyjne i kartograficzne  
(Dz. U. z 2005 r. Nr 240, poz. 2027 ze zm.)

15 PAŹ 2010  
(miejscowość i data)

Z up. STAROSTY  
inż. Henryk Wzrostek  
GEODETA POWIATOWY





ERROR: syntaxerror  
OFFENDING COMMAND: --nostringval--

STACK:

```
/Title  
( )  
/Subject  
(D:20101209113215+01'00')  
/ModDate  
( )  
/Keywords  
(PDFCreator Version 0.9.5)  
/Creator  
(D:20101209113215+01'00')  
/CreationDate  
(Admin)  
/Author  
-mark-
```