


izolacja styropian gr. 10cm

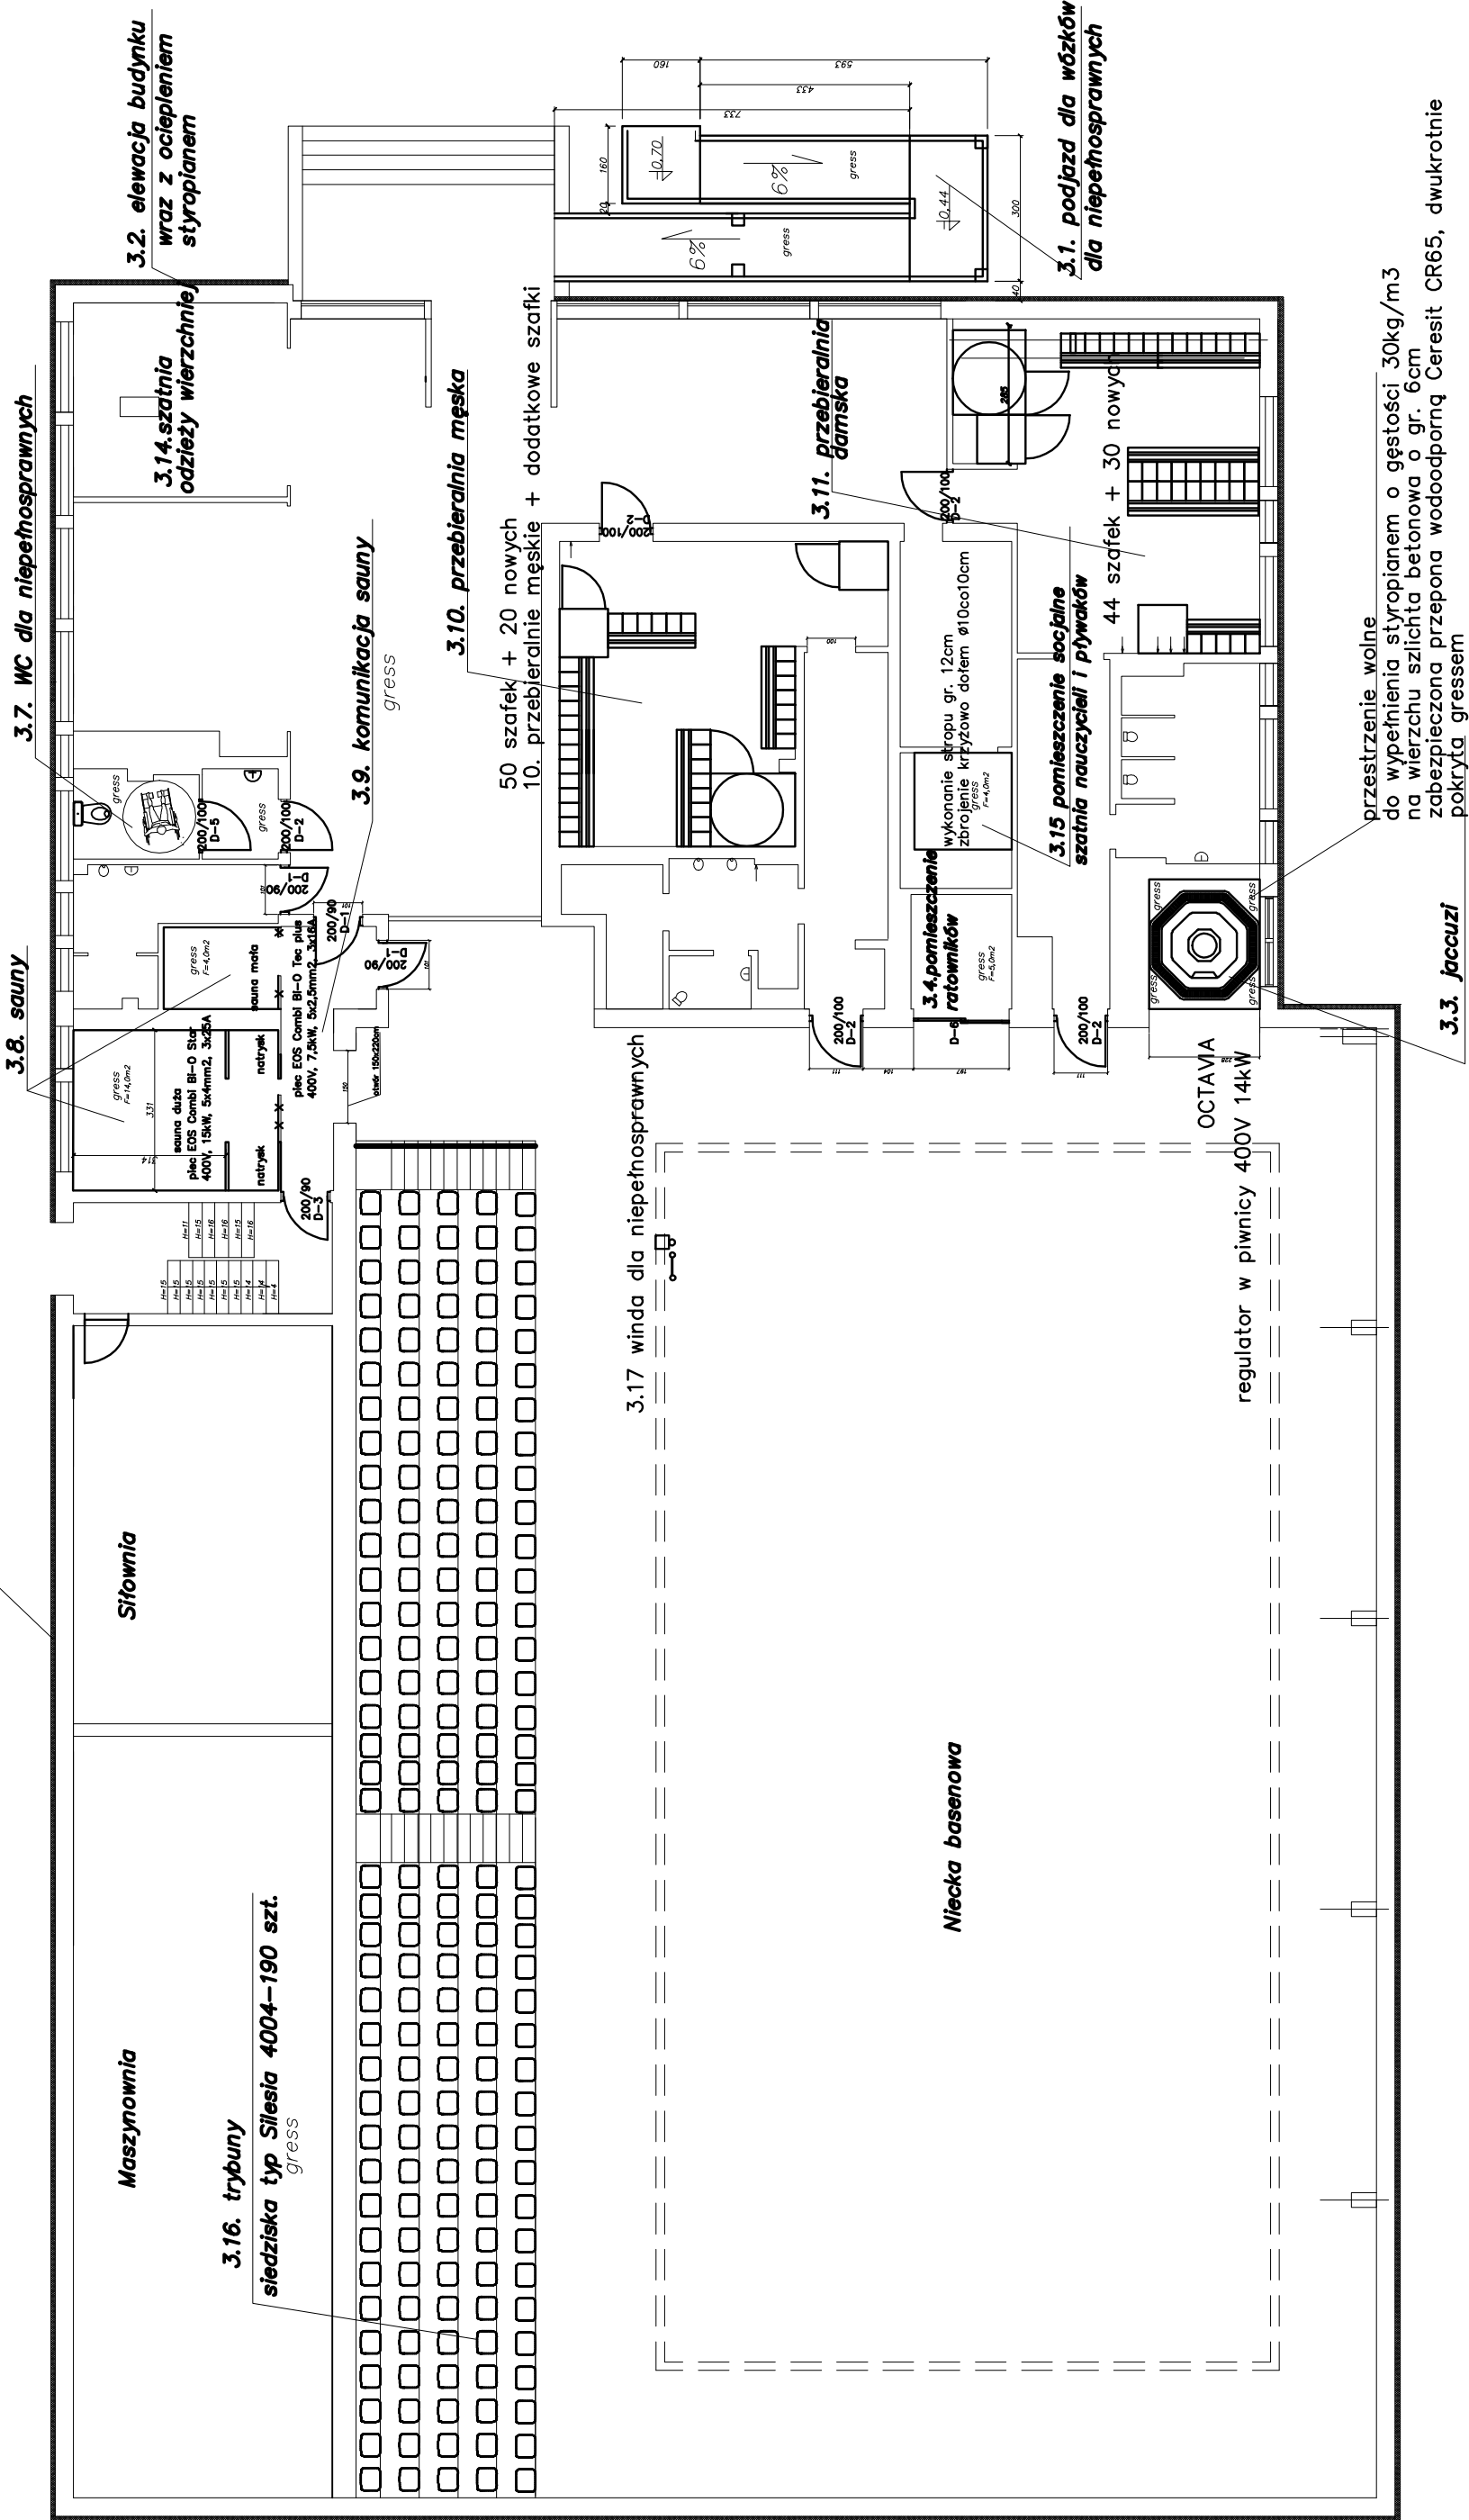

OBIEKT	Modernizacja basenu miejskiego w Piszu etap II		Nr rys.
ADRES	Pisz, ul. Kwiatowa		5
TEMAT RYS.	Rzut parteru		Skala 1:100
BRANŻA			
PROJEKTOWAŁ			Podpis