


RZUT PIĘTRA 2

skala 1:50

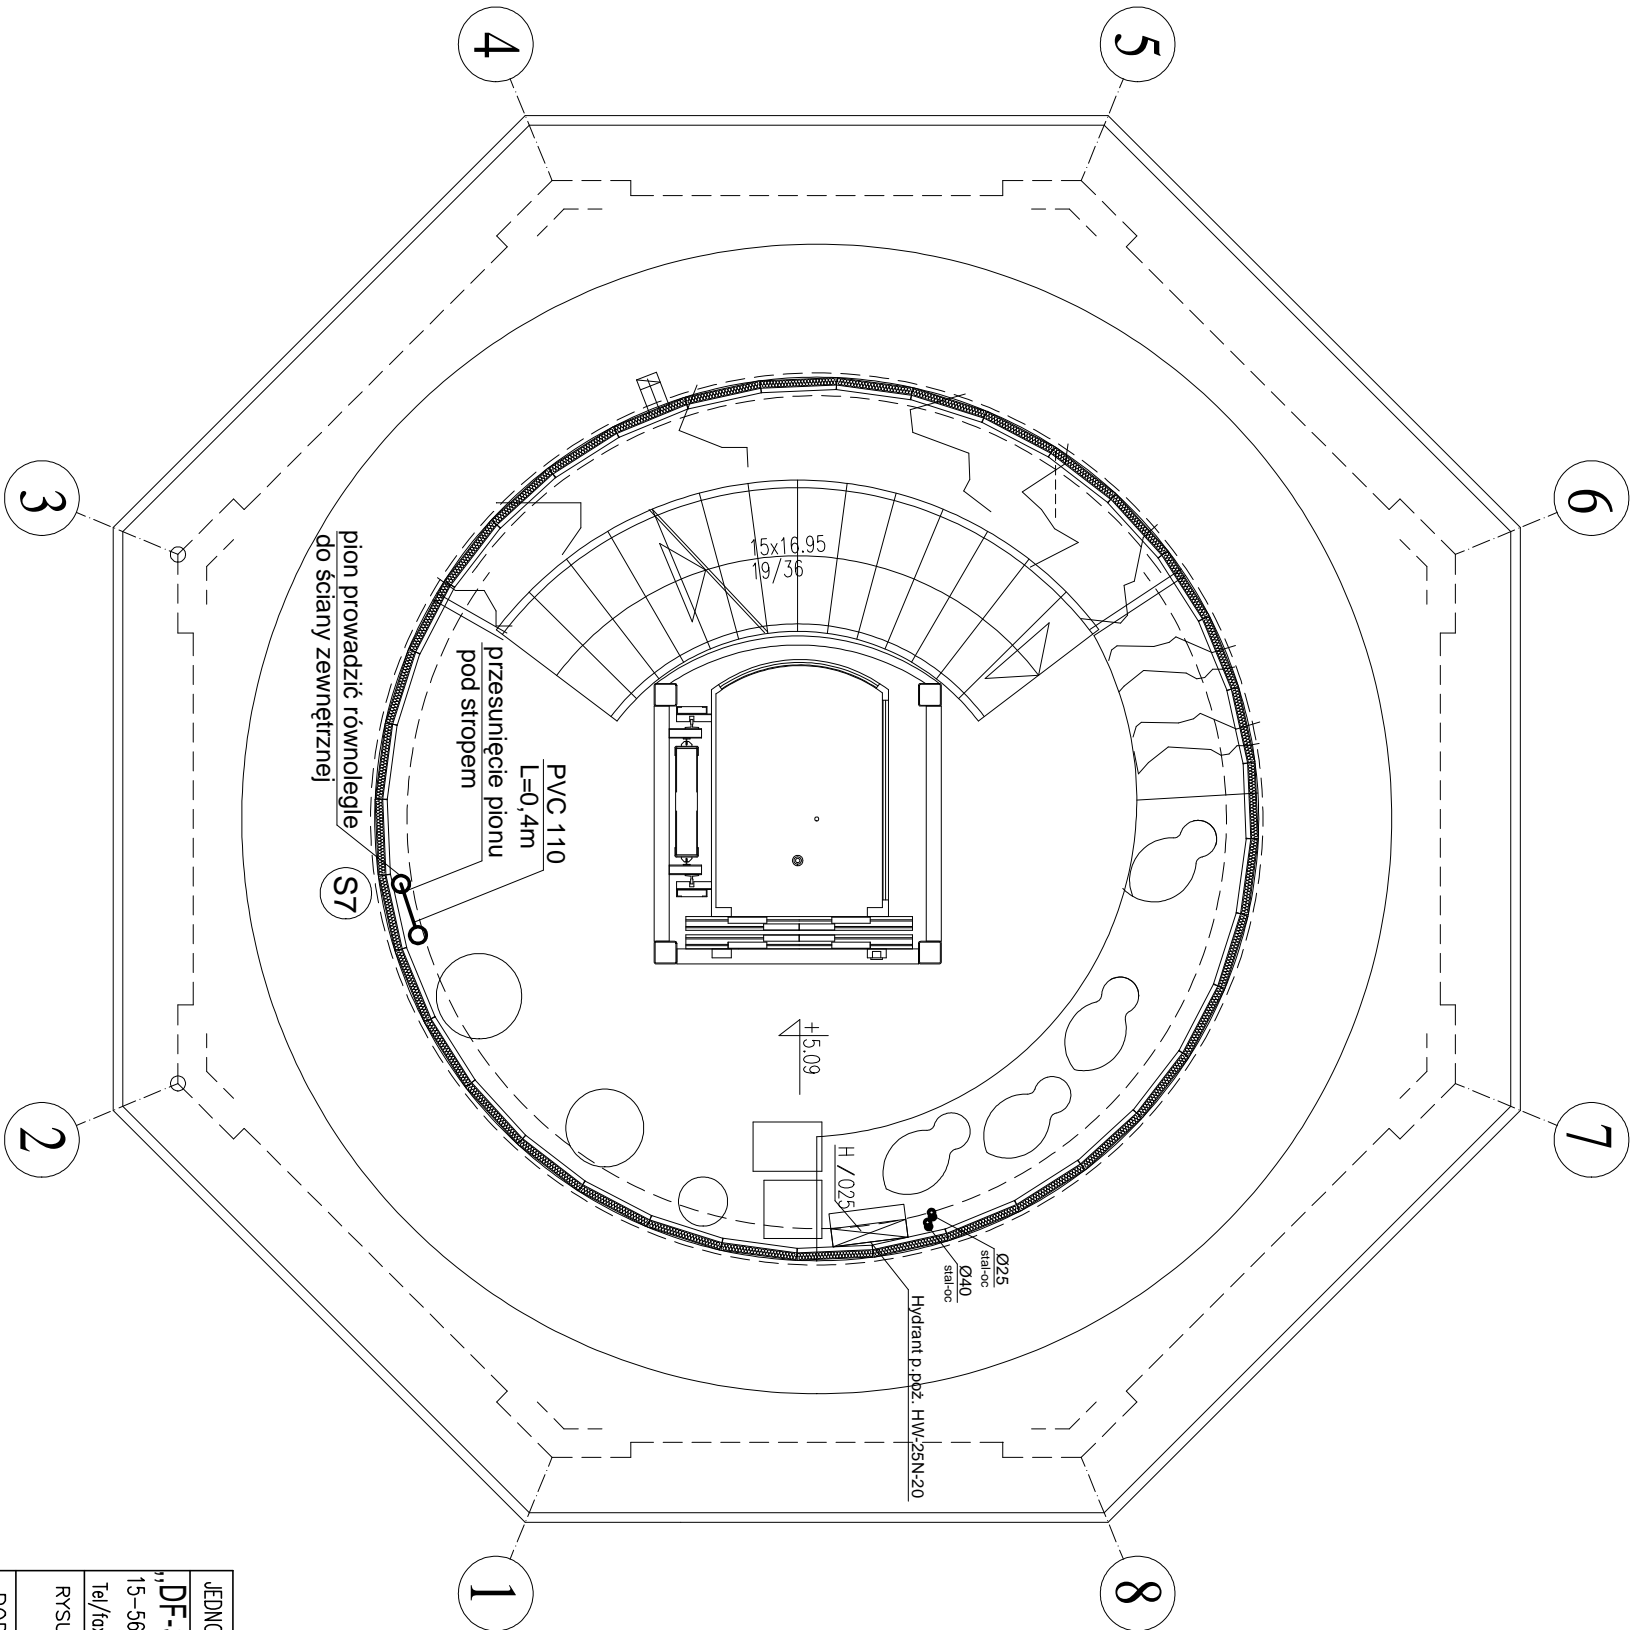

UWAGA:

- przewody instalacji p.poż. z rur stalowych ocynkowanych
- piony wody zimnej z rur stalowych ocynkowanych
- piony prowadzić równoległe do ścian zewnętrznych

JEDNOSTKA PROJEKTOWA	NAZWA I ADRES OBIEKTU	INWESTOR	NR RYS.
„DF-Studio Projektowe”s.c. 15–565 Białystok,Dziłidy Fabryczne 23 Tel/fax:(085)7417091	REMONT, PRZEBUDOWA, ROZBUDOWA I ZMIANA SPOSOBU UZYTACOWANIA BUDYNKU Z WODOCIĄGOWEJ WIEŻY CIEŚNIENIA TARAS WIDOKOWY Z KAWIARNIA przy UL.GDAŃSKIEJ 11 W PIŚSZU. DZ. NR GEOD. 323/2	GINIA PIŚZ 12-200 PIŚZ. ul/GIŻEWIUSZA 5	5
RYSUNEK:	RZUT PIĘTRA 2 – inst. wod.–kan.		SKALA : 1:50
RODZAJ OPRACOWANIA: Projekt budowlany			
BRANŻA SANITARNA	PROJEKTANT	NR UPR.PROJ.	Podpis
Projektant	inż. Ciutczyk Krzysztof	PDL/0036/P00S/06	
Sprawdzający	mgr inż. Wojtek Perkowski	PDL/0044/PWOS/04	
Opracował	mgr inż. Maciej Wendtowicz	-----	
			DATA: 26–luty–2010