


# RZUT PIĘTRA 4

skala 1:50

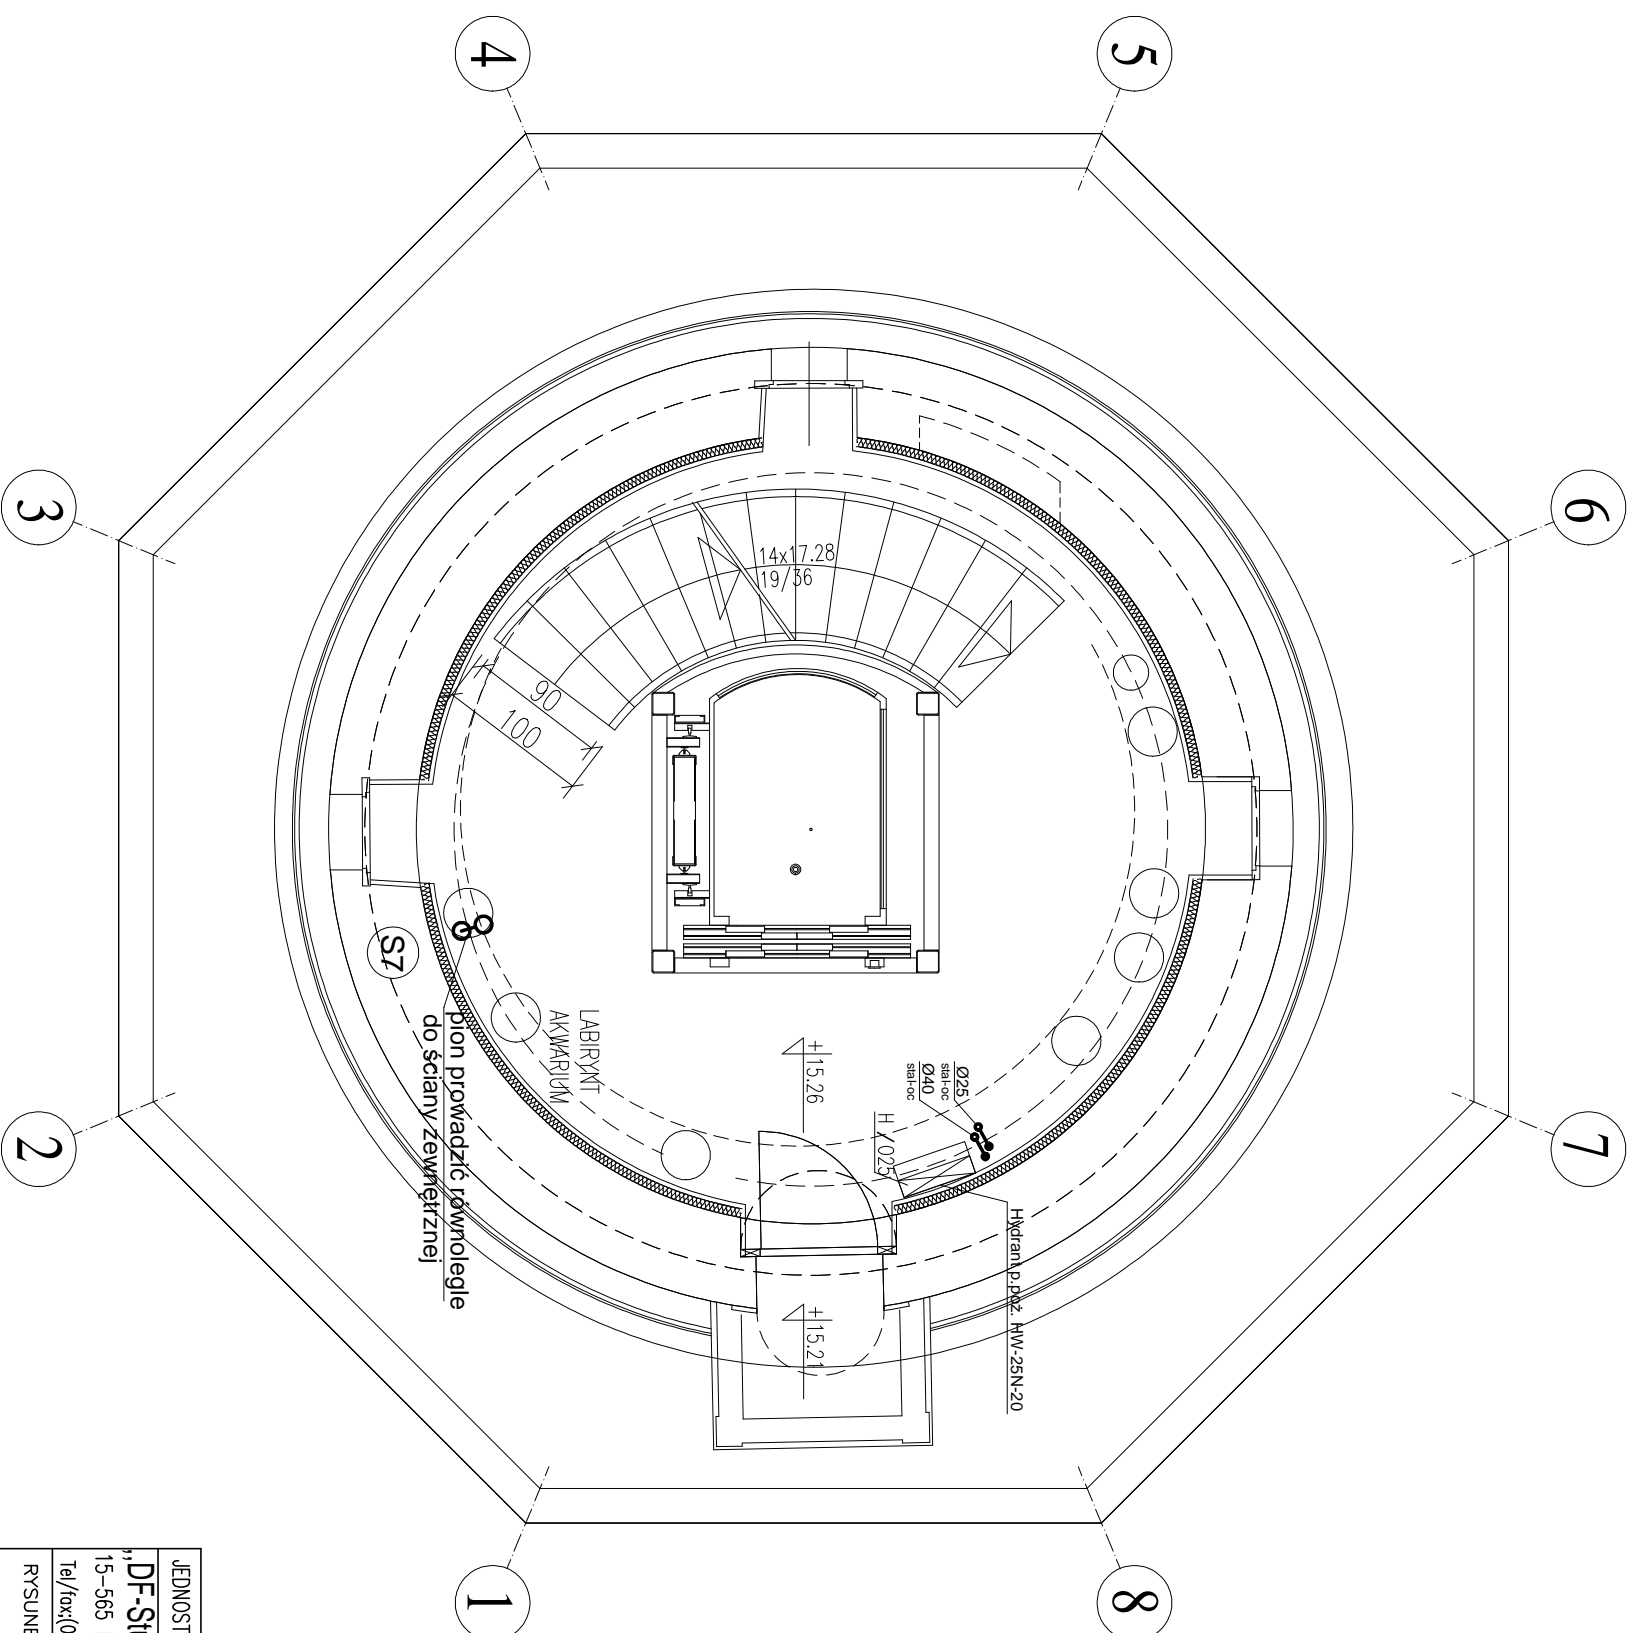

UWAGA:

- przewody instalacji p.poż. z rur stalowych ocynkowanych
- piony wody zimnej z rur stalowych ocynkowanych
- piony prowadzić równolegle do ścian zewnętrznych

JEDNOSTKA PROJEKTOWA		NAZWA I ADRES OBIEKTU		INWESTOR	NR RYS.
„DF-Studio Projektowe s.c.” 15–565 Białystok, Dojlidy Fabryczne 23		REMONT, PRZEBUDOWA, ROZBUDOWA I ZMIANA SPOSOBU UŻYTKOWANIA BUDYNKU Z WODOCIĄGOWIE I WIEŻY CIŚNIENIĄ NA TARAS WIDOKOWY Z KAWIARNIĄ przy UL. GDANSKIEJ 11 w PISZU, DZ. NR GEOD. 323/2		GINIA PISZ 12-200 PISZ. ul. GIZIEWIUSZA 5	9  SKALA : 1:50
Tel/fax:(085)7417091					
RYSUNEK:		RZUT PIĘTRA 4 – inst. wod. – kan.			
RODZAJ OPRACOWANIA: Projekt budowlany					
BRANŻA SANITARNA		PROJEKTANT		NR UP.R.PROJ.	
Projektant	inż. Ciuńczyk Krzysztof	PDL/0036/P00S/06			DATA:
Sprawdzający	mgr inż. Wojtek Perkowski	PDL/0044/PWOS/04			26-luty-2010
Opracował	mgr inż. Maciej Wendolowicz	-----			