


RZUT PIĘTRA 5

skala 1:50

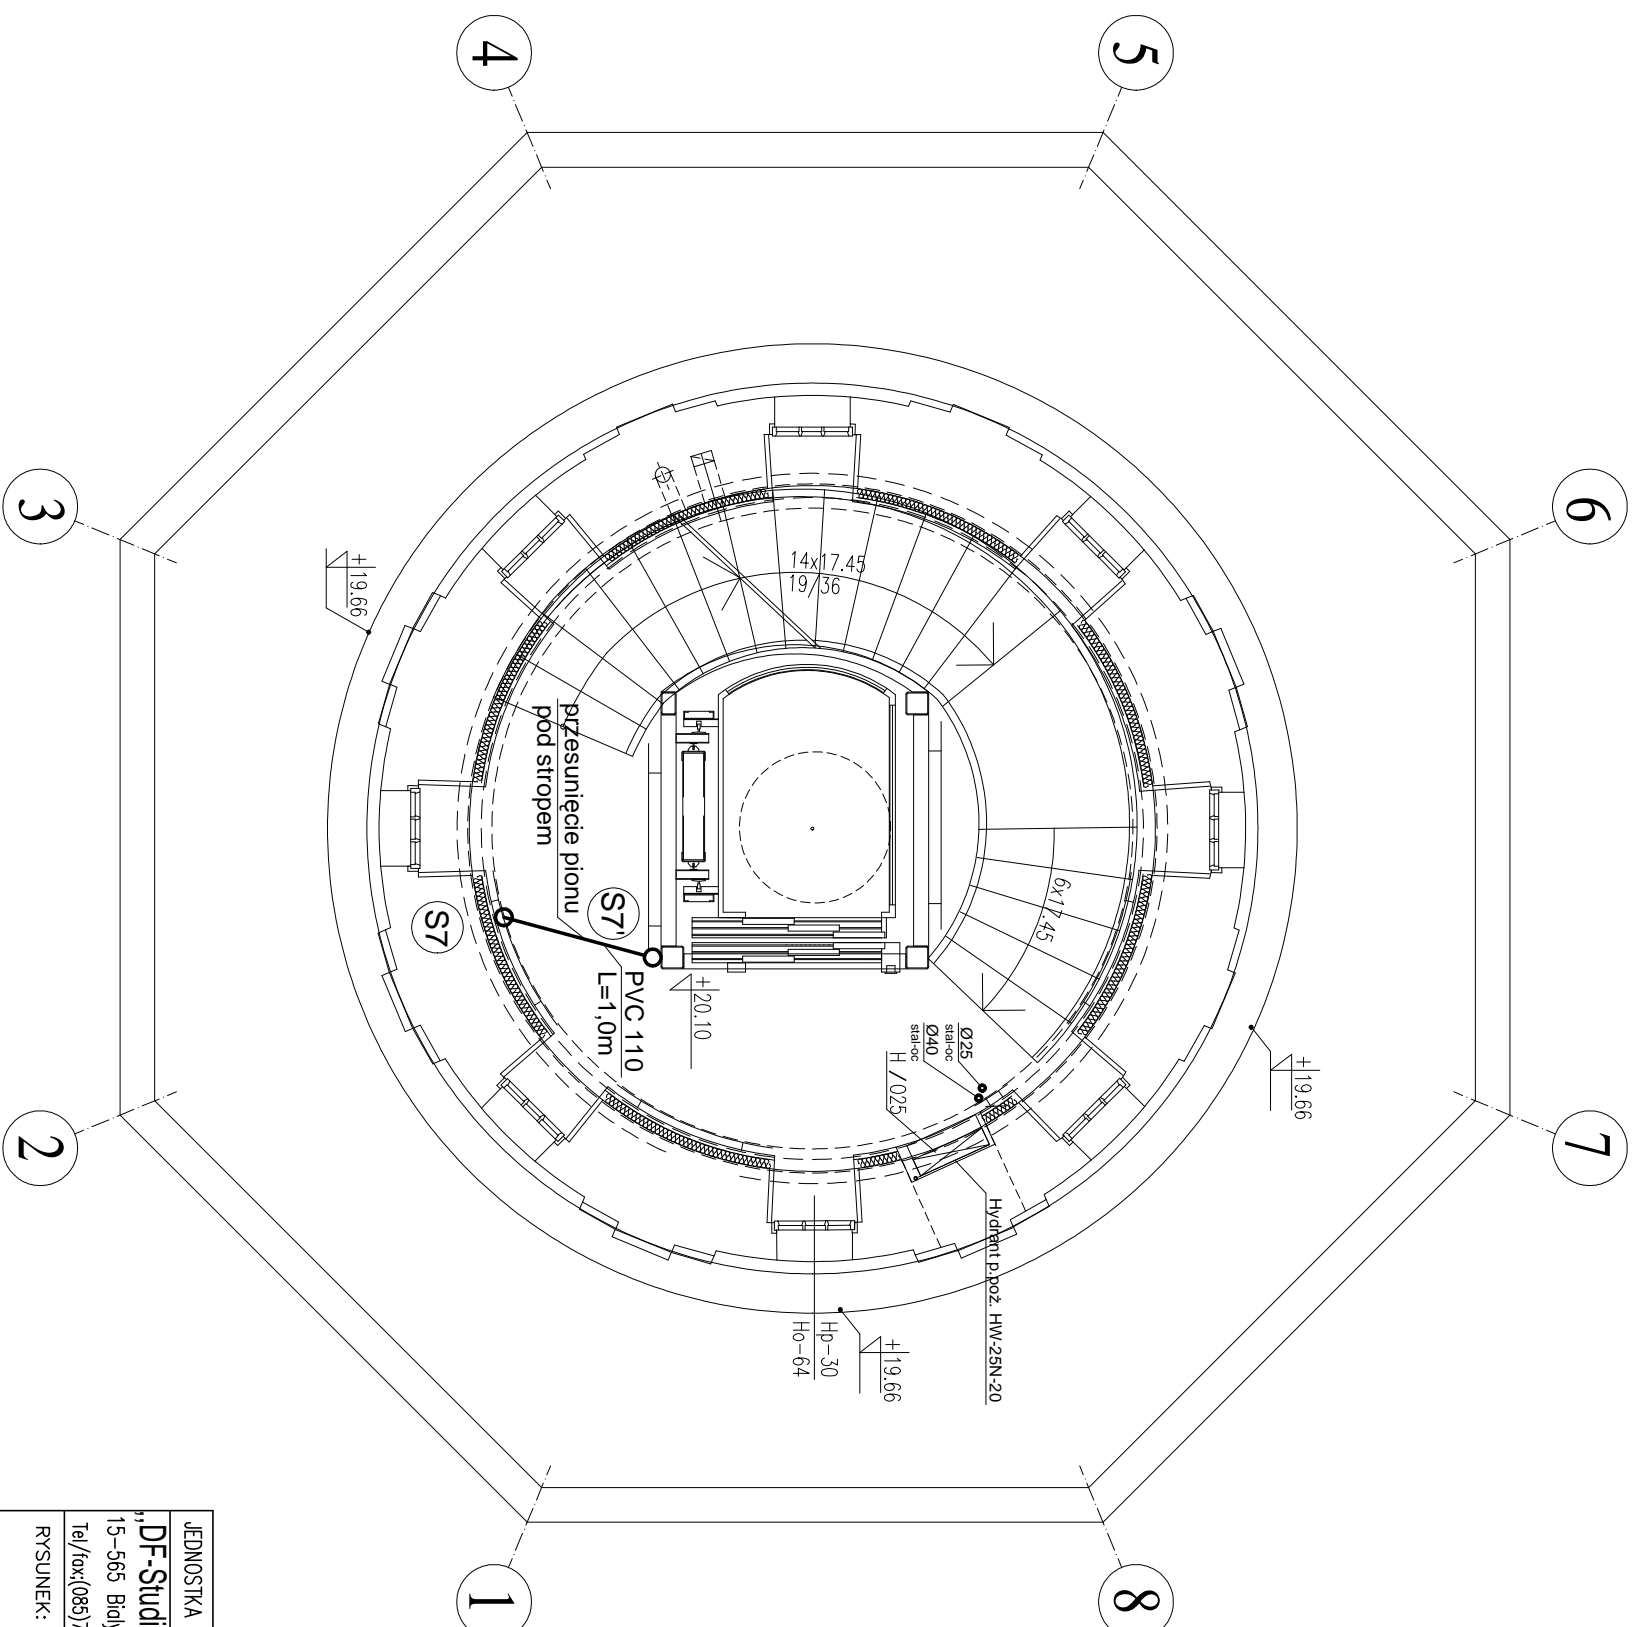

UWAGA:

- przewody instalacji p.poż. z rur stalowych ocynkowanych
- piony wody zimnej z rur stalowych ocynkowanych
- piony prowadzić równolegle do ścian zewnętrznych

JEDNOSTKA PROJEKTOWA	NAZWA I ADRES OBIEKTU	INWESTOR	NR RYS.
„DF-Studio Projektowe” s.c. 15-565 Białystok, Dojlidy Fabryczne 23 Tel/fax:(085) 417 091	REMONT PRZEBUDOWA, ROZBUDOWA I ZMIANA SPOSOBU UŻYTKOWANIA BUDYNKU Z WODOCIAŁOWEJ WIEŻY CIŚNIENIA NA TARAS WIDOKOWY Z KAWIARNIĄ przy UL. GDANSKIEJ 11 W PIŚLU, DZ. NR GEOD. 3232	GINA PIŚZ 12-200 PIŚZ, ul.GIŻEWIUSZA 5	11
RYSUNEK:	RZUT PIĘTRA 5 – inst. wod.-kan.		
RODZAJ OPRAWOWANIA: Projekt budowlany			SKALA : 1:50
BRANŻA SANITARNA	PROJEKTANT	NR UPR.PROJ.	DATA:
Projektant	inż. Ciuńczyk Krzysztof	PDJ/0036/P005/06	26-luty-2010
Sprawdzający	mgr inż. Wojtek Perkowski	PDJ/0044/PW05/04	
Opracował	mgr inż. Maciej Wendol owicz	-----	