


RZUT PIĘTRA 6

skala 1:50

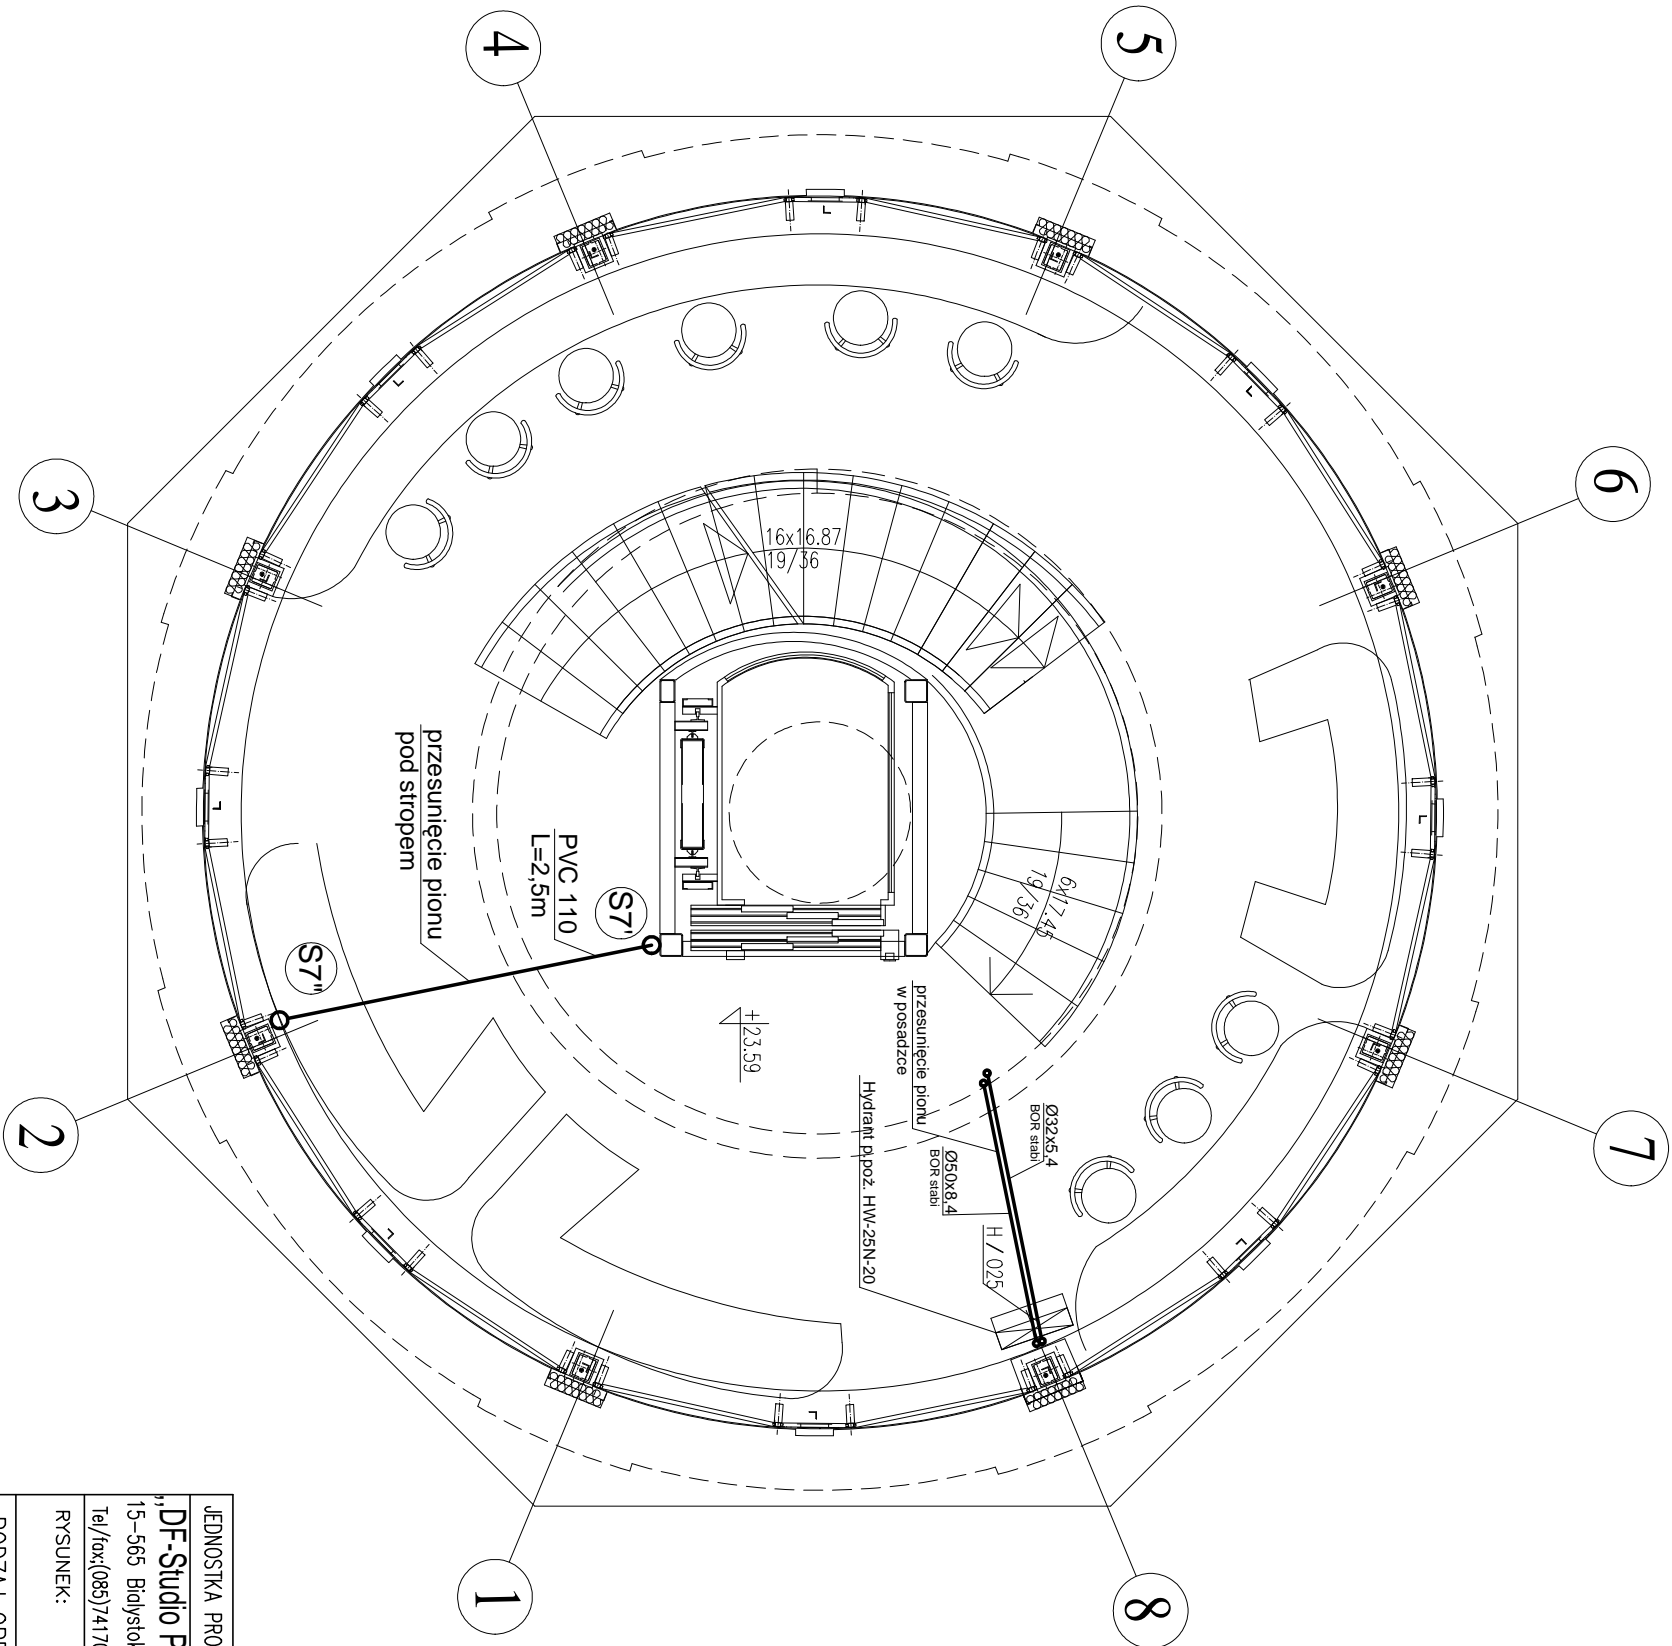

UWAGA:

- przewody instalacji p.poz. z rur stalowych ocynkowanych
- przesunięcie pionów w posadzce wykonać w systemie rur BOR stabi łączonych poprzez zgrzewanie
- piony wody zimnej z rur stalowych ocynkowanych
- piony prowadzić równoległe do ścian zewnętrznych

JEDNOSTKA PROJEKTOWA		NAZWA I ADRES OBIEKTU		INWESTOR	NR RYS.
„DF-Studio Projektowe”s.c. 15–565 Białystok,Dziłdy Fabryczne 23 Tel./fax:(085)7417091		REMONT, PRZEBUDOWA, ROZBUDOWA I ZMIANA SPOSOBU UŻYTKOWANIA BUDYNKU Z WODOCIĄGOWEJ WIEŻY CIEŃNIENIA NA TARAS WIDOKOWY Z KAWIARNIA przy UL.GDANSKIEJ 11 W PIŚSZU. DZ. NR GEOD. 323/2		GMINA PIŚZ 12-200 PIŚZ. ul.GIŻEWUSZA 5	12
RYSUNEK: RZUT PIĘTRA 6 – inst. wod.–kan.					
RODZAJ OPRACOWANIA: Projekt budowlany					
BRANŻA SANITARNA		PROJEKTANT		NR UPR.PROJ.	Podpis
Projektant		inż. Ciuchczyk Krzysztof		PDL/0036/P00S/06	
Sprawdzający		mgr inż. Wojtek Perkowski		PDL/0044/PWOS/04	
Opracował		mgr inż. Maciej Wendtowicz		-----	
DATA:					26–luty–2010
SKALA :					1:50