


RZUT PIĘTRA 5

skala 1:50

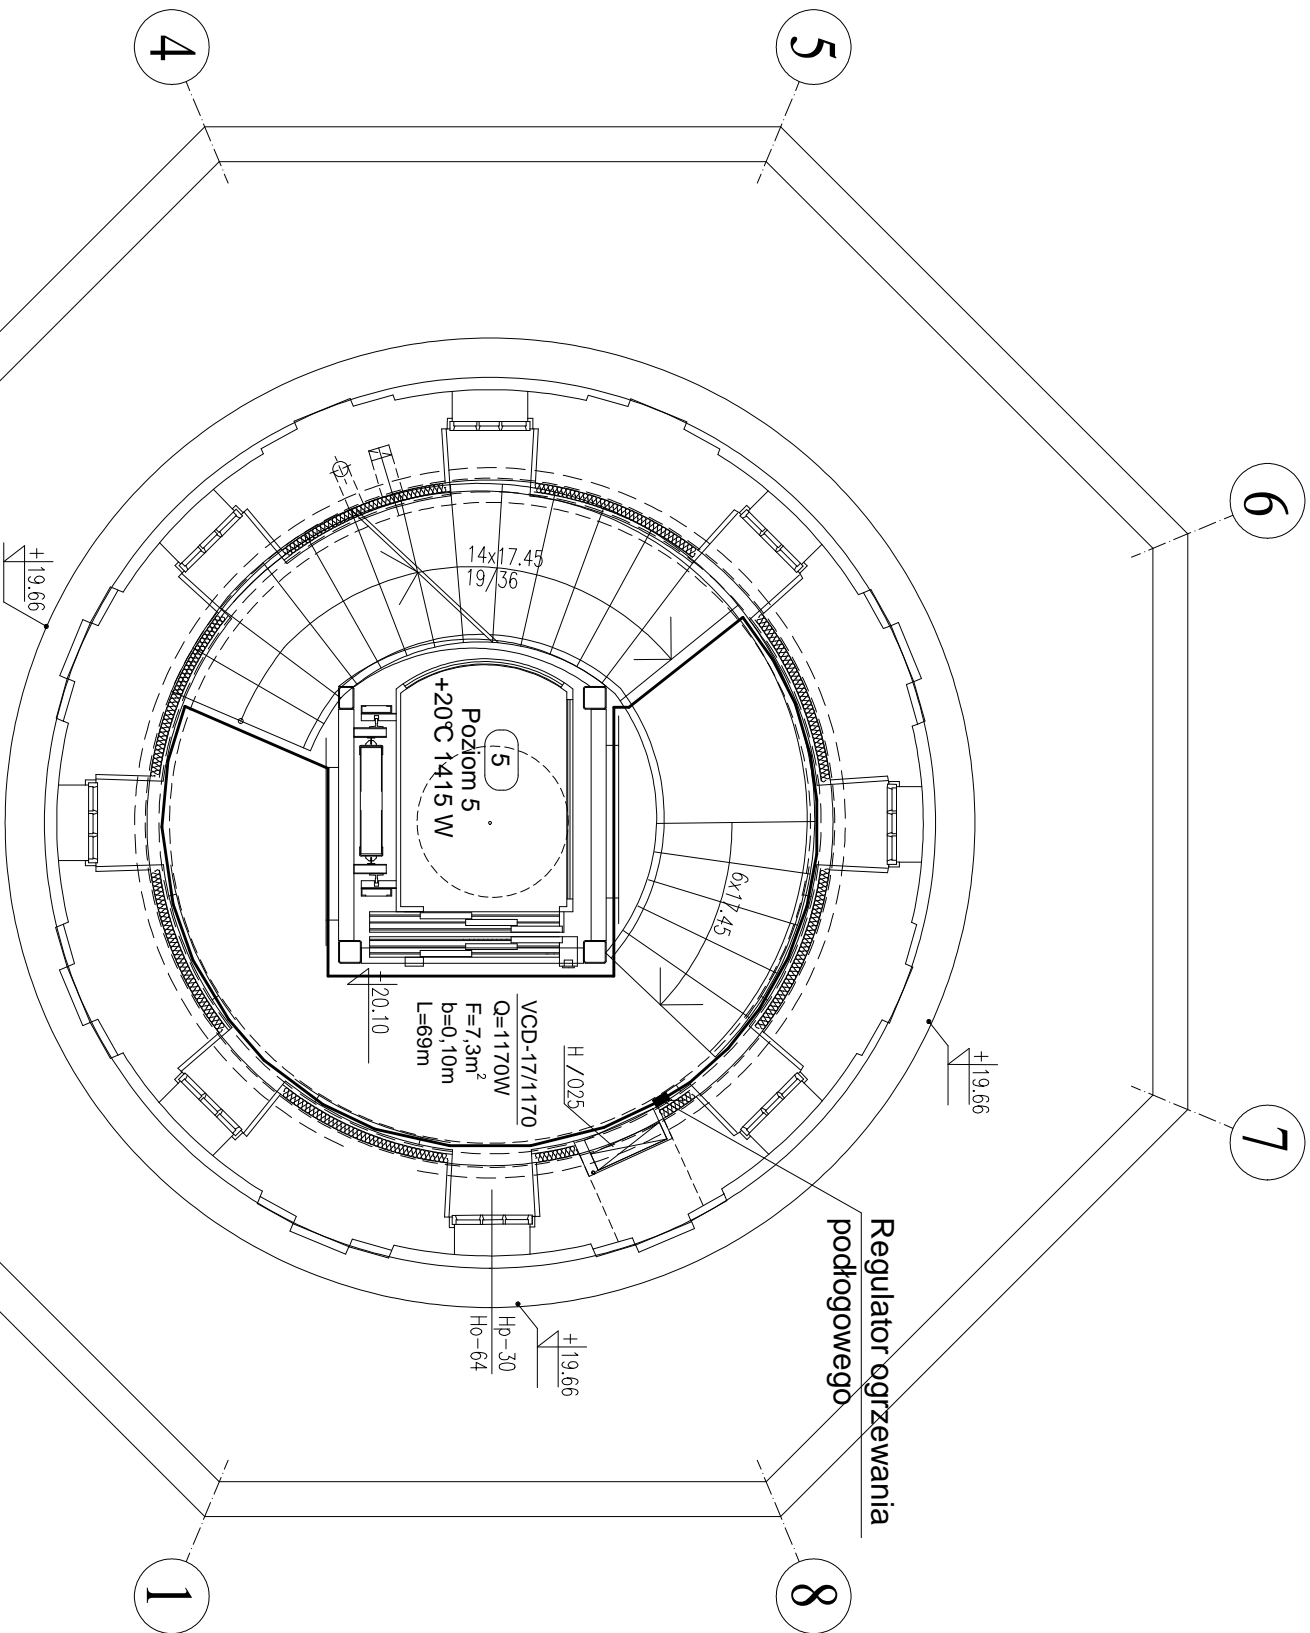

JEDNOSTKA PROJEKTOWA	NAZWA I ADRES OBIEKTU	INWESTOR	NR RYS.
„DF-Studio Projektowe”s.c. 15–565 Białystok,Dzielnica Fabryczna 23 Tel./fax:(085)7417091	REMONT, PRZEBUDOWA, ROZBUDOWA I ZMIANA SPOSOBU UŻYTKOWANIA BUDYNKU Z WODOCIĄGOWEJ WIEŻY CISNIENIA NA TARAS WIDOKOWY Z KAWIARNIA przy UL.GDAŃSKIEJ 11 w PIŚSZU. DZ. NR GEOD. 323/2	GINIA PIŚZ 12-200 PIŚZ. ul.GIEZIWIUSZA 5	24
RYSUNEK:	RZUT PIĘTRA 5 – inst. C.O.		
RODZAJ OPRACOWANIA: Projekt budowlany			SKALA : 1:50
BRANŻA SANITARNA	PROJEKTANT	NR UPR.PROJ.	DATA: 26-luty-2010
Projektant	inż. Ciągły Krzysztof	PDL/0036/P00S/06	
Sprawdzający	mgr inż. Wojtek Perkowski	PDL/0044/PWOS/04	
Opracował	mgr inż. Maciej Wendtowski	-----	