


NR	POMIESZCZENIE	POSADZKA	M2
8/1	KOMUNIKACJA+	GRES	
	ZAPLECZE KAWIARENKI		8.50
8/2	KLATKA SCHODOWA	GRES	4.20
8/3	WC PERSONELU	GRES	3.00
	POWIERZCHNIA RAZEM		15.70

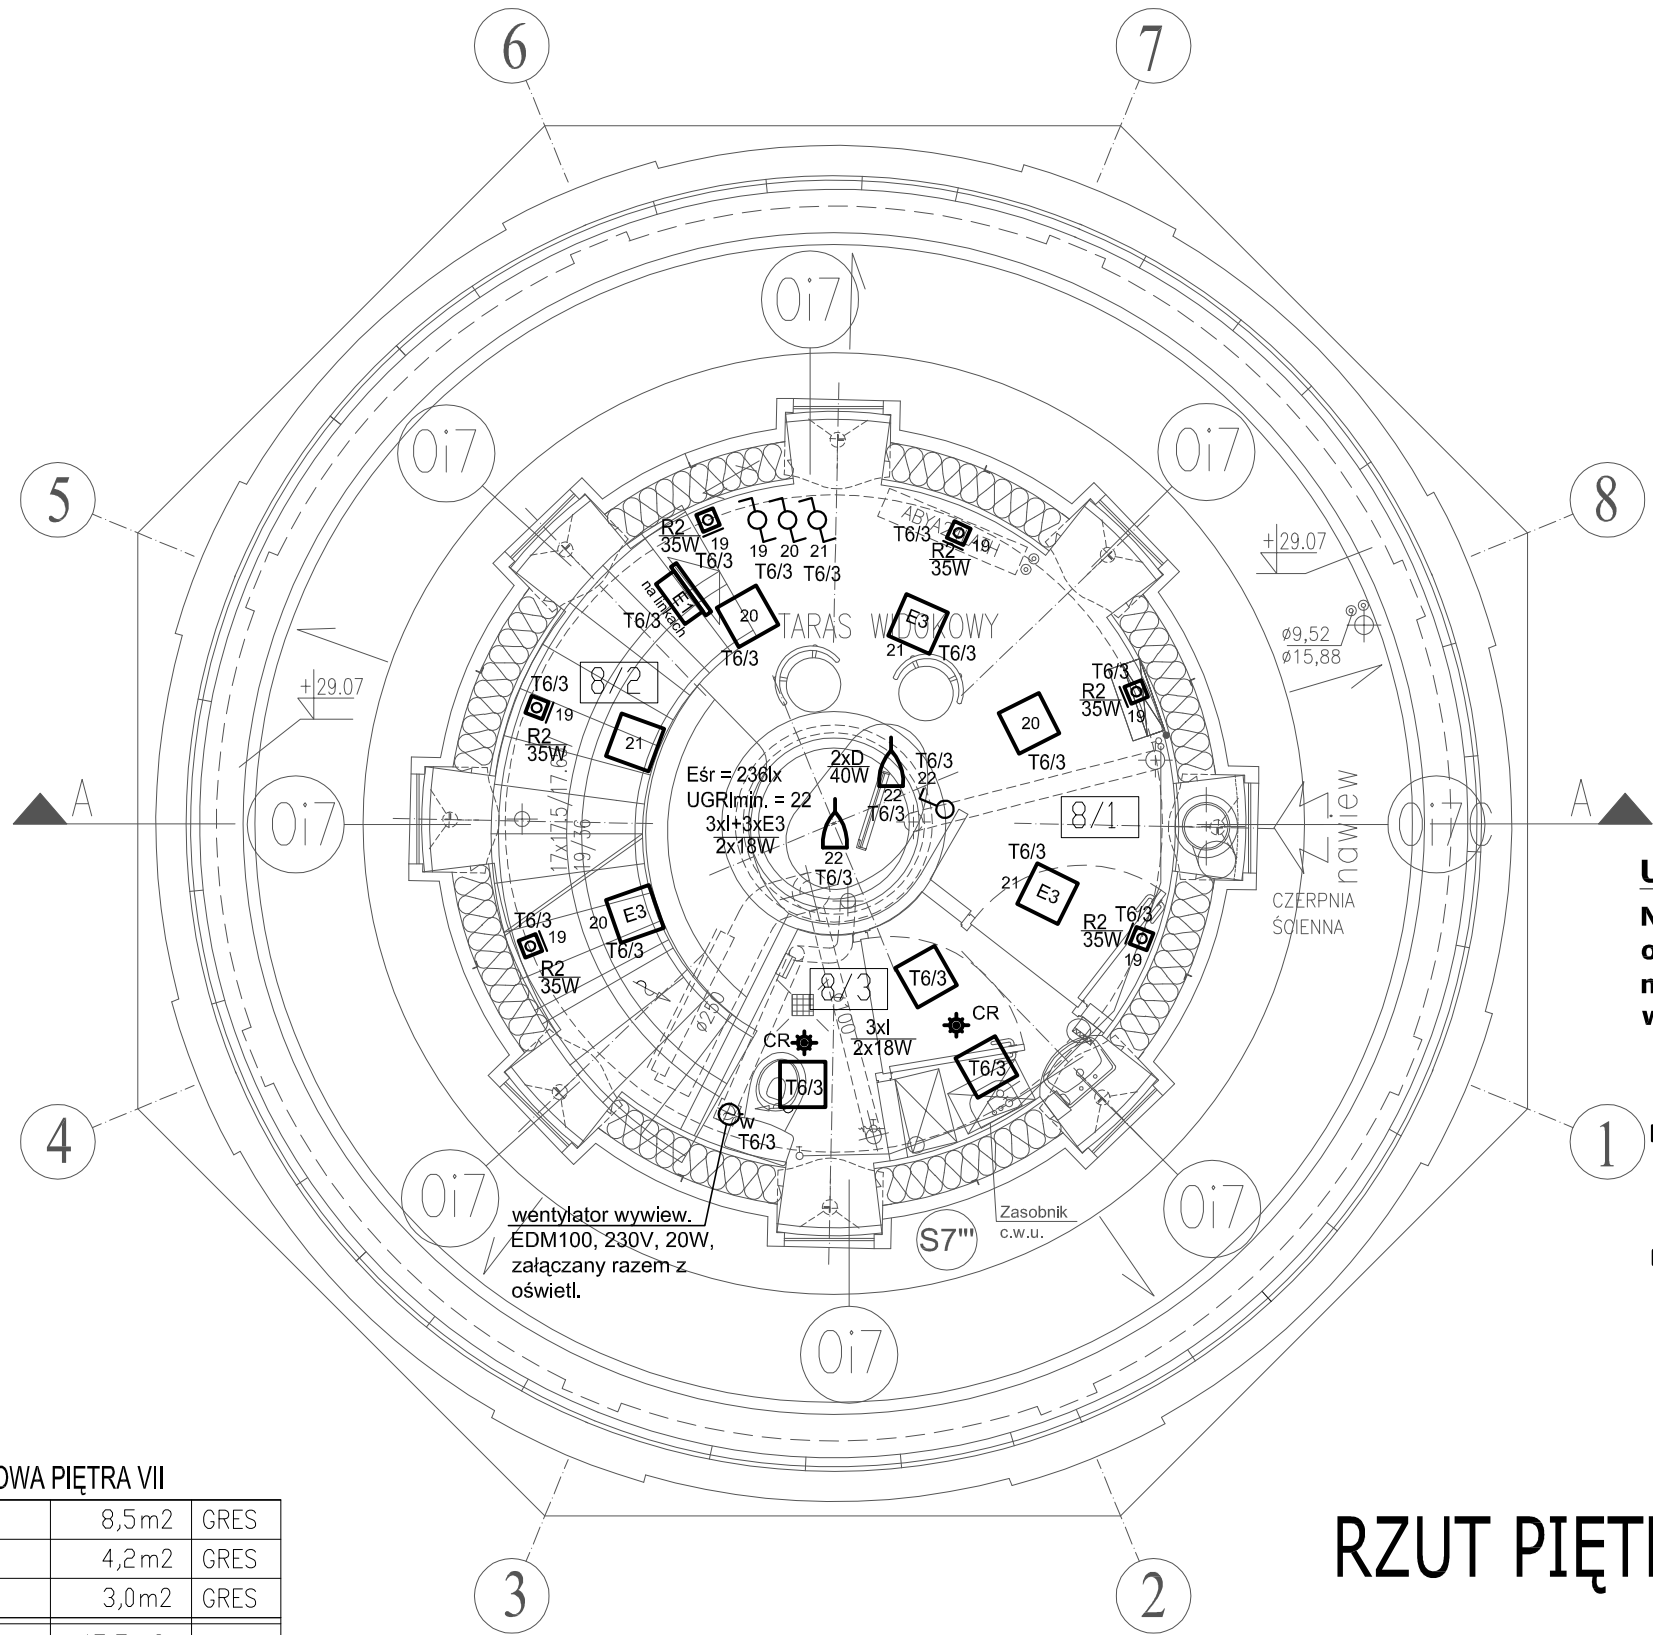

UWAGA!
Na rzutach budynku pokazano przykładowy dobór opraw oświetleniowych. Rzeczywisty dobór opraw należy wykonać po opracowaniu projektu aranżacji wnętrza.

OPRAWY / nie ujęte w legendzie na rzucie piwnic/

- R1** -oprawa halogenowa, sufitowa, 230V, 50W max. GU10, IP20 materiał aluminium /szkło , z żarówką dichroiczną (kolorowe efekty świetlne) np. typu SQUASI GU10 50W max. GU10 , srebrnoszary z żarówką dichroiczną nr kat. 112420 firmy SPOTLINE
- R2** -oprawa halogenowa, ścienna, 230V, 35W max. GU10, IP20 materiał aluminium /szkło , z żarówką dichroiczną (kolorowe efekty świetlne) np. typu SQUASI DISI 35W max. GU10 , srebrnoszary z żarówką dichroiczną nr kat. 151392 firmy SPOTLINE

POWIERZCHNIA UŻYTKOWA PIĘTRA VII

8/1	SALA KONSUMPCYJNA	8,5m2	GRES
8/2	KLATKA SCHODOWA	4,2m2	GRES
8/3	WC PERSONELU	3,0m2	GRES
	RAZEM:	15,7m2	

DROGI TECHNOLOGICZNE

—	DROGA KONSUMENTÓW
—	DROGA PRACOWNIKÓW

WYKAZ OZNACZEŃ

□	POJEMNIK NA MYDŁO W PŁYNIE
○	KOSZ
□	PODAJNIK PAPIEROWYCH RĘCZNIKÓW
□	UCHWYT NA PAPIER TOALETOWY

RZUT PIĘTRA 8

JEDNOSTKA PROJEKTOWA „DF-Studio Projektowe” s.c. 15-565 Białystok, Dojłidy Fabryczne 23 Tel./fax: (085) 741 70 91	NAZWA I ADRES OBIEKTU REMONT, PRZEBUDOWA, ROZBUDOWA I ZMIANA SPOSOBU UŻYTKOWANIA BUDYNKU Z WODOCIAŁOWEJ WIEŻY CIŚNIENIA NA TARAS WIDOKOWY Z KAWIARNIA przy UL. GDAŃSKIEJ 11 W PISZU. DZ. NR GEOD. 323/2	INWESTOR GMINA PISZ 12-200 PISZ ul. GZEWIUSZA 5	NR RYS. E22
BRANŻA inst. elektrycz.	PROJEKTANT mgr inż. Marek Sworski	NR UPR. PROJ. BI/52/89, PDL/IE/1465/01	Podpis i data
Współpraca			
Sprawdził	inż. Halina Kokocińska	BI/80/80, PDL/IE/0647/01	
RODZAJ OPRACOWANIA:	Projekt Wykonawczy instalacji elektrycznych		
RYSunek:	Instalacja oświetleniowa, oświetlenie ewakuacyjne – rzut PIĘTRA 8		
DATA:	30.03.2010	SKALA 1: 50	