


NR	POMIESZCZENIE	POSADZKA	M2
6/1	TARAS WIDOKOWY		
	Z KAWIARENKĄ	GRES	40.10
6/2	KLATKA SCHODOWA	GRES	5.80
	POWIERZCHNIA RAZEM		45.90

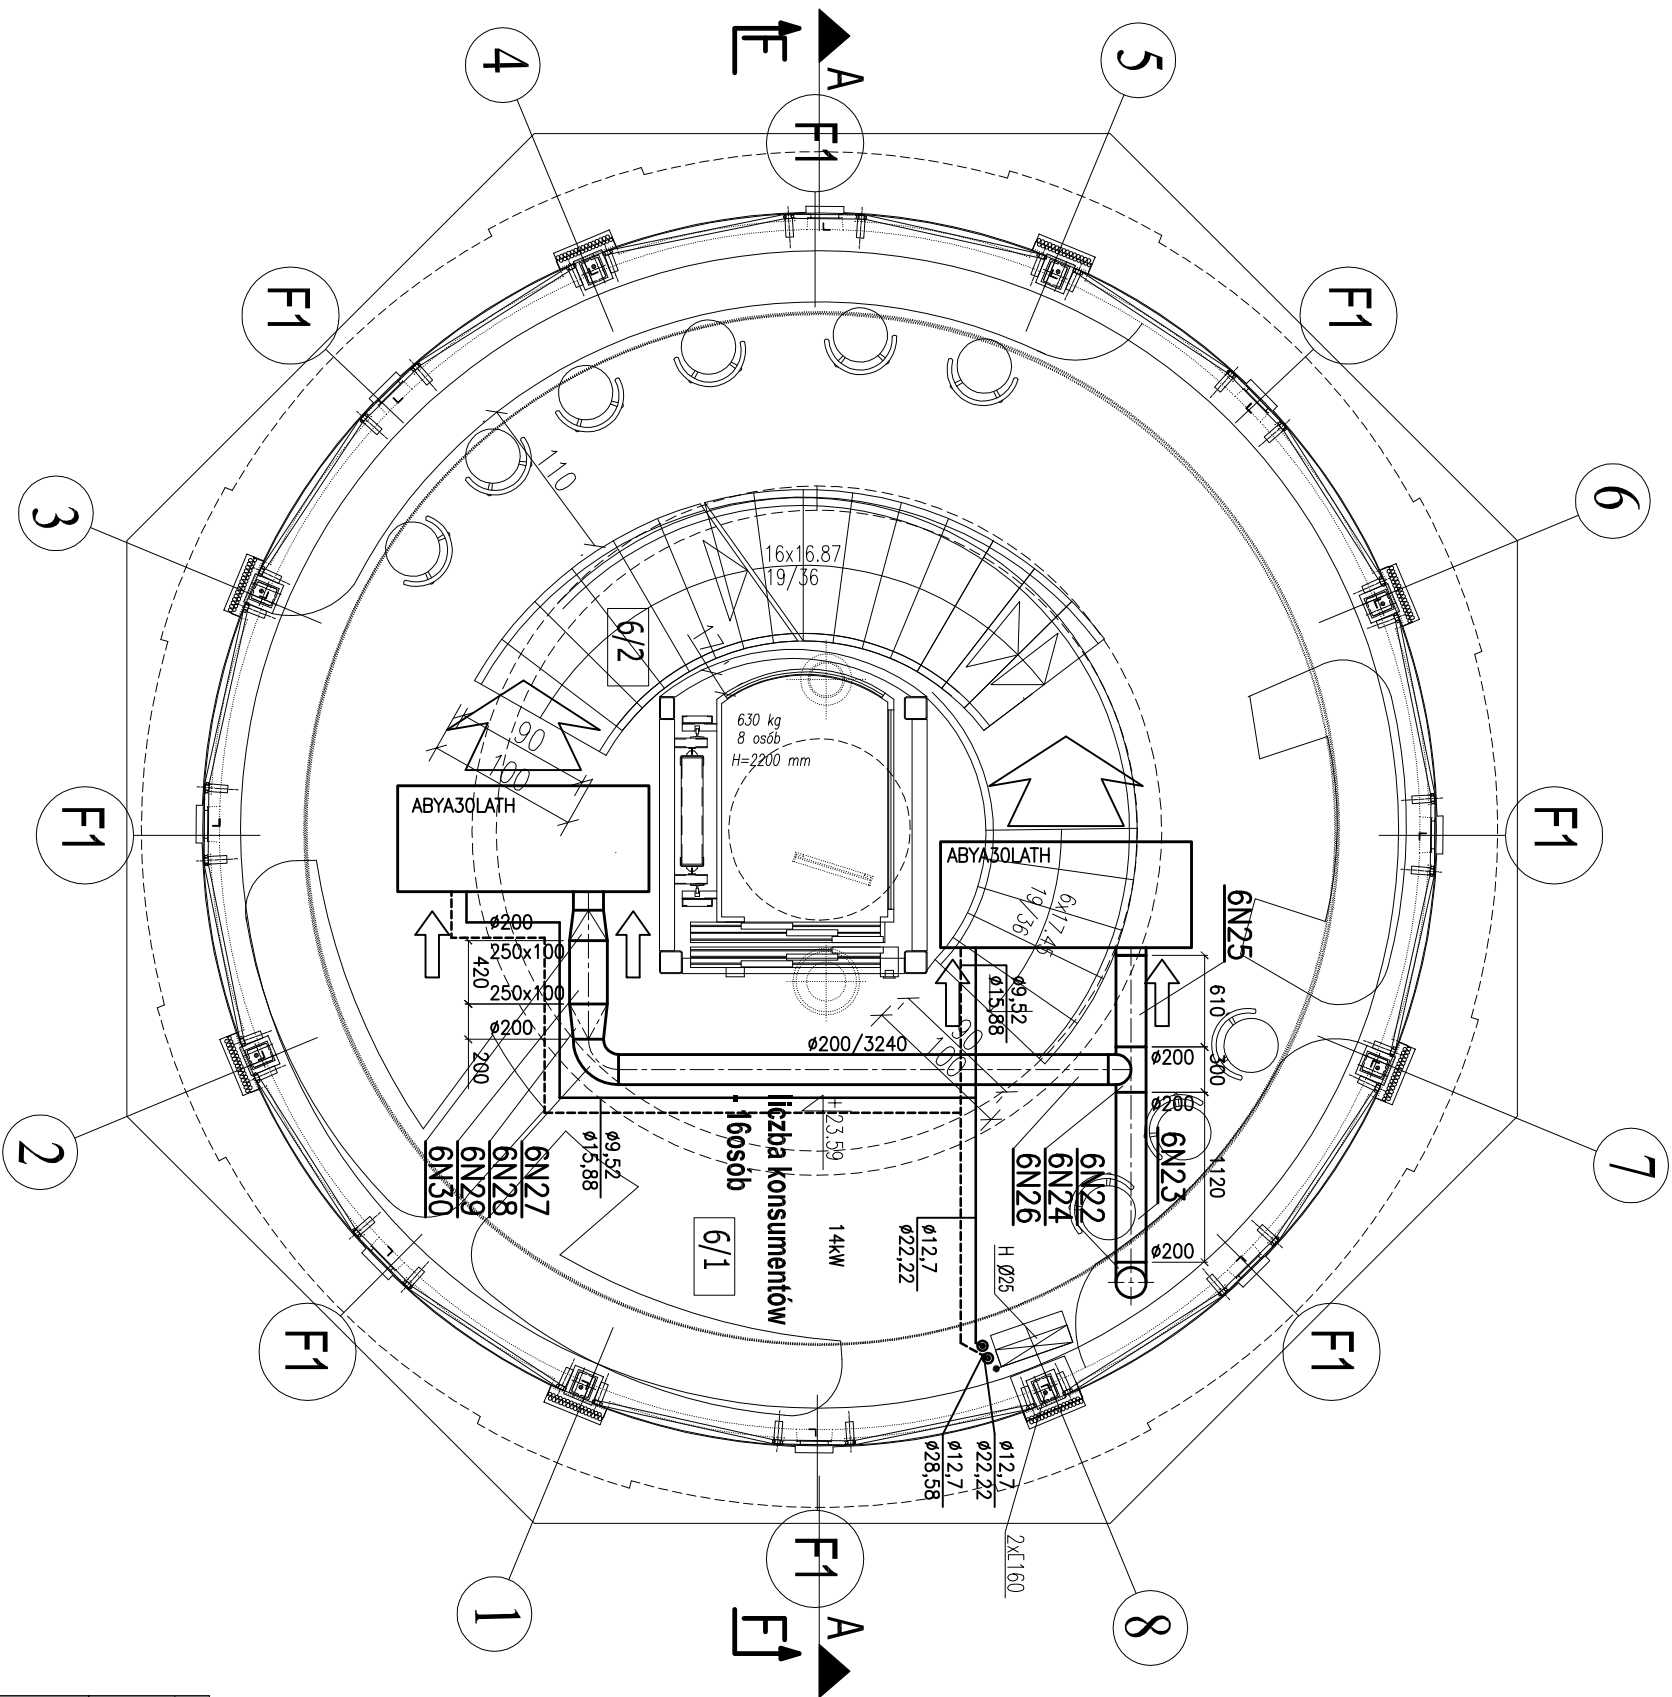

JEDNOSTKA PROJEKTOWA	NAZWA I ADRES OBIEKTU	INWESTOR	NR RYS.
DF-Studio Projektowe s.c.	REMONT, PRZEBUDOWA, ROZBUDOWA IZMIANA SPOSOBU UŻYTKOWANIA BUDYNKU Z WODOPRĄDOWIEI WIEŻY OSNIENIA, TARAS WIDOKOWY Z KAWIARNIA	GMINA, PI SZ 12-200 PI SZ, ul. GIZIEWUSZA 5	4
15-565 Białystok-Dolny Pałac 23	OSNIENIA, TARAS WIDOKOWY Z KAWIARNIA		
Tel./fax:(085)7417091	przy UL. SPANSKIEJ 11 W PI SZ, DZ. NR GEO D. 2202		
RODZAJ OPRACOWANIA: Projekt wykonawczy – INSTALACJA WENTYLACYJNA I KLIMATYZACYJNA			SKALA : 1:50
RYSUNEK: RZUT PIĘTRA 6			DATA: 29-03-2010
Inicjator: sanitarne	NR UPR. PROJ.	Podpis i data	
Projektant: mgr inż. Wojciech Perkowski	PDL/0044/PWOS/04		
Sprawdzający: mgr inż. Krzysztof Ciuchczyk	PDL/0036/POOS/06		